


1 SOUS-SOL
M-250 1:100

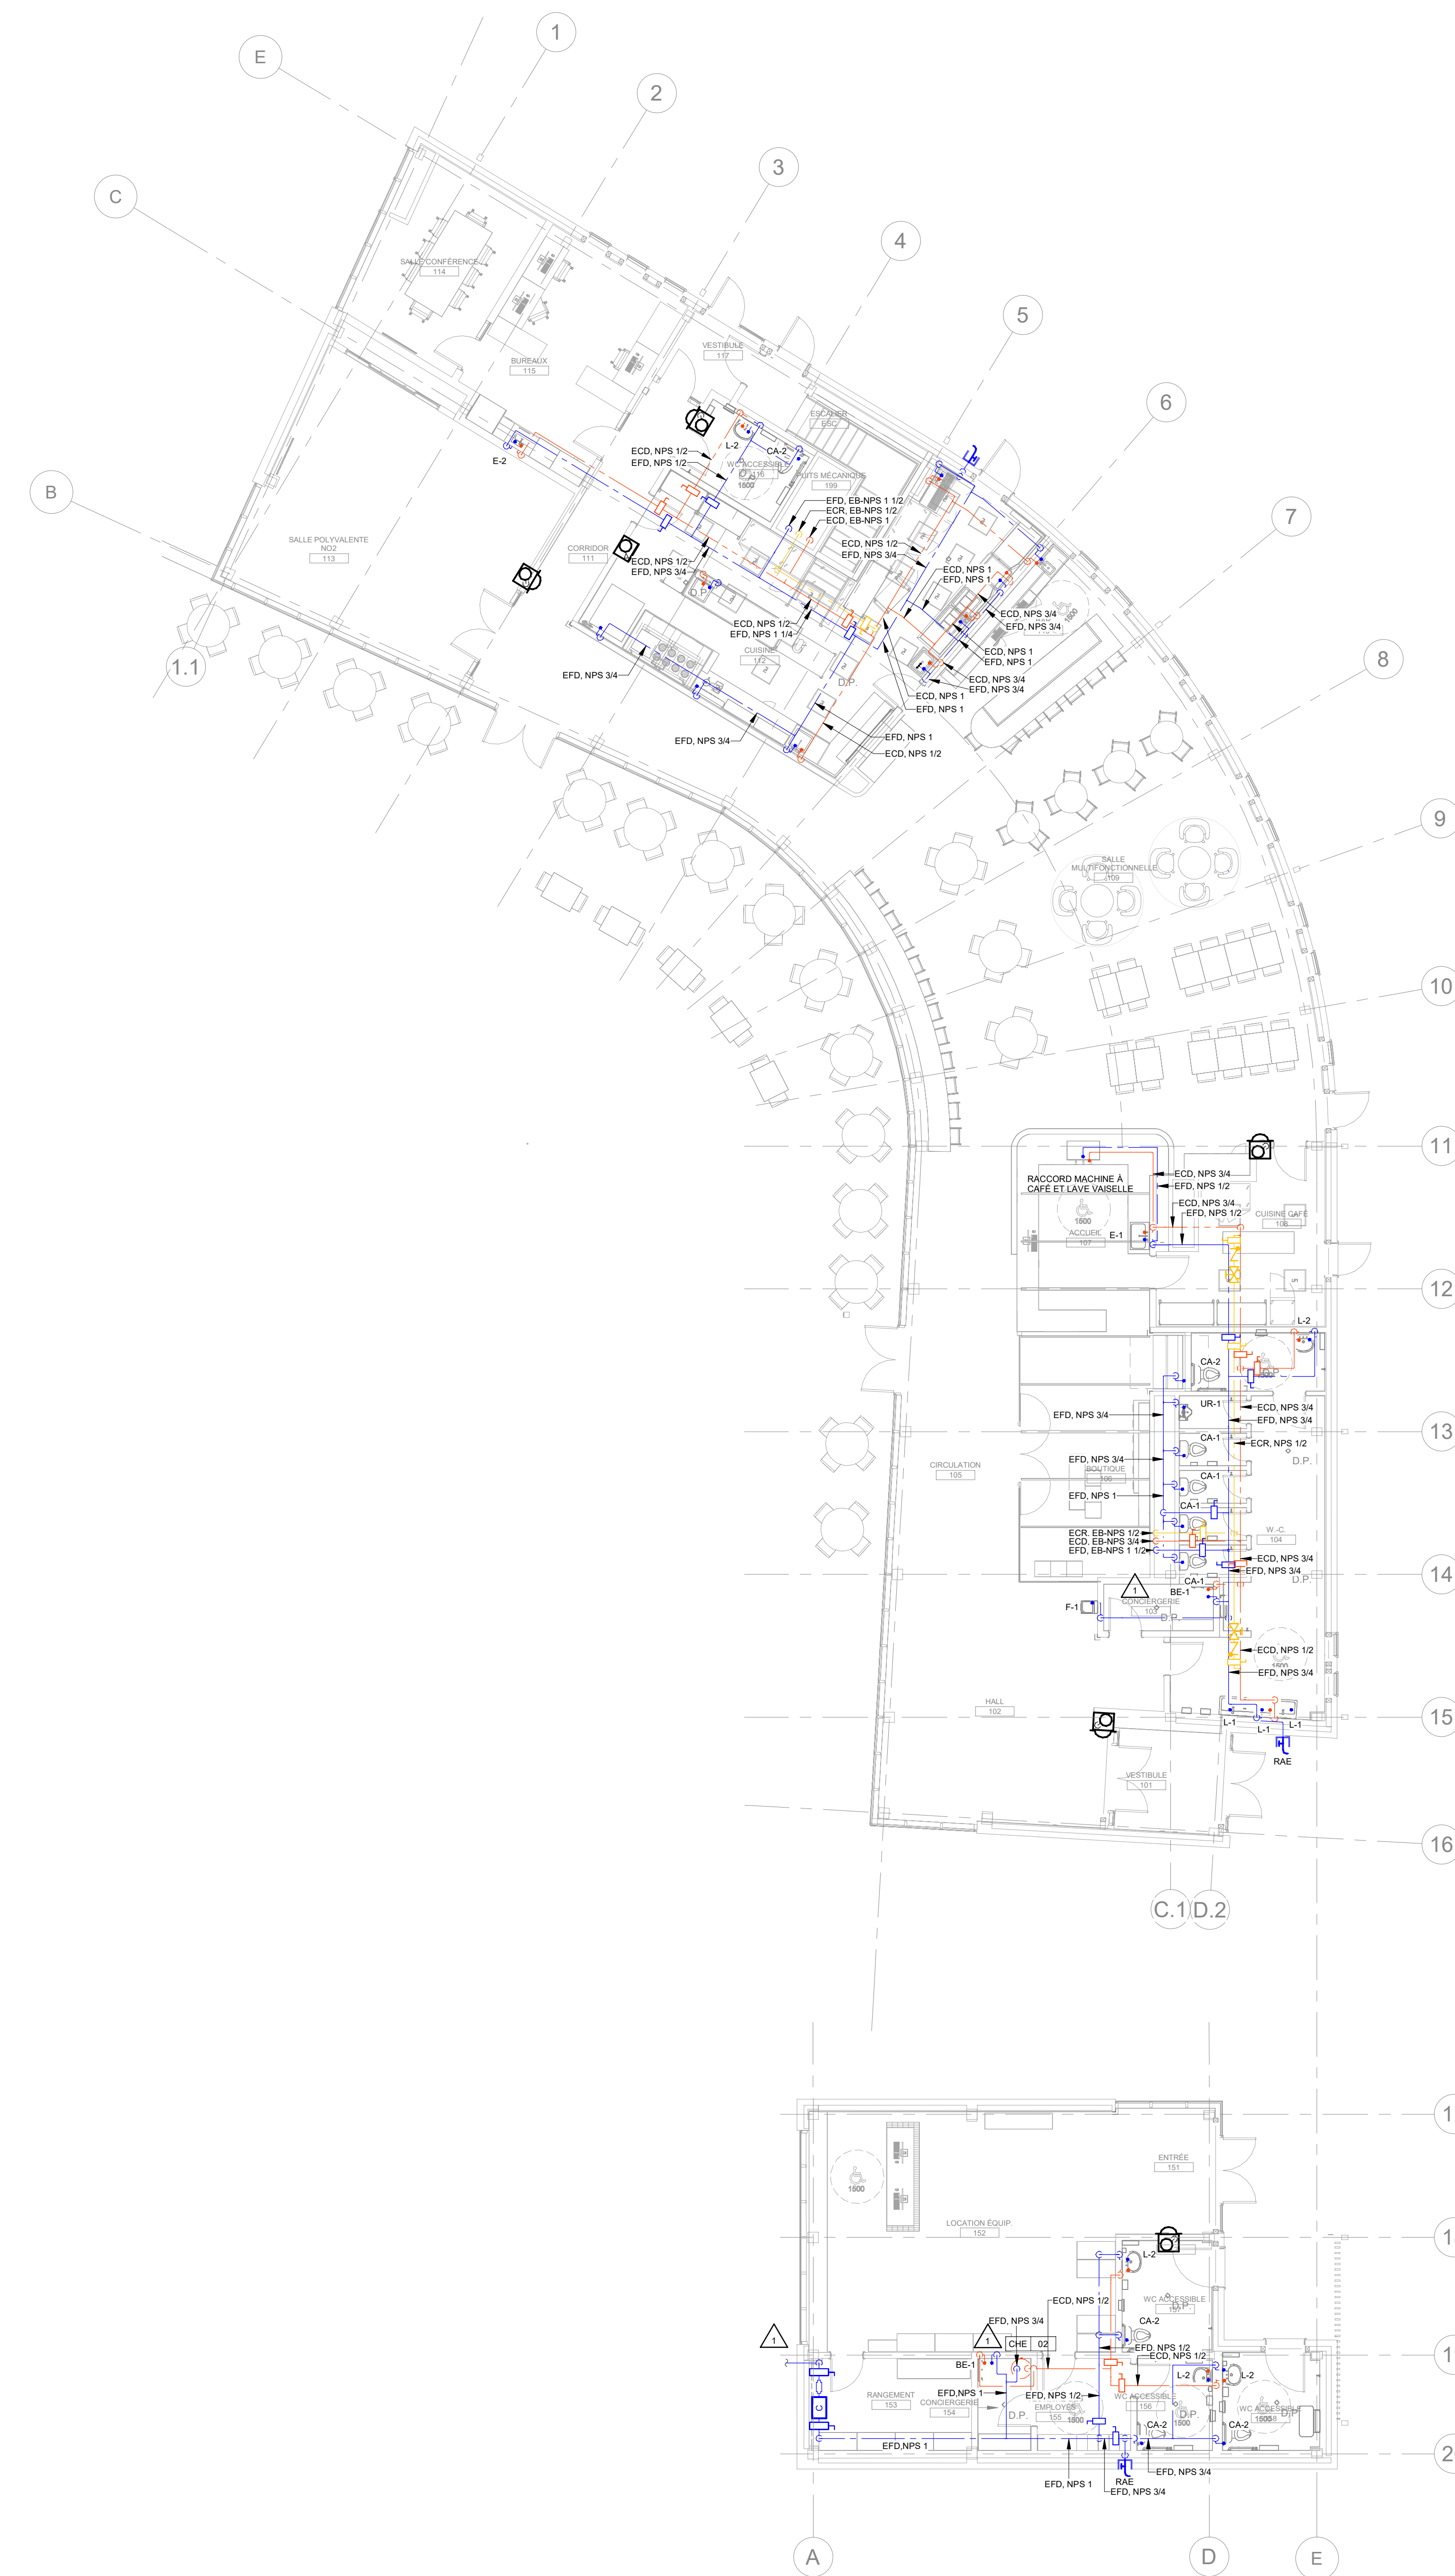

2 REZ-DE-CHAUSSÉE
M-250 1:100

LÉGENDE DES COULEURS
EAU DOMESTIQUE
EAU FROIDE POTABLE
EAU CHAUDE POTABLE
EAU CHAUDE POTABLE RECIRCULÉE

NOTES GÉNÉRALES

A. SE RÉFÉRER AU PLAN F-151 ET F-201 DE LA DISCIPLINE SERVICE ALIMENTAIRE POUR LE DÉTAIL DES ÉQUIPEMENTS DE CUISINE À RACCORDER.

Projet
CHAMBOISÉ
1177, route 315
L'Ange-Gardien, Qc
J8L 0L4
VILLE L'ANGE-GARDIEN

Plan de

- Notes
- Avant l'exécution des travaux, l'entrepreneur doit vérifier les dimensions et les conditions de chantier et avoir immédiatement l'architecte de toutes les situations non conformes aux plans et devis.
 - Ne jamais prendre de mesures à l'échelle sur les dessins.
 - Ce dessin peut être utilisé pour la construction seulement et seulement s'il a été "ÉMIS POUR CONSTRUCTION".

2	ADD-MEC-002	2025-02-04
1	ADD-MEC-001	2025-01-22
0	ÉMIS POUR APPEL D'OFFRES	2024-11-01
Révision	Émis pour	Date



Architecture
PROVENCHER ROY
BUREAU ENCHARGEUR
41 CLARKE, BUREAU 402, OTTAWA, ONTARIO, K1N 8A1 T 613 466 6229
BUREAU PRINCIPAL
PROVENCHER ROY ASSOCIÉS ARCHITECTES INC.
275, RUE SAINT-JACQUES, BUREAU 1100
MONTREAL, QUEBEC, CANADA H2Y 1K9 T 514 844 3938
PROVENCHER-ROY.CA

Experts conseils
Structure et civil
qdi
QDI
635, BOUL. DE LA GAPPE
GATINEAU, QUÉBEC, CANADA, J8T 8G1
T 819 243 4474

Mécanique - Électricité - Plomberie
BPA
BPA
1950 ROBERTSON ROAD, BUREAU 100
OTTAWA, ONTARIO, CANADA, K2H 5B9
T 613 596 6454

Paysage
CSW
CSW
319 McRAE AVENUE, SUITE 502
OTTAWA, ONTARIO, CANADA, K1Z 0B9
T 613 729 4536

Dessin
**MÉCANIQUE
PLOMBERIE - EAU
DOMESTIQUE
RDC ET SS1**
M-250_2

Échelle
1:100
Date
2025-02-04
Numéro du projet
23-0045

Dessiné par
K. LABINE
Approuvé par
G. MAAMARI
Numéro du dessin
M-250
Révision
2