

ARCHITECTE :

WSP architecture design

115, Couraiguit
Gatineau, Québec
H9V 4C4

819.776.3143 | info@wsp.ca | www.wsp.ca

MÉCANIQUE - ÉLECTRICITÉ :

wsp

480, Bd de la Cité suite 200, Gatineau, (Qc) J8T 8R3

ÉMISSION - RÉVISION :

RV	DATE	DESCRIPTION	PAR
01	2025-03-31	POUR APPEL D'OFFRES	ARG

SCEAU :

2025-03-31

AVERTISSEMENT : CE DESSIN EST LA PROPRIÉTÉ INTELLECTUELLE DE WSP CANADA INC. AUCUNE RÉVISION, REPRODUCTION OU TOUT AUTRE USAGE N'EST PERMIS SANS L'AUTORISATION ÉCRITE DE WSP CANADA INC. VÉRIFIER TOUTES LES DIMENSIONS AUX PLANS ET FAIRE LOCALISER TOUTS LES SERVICES UTILITÉS PUBLIQUES ET TRANSPORTER TOUTES LES ÉCRISSES OU DIMENSIONS AVANT DE COMMENCER LES TRAVAUX. L'ÉCHELLE DE CE DESSIN NE DOIT PAS ÊTRE MODIFIÉE.

SI CETTE BARRE NE MESURE PAS 1" AJUSTER VOTRE ÉCHELLE DE TRAÇAGE.

ÉCHELLE ORIGINALE : 1" = 30'

PRÉPARÉ PAR : MAXIME PARE & ALEC ROSS-GIRARD, CPI

ASSISTÉ DE : MATHILDE MORIN, ING.

MODIFIÉ PAR :

MOUSTRÉ PAR :

DESSINÉ PAR : ALEC ROSS-GIRARD, CPI

DISCIPLINE : SERVICE ALIMENTAIRE

wsp

1135, BOULEVARD LEBOURGNEUF
QUÉBEC (QUÉBEC) CANADA G2K 0M5
TEL. : 418 623-2254 | TELECO. : 418 624-1857 | WWW.WSP.COM

PROJET : CA0046002.3753

CLIENT :

Centre de services scolaire au Cœur-des-Vallees Québec

580, rue Maclaren Est, Gatineau (Qc), J8L 2W2

RÉF. CLIENT : MMB-24-040-UC-1

PROJET : **CFP Innovation Outaouais Réfection des chambres froides**

584, rue Maclaren Est, Gatineau (Qc), J8L 2W2


TITRE : **DISPOSITION GÉNÉRALE SECTEUR PRÉPARATION**

FEUILLET : SA-102


RV : 01

CTR : WSP CAN STANDEO CTR
 IMPRIMÉ LE : Mars 31, 2025 11:43:19 AM
 FICHER ARCH D 24' x 35', U PROJET S202411 CA0046002.3753 BATTIMENT 05, TECHNIS DESSIN 07, SAVI, DAO CA0046002.3753, DCG DWG


WSP CANADA INC. EST UN BUREAU D'ARCHITECTURE ET D'INGÉNIEURIE ET SE RÈGLE EN VERTU DE LA LOI SUR L'ACCÈS À L'INFORMATION. LE BUREAU D'ARCHITECTURE ET D'INGÉNIEURIE WSP CANADA INC. EST UN BUREAU D'ARCHITECTURE ET D'INGÉNIEURIE ET SE RÈGLE EN VERTU DE LA LOI SUR L'ACCÈS À L'INFORMATION.

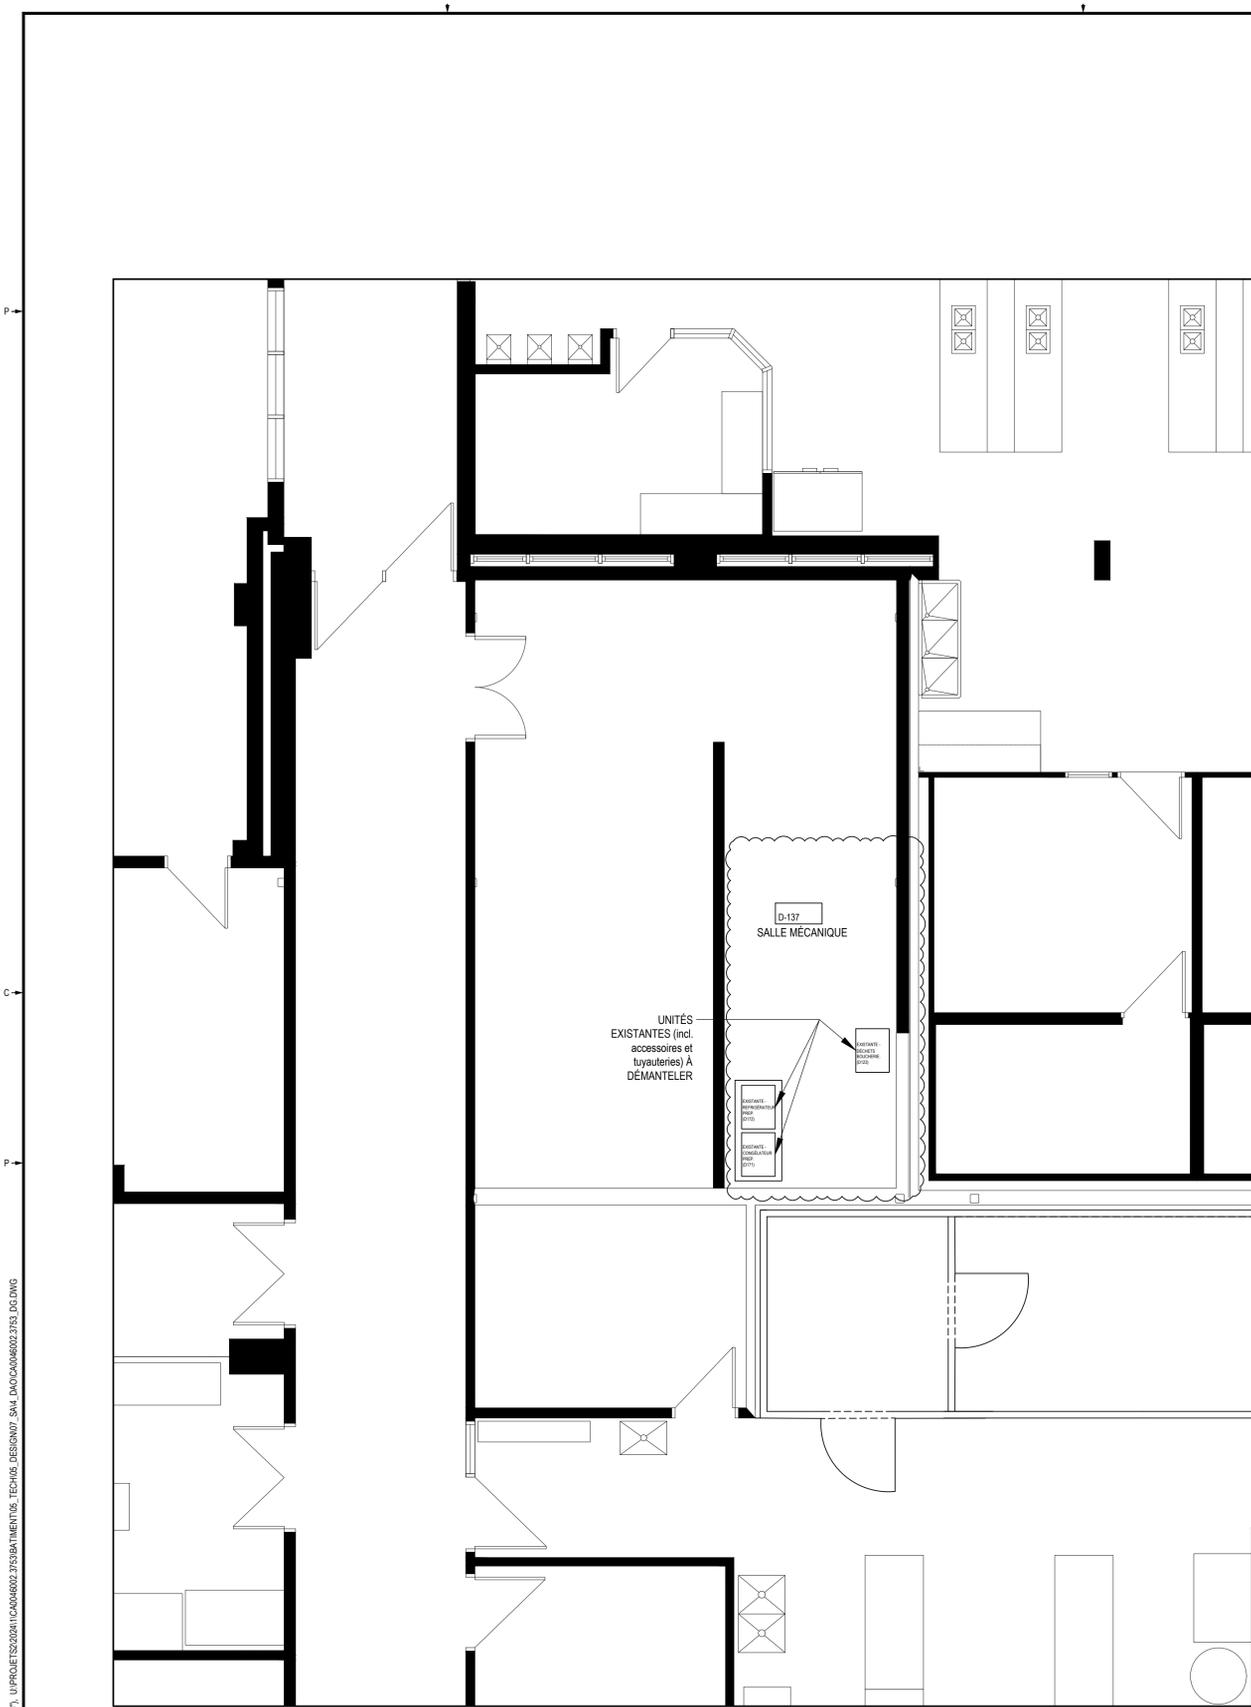

**DÉMANTÈLEMENT
RDC - SALLE MÉCANIQUE**
ÉCHELLE 1:50

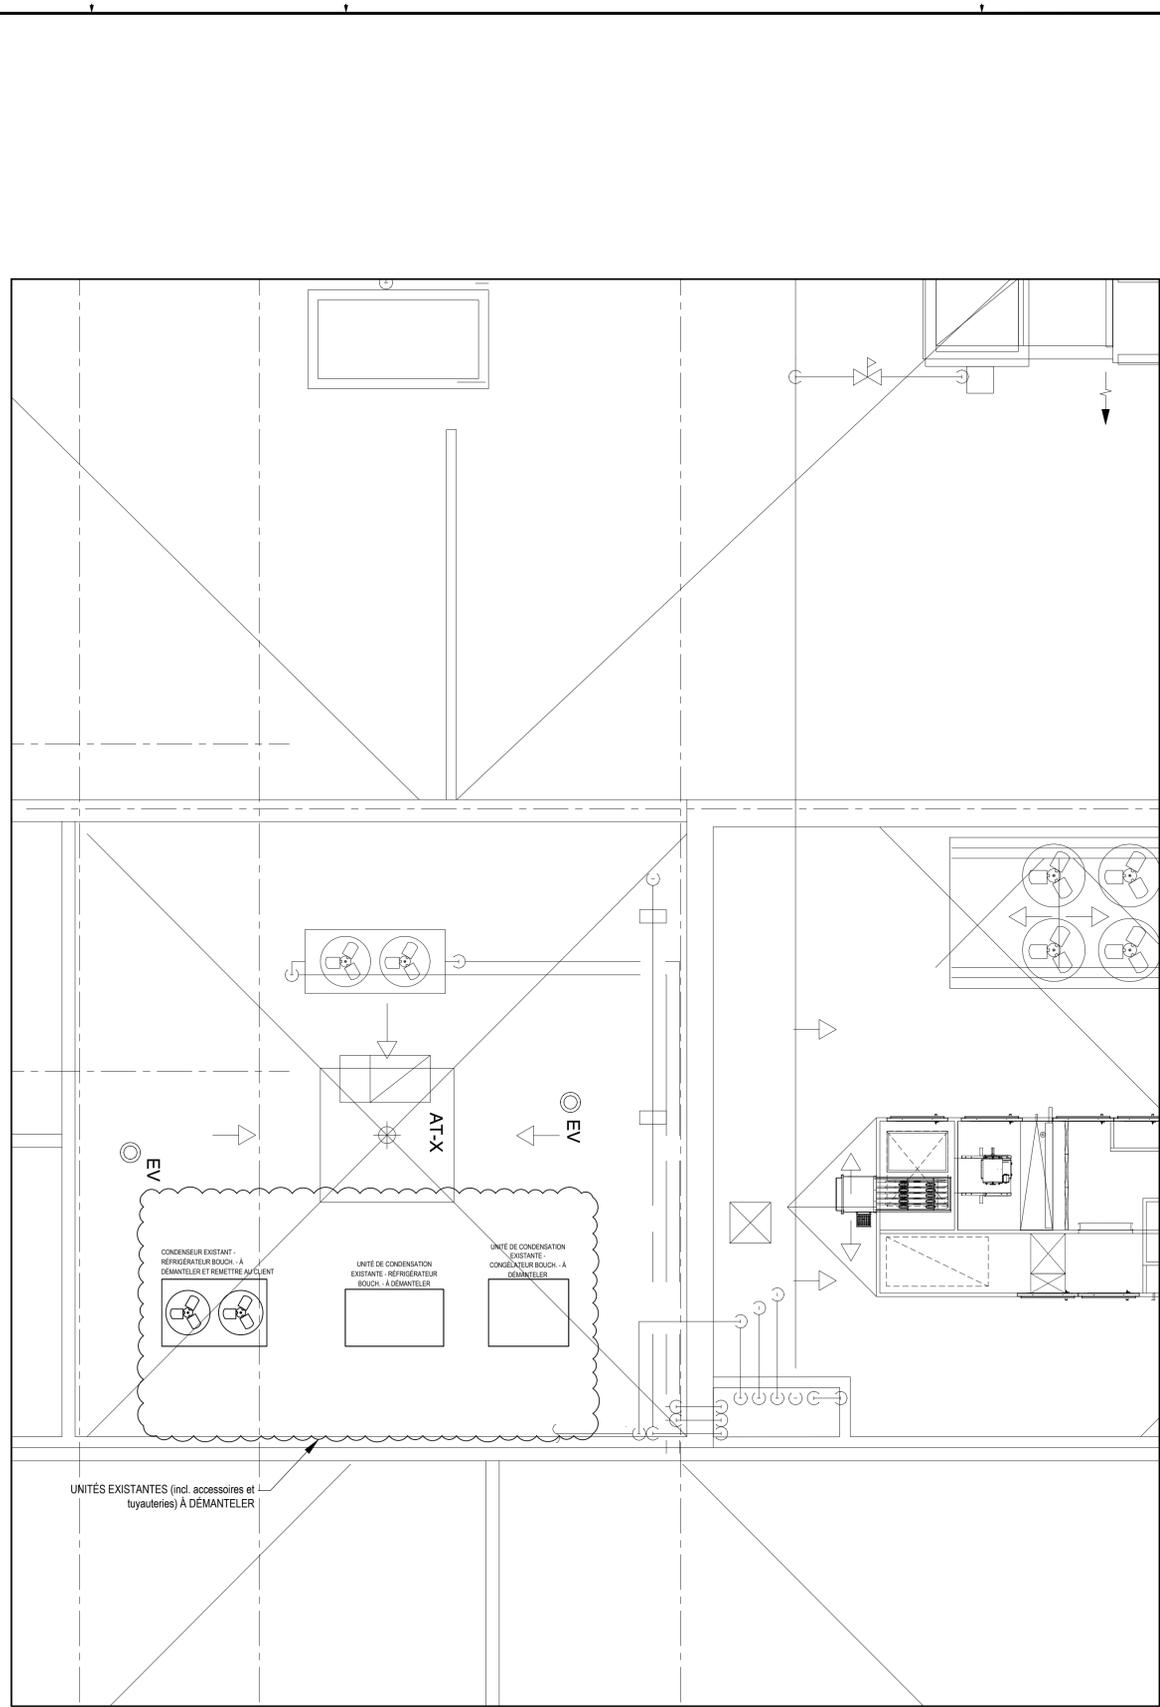

**DÉMANTÈLEMENT
TOITURE**
ÉCHELLE 1:50

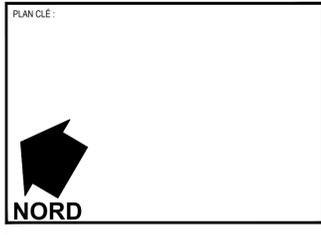

ARCHITECTE :

FCAD architecture design

115, Cournoyette
Gatineau, Québec
H1R 1A4

819.776.3143 | info@fcad.ca | www.fcad.ca

MÉCANIQUE - ÉLECTRICITÉ :

wsp

480, Bd de la Cité suite 200, Gatineau, (Qc) J8T 8R3

ÉMISSION - RÉVISION :

RV	DATE	DESCRIPTION	PAR
01	2025-03-31	POUR APPEL D'OFFRES	ARG

SCÉAU :

2025-03-31

AVERTISSEMENT : CE Dessin est la propriété intellectuelle de WSP Canada Inc. Aucune réimpression, reproduction ou tout autre usage est formellement interdiction de WSP Canada Inc. S'IL Y A REPRODUCTION DE RA, VÉRIFIER TOUTES LES DIMENSIONS AUX PLANS ET FAIRE LOCALISER TOUTES LES SERVICES UTILISÉS PUBLICS ET TRANSPORTER TOUTES LES DIMENSIONS AVANT DE COMMENCER LES TRAVAUX. L'ÉCHELLE DE CE Dessin NE DOIT PAS ÊTRE MODIFIÉE.

DROIT D'AUTEUR :

ÉCHELLE ORIGINALE : 1" = 50'

DATE : 2025-03-31

PRÉPARÉ PAR : MAXIME PARÉ & ALEC ROSS-GIRARD, CPI

ASSISTÉ DE : MATHILDE MORIN, ING.

MODIFIÉ PAR :

DESSINÉ PAR : ALEC ROSS-GIRARD, CPI

DISCIPLINE : SERVICE ALIMENTAIRE

SI CETTE BARRE NE MESURE PAS 1" AJUSTER VOTRE ÉCHELLE DE TRAÇAGE.

wsp

1135, BOULEVARD LEBOURGNEUF
QUÉBEC (QUÉBEC) CANADA G2K 0M5
TEL. : 418 623-2254 | TELEC. : 418 624-1857 | WWW.WSP.COM

PROJET : CA0046002.3753

CLIENT :

Centre de services scolaires au Cœur-des-Vallées Québec

580, rue MacLaren Est, Gatineau (Qc), J8L 2W2

RÉF. CLIENT : MMB-24-040-UC-1

PROJET :

CFP Innovation Outaouais
Réfection des chambres froides


584, rue MacLaren Est, Gatineau (Qc), J8L 2W2

TITRE :

DÉMANTÈLEMENT

FEUILLET : SA-103

RV : 01

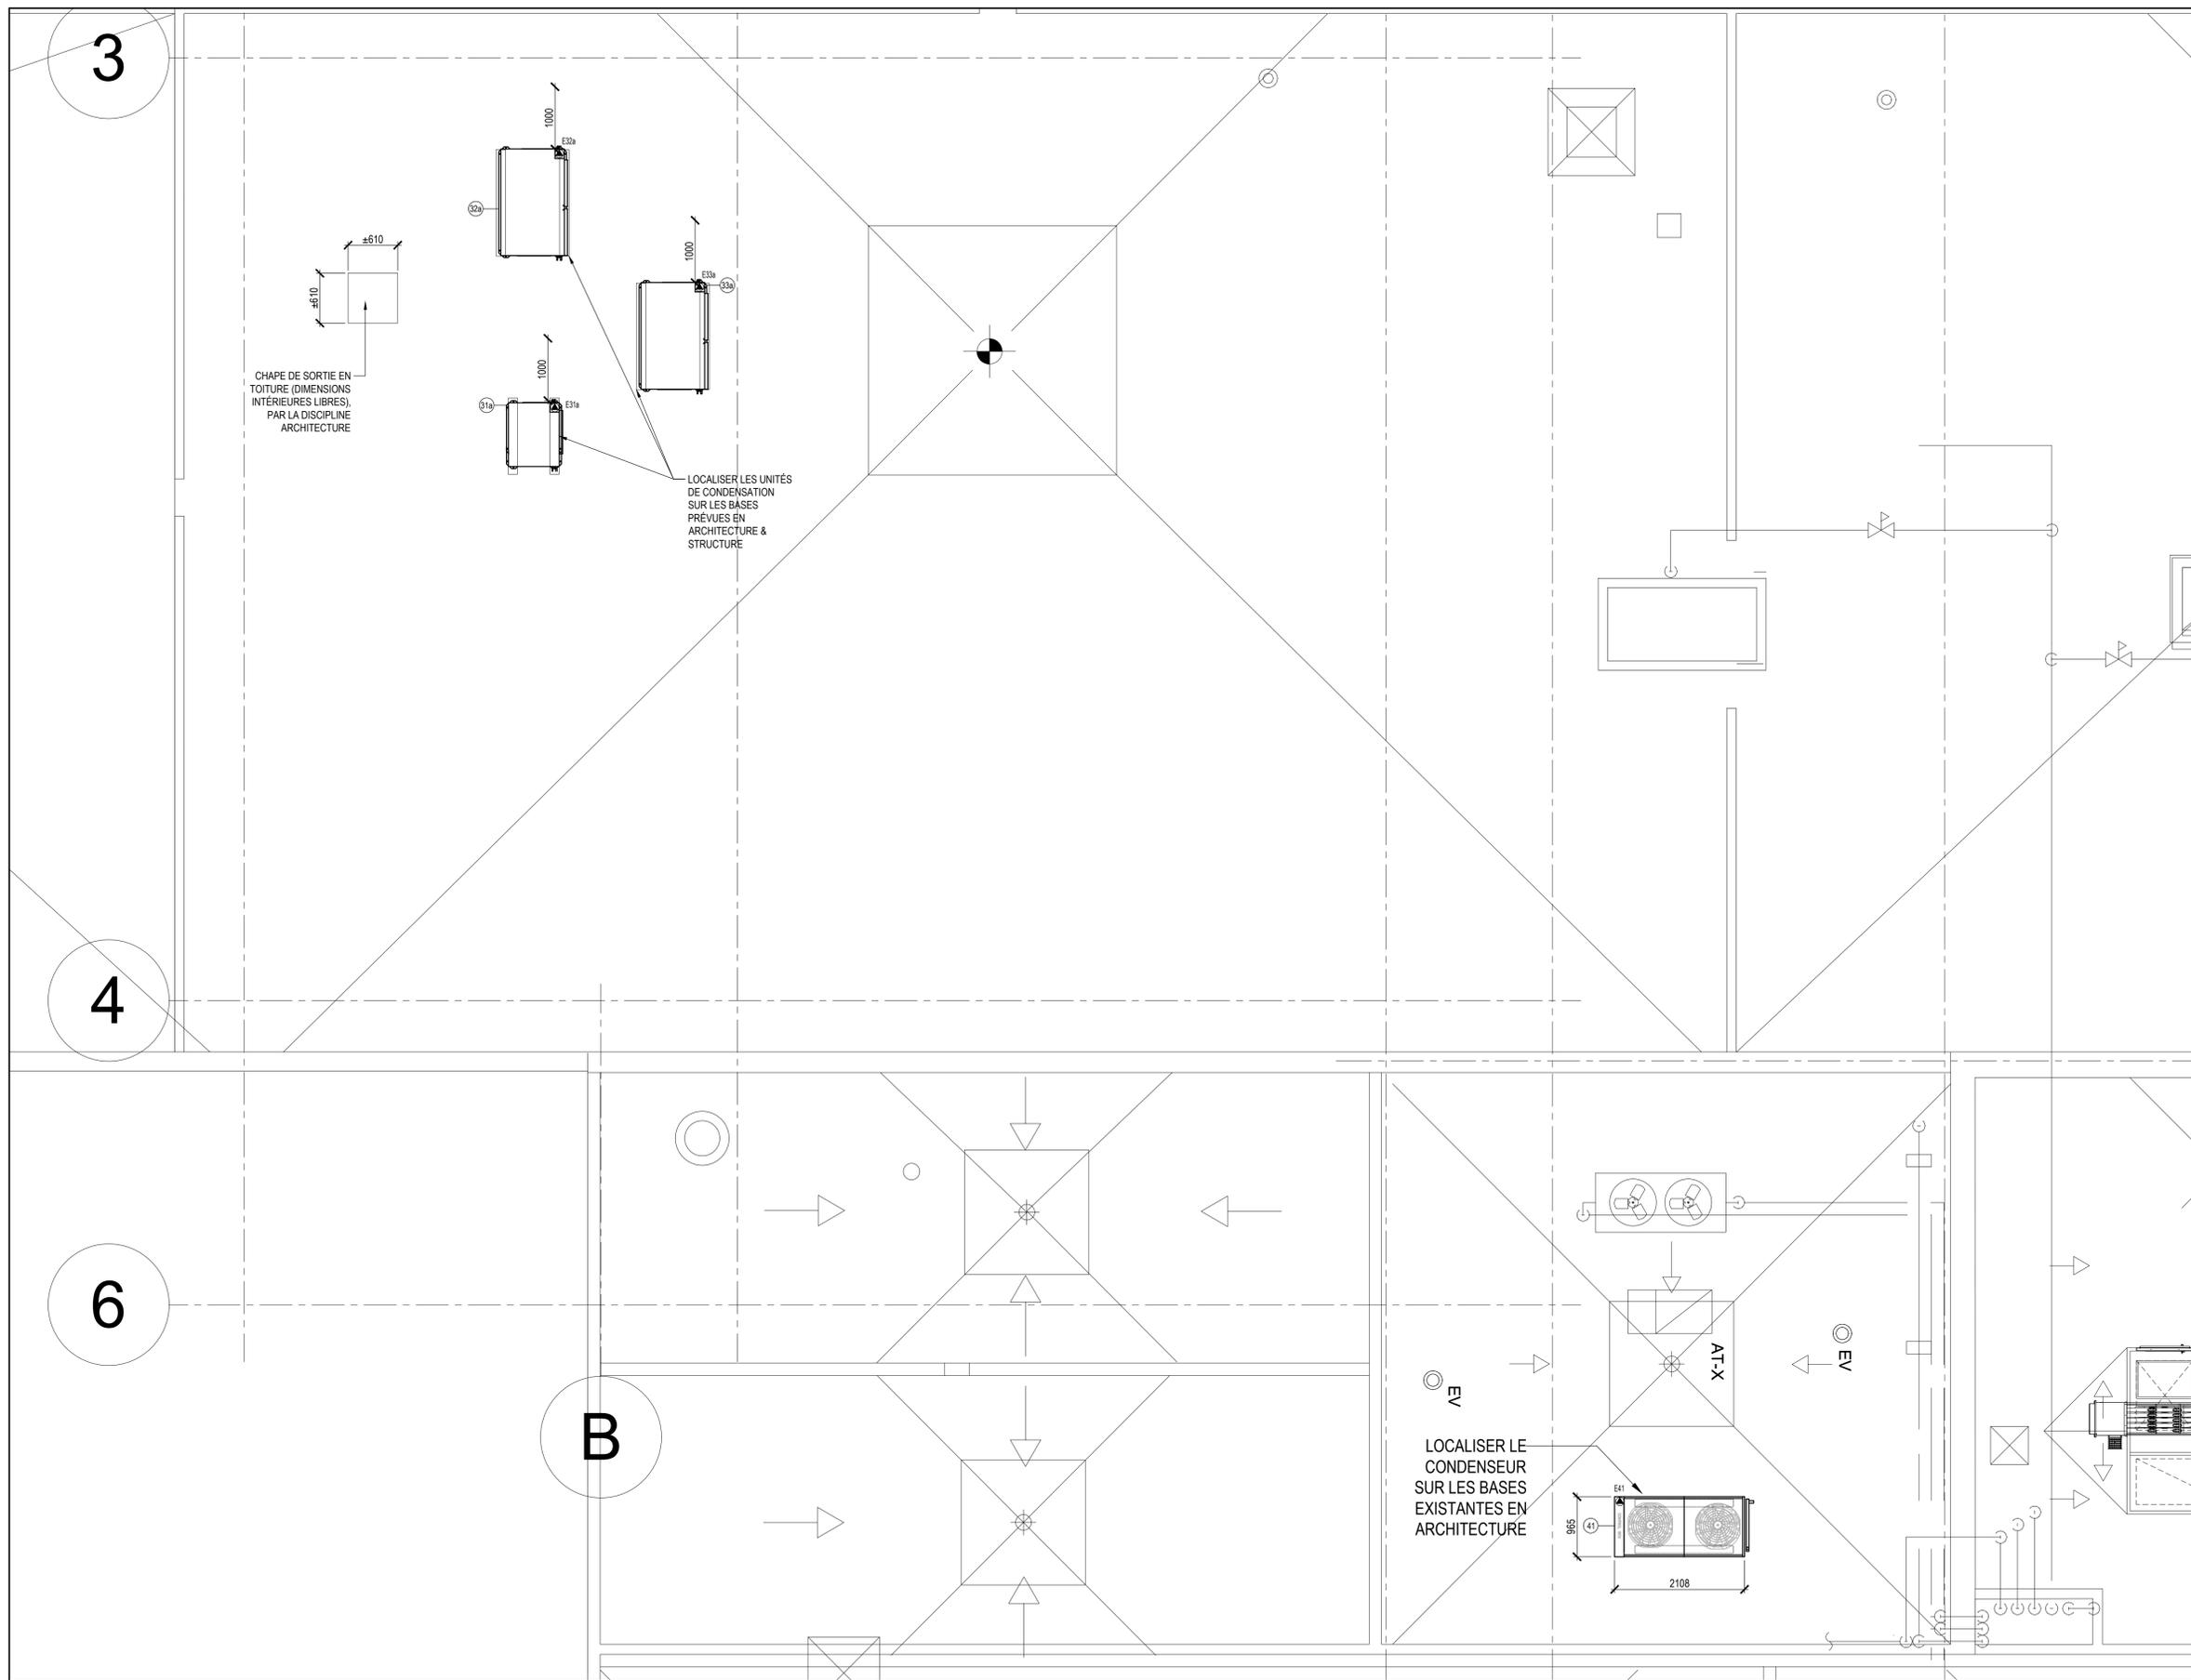

PLAN CLE :

NORD

ARCHITECTE :

MÉCANIQUE - ÉLECTRICITÉ :

EMISSION - RÉVISION :

RV	DATE	DESCRIPTION	PAR
01	2025-03-31	POUR APPEL D'OFFRES	ARG

SCEAU :

AVERTISSEMENT : CE Dessin est la propriété intellectuelle de WSP Canada Inc. Aucune réimpression, reproduction ou tout autre usage est formellement interdite de WSP Canada Inc. S'INTERPRETER EN HAUT. VÉRIFIER TOUTES LES DIMENSIONS AUX PLANS ET FAIRE LOCALISER TOUTES LES SERVICES UTILITÉS PUBLICS ET TRANSPORTER TOUTES BRÈRES OU DIMENSIONS AVANT DE COMMENCER LES TRAVAUX. L'ÉCHELLE DE CE Dessin NE DOIT PAS ÊTRE MODIFIÉE.

DROIT D'AUTEUR :

ECHELLE ORIGINALE : 1" = 30'

DATE : 2025-03-31

PRÉPARÉ PAR : MAXIME PAIRE & ALEC ROSS-GIRARD, CPI

ASSISTÉ DE : MATHILDE MORIN, ING.

MODIFIÉ PAR :

ASSISTÉ DE :

DESSINÉ PAR : ALEC ROSS-GIRARD, CPI

DISCIPLINE : SERVICE ALIMENTAIRE

SI CETTE BARRE NE MESURE PAS 1" AJUSTER VOTRE ÉCHELLE DE TRAÇAGE.

1135, BOULEVARD LEBOURGNEUF
 QUÉBEC (QUÉBEC) CANADA G2K 0M5
 TEL. : 418 623-2254 | TELEC. : 418 624-1857 | WWW.WSP.COM

PROJET : CA0046002.3753

CLIENT :

Centre de services scolaire au Cœur-des-Vallées Québec

580, rue Maclaren Est, Gatineau (Qc), J8L 2V2

REF. CLIENT : MMB-24-040-UC-1

PROJET :

CFP Innovation Outaouais
Réfection des chambres froides

584, rue Maclaren Est, Gatineau (Qc), J8L 2V2


TITRE :

NIVEAU TOITURE
DISPOSITION GÉNÉRALE

FEUILLET : SA-104

RV : 01

WSP CAN. STANDBY CFB - 1135, BOULEVARD LEBOURGNEUF, QUÉBEC (QUÉBEC) CANADA G2K 0M5 - TEL. : 418 623-2254 | TELEC. : 418 624-1857 | WWW.WSP.COM
 LE DROIT D'AUTEUR ET LE DROIT DE PROPRIÉTÉ INTELLECTUELLE DE WSP CANADA INC. SONT RÉSERVÉS. TOUTE REPRODUCTION, REPRODUCTION OU
 REPRODUCTION DE CE Dessin SANS L'AUTORISATION ÉCRITE DE WSP CANADA INC. EST INTERDITE. S'INTERPRETER EN HAUT. VÉRIFIER TOUTES LES DIMENSIONS
 AUX PLANS ET FAIRE LOCALISER TOUTES LES SERVICES UTILITÉS PUBLICS ET TRANSPORTER TOUTES BRÈRES OU DIMENSIONS AVANT DE COMMENCER
 LES TRAVAUX. L'ÉCHELLE DE CE Dessin NE DOIT PAS ÊTRE MODIFIÉE.

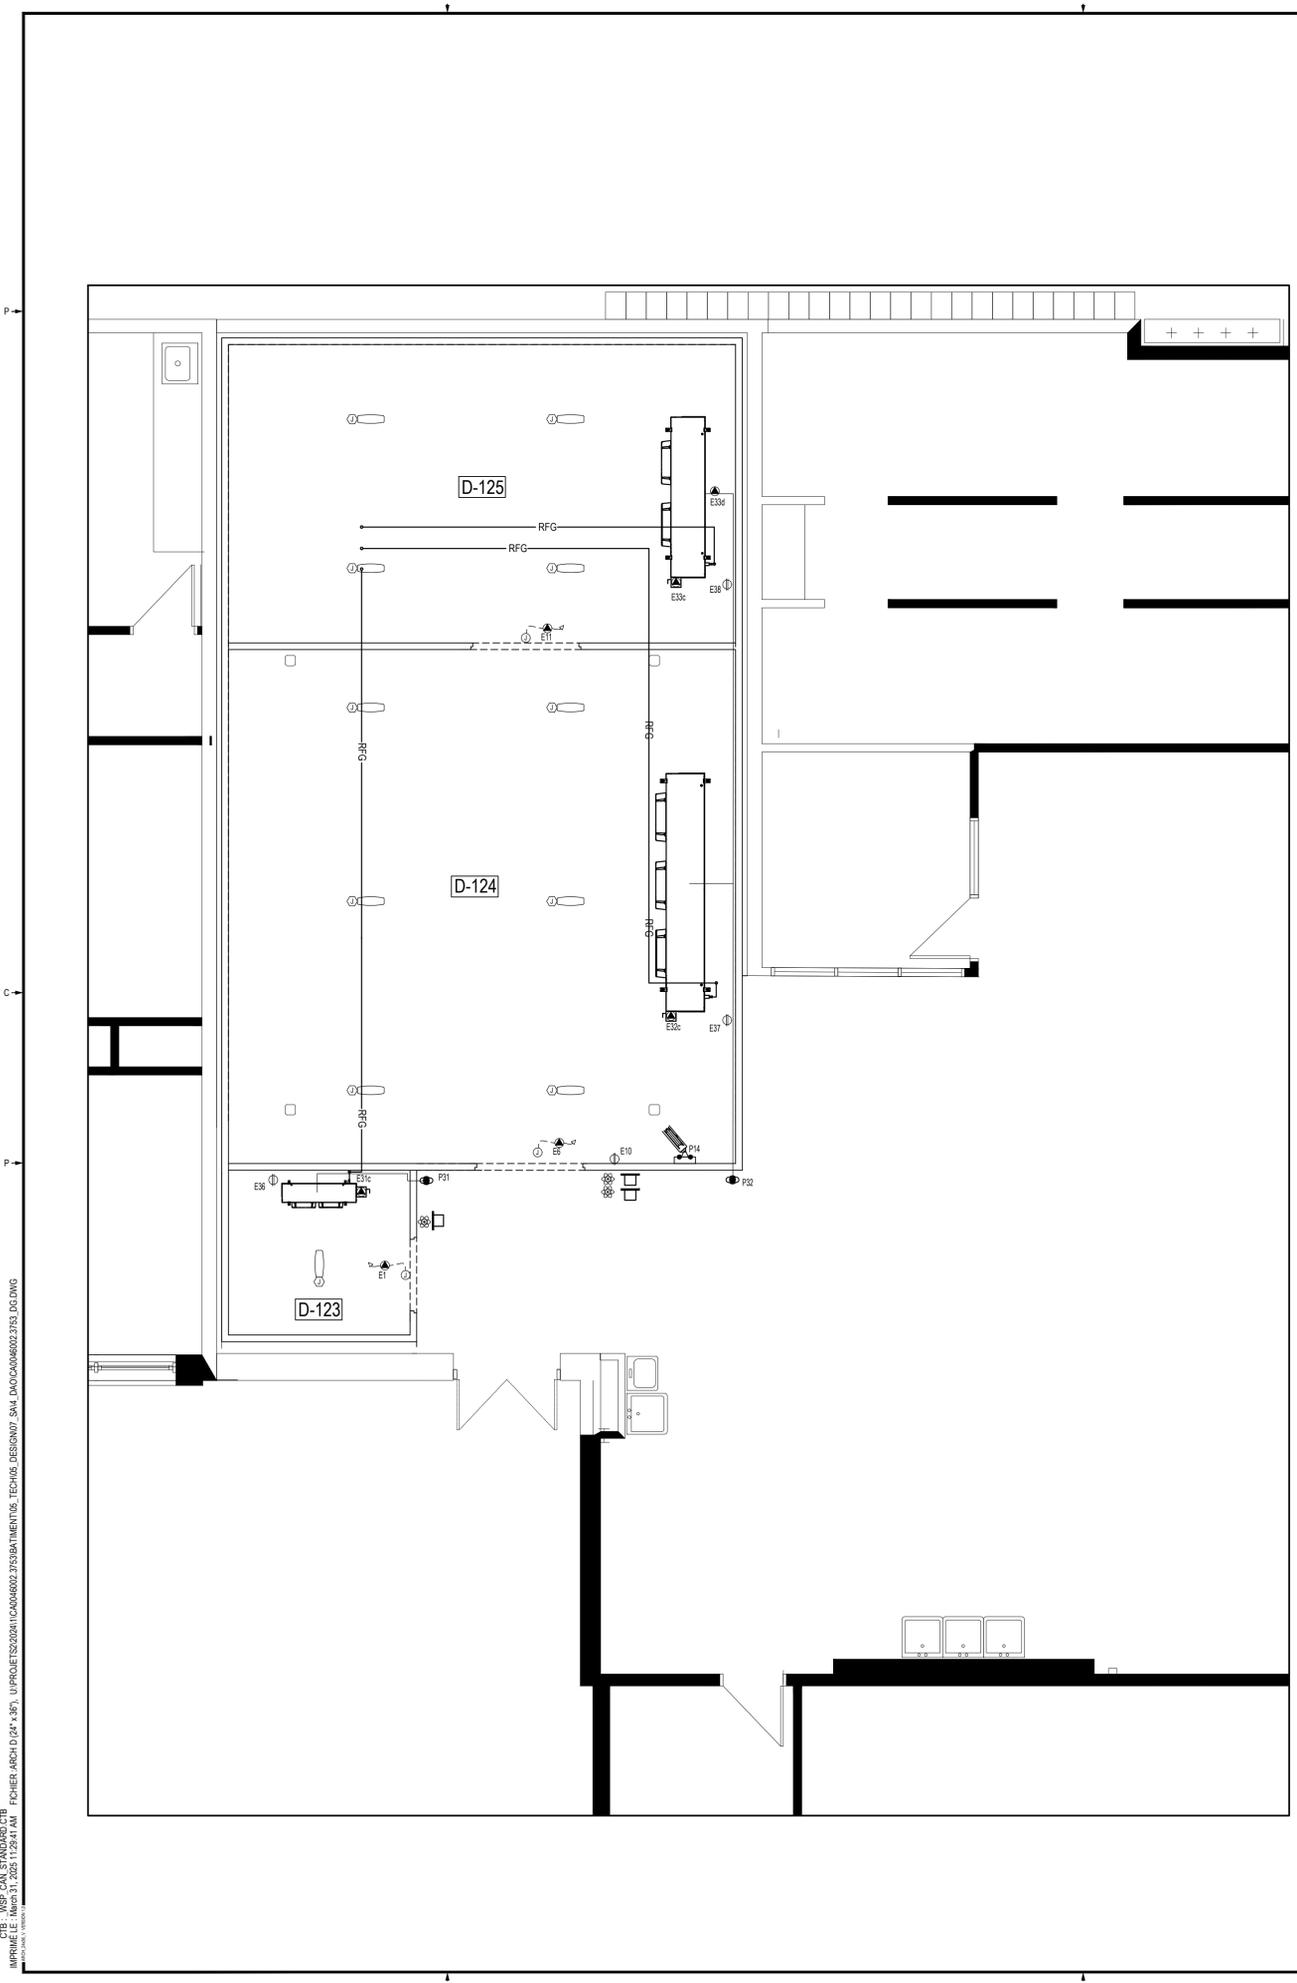

SERVICES ALIMENTAIRES


LÉGENDE DE MÉCANIQUE-ÉLECTRICITÉ

- ⊕ DRAIN DE PLANCHER
- ⊖ DRAIN DE PLANCHER ENTONNOIR OVALE
- ⊗ DRAIN DE PLANCHER OUVERT
- ⊙ RACCORDEMENT ÉLECTRIQUE DIRECT
- ⊚ BOÎTE DE JONCTION, FOURNIE ET INSTALLÉE PAR LA DISCIPLINE ÉLECTRICITÉ
- ⊛ BOÎTE DE JONCTION, FOURNIE ET INSTALLÉE PAR L'ENTREPRENEUR EN ÉQUIPEMENTS DE CUISINE
- ⊜ INTERRUPTEUR, FOURNI ET INSTALLÉ PAR L'ENTREPRENEUR EN ÉQUIPEMENTS DE CUISINE
- ⊝ AVERTISSEUR VISUEL À DEL, HYDROFUGE, FOURNIE ET INSTALLÉE PAR L'ENTREPRENEUR EN ÉQUIPEMENTS DE CUISINE (AU MUR)
- ⊞ LAMPES À DEL HYDROFUGES, FOURNIES ET INSTALLÉES PAR L'ENTREPRENEUR EN ÉQUIPEMENTS DE CUISINE (AU PLAFOND)
- ⊟ LAMPES À DEL HYDROFUGES, FOURNIES ET INSTALLÉES PAR L'ENTREPRENEUR EN ÉQUIPEMENTS DE CUISINE
- ⊠ PRISE DE COURANT SIMPLE, FOURNIE PAR L'ENTREPRENEUR EN ÉQUIPEMENTS DE CUISINE, INSTALLÉE PAR LA DISCIPLINE ÉLECTRICITÉ
- ⊡ PRISE TÉLÉPHONIQUE ET INFORMATIQUE, FOURNIE ET INSTALLÉE PAR LA DISCIPLINE ÉLECTRICITÉ
- ⊢ PRISE DE COURANT SIMPLE 120V, FOURNIE PAR LA DISCIPLINE ÉLECTRICITÉ
- ⊣ PRISE DE COURANT DOUBLE 120V, FOURNIE PAR LA DISCIPLINE ÉLECTRICITÉ
- ⊤ PRISE DE COURANT SIMPLE 208V, FOURNIE PAR LA DISCIPLINE ÉLECTRICITÉ
- ⊥ PRISE D'UTILITÉ DANS LE PLANCHER, FOURNIE ET INSTALLÉE PAR LA DISCIPLINE ÉLECTRICITÉ
- ⊦ MODULE DE CONTRÔLE POUR CHAMBRE FROIDE
- ⊧ CÂBLAGE ÉLECTRIQUE ET / OU CONDUIT DE PLOMBERIE, FOURNI ET INSTALLÉ PAR LES DISCIPLINES MÉCANIQUE / ÉLECTRICITÉ

NOTES:
 - TOUTS LES RACCORDEMENTS INDICUÉS SUR CES PLANS SONT TELS QUELS SUR LES ÉQUIPEMENTS, SANS TENIR COMPTE DES COULEURS, SOUPÈSES, ETC...
 - TOUTES LES MESURES SONT INDICUÉES À PARTIR DES SURFACES FINES.

LÉGENDE DE RÉFRIGÉRATION

- TUYAUTERIE DIRIGÉE VERS LE BAS
- TUYAUTERIE DIRIGÉE VERS LE HAUT
- RFG— TUYAUTERIE DE RÉFRIGÉRATION: LIGNE DE LIQUIDE ET D'ASPIRATION
- COND— TUYAUTERIE DE RÉFRIGÉRATION: LIGNE DU CONDENSEUR (REFROIDISSEMENT ET CONDENSE)
- ER— TUYAUTERIE D'ÉVAUATION (ÉVÉNÉ) (DU RÉFRIGÉRANT SOUS PRESSION)
- R— TUYAUTERIE DE RÉFRIGÉRATION: LIGNE DE REFOULEMENT
- L— TUYAUTERIE DE RÉFRIGÉRATION: LIGNE DE LIQUIDE
- A— TUYAUTERIE DE RÉFRIGÉRATION: LIGNE D'ASPIRATION
- TUYAUTERIE DE DRAINAGE
- TUYAUTERIE, ACCESSOIRE OU ÉQUIPEMENT EXISTANT À CONSERVER
- ⋯ TUYAUTERIE, ACCESSOIRE OU ÉQUIPEMENT EXISTANT À DÉMANTÉLER
- SONDÉ DE TEMPÉRATURE AMBIANTE
- SONDÉ DE TEMPÉRATURE POUR SERPENTIN / FIN DE DÉGIVRAGE
- MD — MINUTERIE DE DÉGIVRAGE
- MT — MINUTERIE TEMPORISÉE: 15 MIN
- SECTIONNEURS
 * POUR L'ÉVAPORATEUR: FOURNI ET INSTALLÉ PAR LE PRÉSENT ENTREPRENEUR ET RACCORDE PAR L'ÉLECTRICITÉ
 * POUR L'UNITÉ DE CONDENSATION: FOURNI, INSTALLÉ ET RACCORDE PAR L'ÉLECTRICITÉ
- POINT DE RACCORDEMENT ENTRE LA NOUVELLE TUYAUTERIE ET LA TUYAUTERIE EXISTANTE

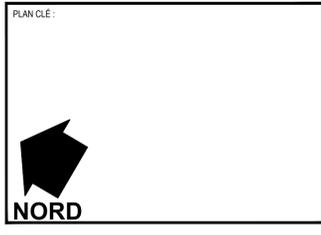

ARCHITECTE :

MÉCANIQUE - ÉLECTRICITÉ :

480, Bd de la Cité suite 200, Gatineau, (Qc) J8T 8R3

ÉMISSION - RÉVISION :

RV	DATE	DESCRIPTION	PAR
01	2025-03-31	POUR APPEL D'OFFRES	ARG

SCÉAU :

AVERTISSEMENT : CE DESSIN EST LA PROPRIÉTÉ INTELLECTUELLE DE WSP CANADA INC. AUCUNE RÉVISION, REPRODUCTION OU TOUT AUTRE USAGE N'EST PERMIS SANS L'AUTORISATION ÉCRITE DE WSP CANADA INC. L'ENTREPRENEUR DOIT RA-VERIFIER TOUTES LES DIMENSIONS AUX PLANS ET FAIRE LOCALISER TOUTS LES SERVICES UTILISÉS PUBLICQUES ET TRANSPORTER TOUTES BRÈRES OU DIMENSIONS AVANT DE COMMENCER LES TRAVAUX. L'ÉCHELLE DE CE DESSIN NE DOIT PAS ÊTRE MODIFIÉE.

DRIT D'AUTEUR : SI CETTE BARRE NE MESURE PAS 1" AJUSTER VOTRE ÉCHELLE DE TRAÇAGE.

ÉCHELLE ORIGINALE : 1" = 30'

PRÉPARÉ PAR : MAXIME PARÉ & ALEC ROSS-GIRARD, CPI

ASSISTÉ DE : MATHILDE MORIN, ING.

MODIFIÉ PAR :

DESSINÉ PAR : ALEC ROSS-GIRARD, CPI

DISCIPLINE : SERVICE ALIMENTAIRE

1135, BOULEVARD LEBOURGNEUF
 QUÉBEC (QUÉBEC) CANADA G2K 0M5
 TEL. : 418 623-2254 | TÉLÉC. : 418 624-1857 | WWW.WSP.COM

PROJET : CA0046002.3753

CLIENT :

Centre de services scolaire au Cœur-des-Vallées Québec

580, rue Maclaren Est, Gatineau (Qc), J8L 2W2

RÉF. CLIENT : MMB-24-040-UC-1

PROJET :

CFP Innovation Outaouais
Réfection des chambres froides

584, rue Maclaren Est, Gatineau (Qc), J8L 2W2

TITRE :


MÉCANIQUE ET ÉLECTRICITÉ
SECTEUR BOUCHERIE

FEUILLET : SA-201

RV : 01

CTR : WSP CAN STANISLAS/CPB
 IMPRIMÉ LE : Mars 31, 2025 11:29:41 AM
 FICHER_ARCH D (24 x 36) : U:\PROJET\2024\11\CA0046002.3753\BATTIMENT\06_TEC\H06_DESIGN\07_SAM_LAO\CA0046002.3753.DWG
 1/2025

WSP CANADA INC. EST UN ENTREPRENEUR EN MÉCANIQUE, ÉLECTRICITÉ ET RÉFRIGÉRATION. LE DÉVELOPPEMENT DE WSP POUR UNE ÉCHÉANCE ANNUELLE DE 50 MILLIONS EST EN COURS. LE DÉVELOPPEMENT DE WSP POUR UNE ÉCHÉANCE ANNUELLE DE 50 MILLIONS EST EN COURS. LE DÉVELOPPEMENT DE WSP POUR UNE ÉCHÉANCE ANNUELLE DE 50 MILLIONS EST EN COURS.

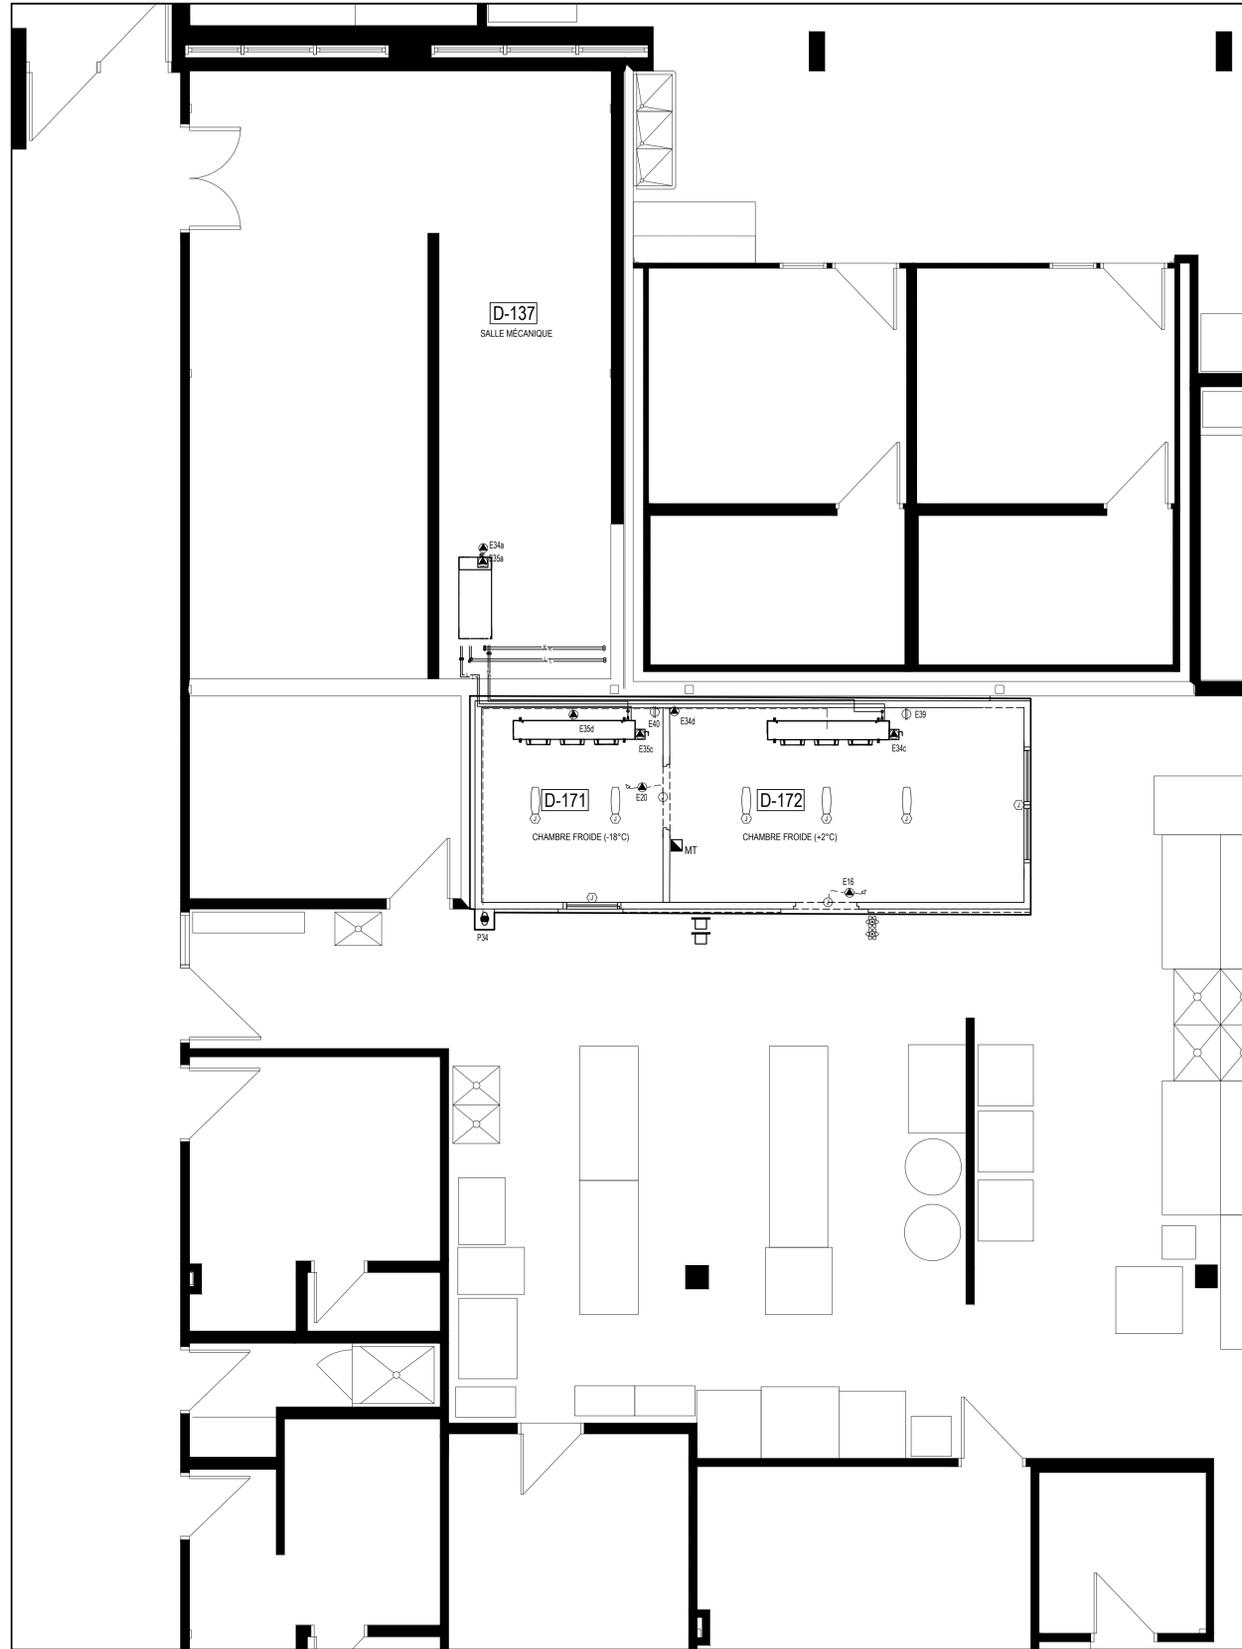

MÉCANIQUE ÉLECTRICITÉ
SECTEUR PRÉPARATION
ÉCHELLE 1:50

SERVICES ALIMENTAIRES

LÉGENDE DE MÉCANIQUE-ÉLECTRICITÉ

- DRAIN DE PLANCHER
- DRAIN DE PLANCHER EN TONNOIR OVALE
- DRAIN DE PLANCHER OUVERT
- RACCORDEMENT ÉLECTRIQUE DIRECT
- BOÎTE DE JONCTION, FOURNIE ET INSTALLÉE PAR LA DISCIPLINE ÉLECTRICITÉ
- BOÎTE DE JONCTION, FOURNIE ET INSTALLÉE PAR L'ENTREPRENEUR EN ÉQUIPEMENTS DE CUISINE
- INTERRUPTEUR, FOURNI ET INSTALLÉ PAR L'ENTREPRENEUR EN ÉQUIPEMENTS DE CUISINE
- AVERTISSEUR VISUEL À DEL HYDROFUGE, FOURNI ET INSTALLÉ PAR L'ENTREPRENEUR EN ÉQUIPEMENTS DE CUISINE (AU MUR)
- LAMPES À DEL HYDROFUGE, FOURNIES ET INSTALLÉES PAR L'ENTREPRENEUR EN ÉQUIPEMENTS DE CUISINE (AU PLAFOND)
- LAMPES À DEL HYDROFUGE, FOURNIES ET INSTALLÉES PAR L'ENTREPRENEUR EN ÉQUIPEMENTS DE CUISINE
- PRISE DE COURANT SIMPLE, FOURNIE PAR L'ENTREPRENEUR EN ÉQUIPEMENTS DE CUISINE, INSTALLÉE PAR LA DISCIPLINE ÉLECTRICITÉ
- PRISE TÉLÉPHONIQUE ET INFORMATIQUE, FOURNIE ET INSTALLÉE PAR LA DISCIPLINE ÉLECTRICITÉ
- PRISE DE COURANT SIMPLE 120V, FOURNIE PAR LA DISCIPLINE ÉLECTRICITÉ
- PRISE DE COURANT DOUBLE 120V, FOURNIE PAR LA DISCIPLINE ÉLECTRICITÉ
- PRISE DE COURANT SIMPLE 208V, FOURNIE PAR LA DISCIPLINE ÉLECTRICITÉ
- PRISE UTILITÉ DANS LE PLANCHER, FOURNIE ET INSTALLÉE PAR LA DISCIPLINE ÉLECTRICITÉ
- MODULE DE CONTRÔLE POUR CHAMBRE FROIDE
- CÂBLAGE ÉLECTRIQUE ET/OU CONDUIT DE PLOMBERIE, FOURNI ET INSTALLÉ PAR LES DISCIPLINES MÉCANIQUE/ÉLECTRICITÉ

NOTES:
- TOUS LES RACCORDEMENTS INDIQUÉS SUR CES PLANS SONT TELS QUELS SUR LES ÉQUIPEMENTS, SANS TENIR COMPTE DES COULEURS, SCHEMAS, ETC.
- TOUTES LES MESURES SONT INDIQUÉES À PARTIR DES SURFACES FINES.

LÉGENDE DE RÉFRIGÉRATION

- TUYAUTERIE DIRIGÉE VERS LE BAS
- TUYAUTERIE DIRIGÉE VERS LE HAUT
- TUYAUTERIE DE RÉFRIGÉRATION: LIGNE DE LIQUIDE ET D'ASPIRATION
- COND - TUYAUTERIE DE RÉFRIGÉRATION: LIGNE DU CONDENSEUR (REFOULEMENT ET CONDENSE)
- ER - TUYAUTERIE D'ÉVACUATION (ÉVENT) DU RÉFRIGÉRANT SOUS PRESSION
- R - TUYAUTERIE DE RÉFRIGÉRATION: LIGNE DE REFOULEMENT
- L - TUYAUTERIE DE RÉFRIGÉRATION: LIGNE DE LIQUIDE
- A - TUYAUTERIE DE RÉFRIGÉRATION: LIGNE D'ASPIRATION
- TUYAUTERIE DE DRAINAGE
- TUYAUTERIE, ACCESSOIRE OU ÉQUIPEMENT EXISTANT À CONSERVER
- TUYAUTERIE, ACCESSOIRE OU ÉQUIPEMENT EXISTANT À DÉMANTÉLER
- SONDE DE TEMPÉRATURE AMBIANTE
- SONDE DE TEMPÉRATURE POUR SERPENTIN / FIN DE DÉGIVRAGE
- CONTRÔLEUR DE TEMPÉRATURE ET DE DÉGIVRAGE (VOIR DEVIS)
- MINUTERIE DE DÉGIVRAGE
- MINUTERIE TEMPORISÉE 15 MIN
- SECTIONNEURS
*POUR L'ÉVAPORATEUR, FOURNI ET INSTALLÉ PAR LE PRÉSENT ENTREPRENEUR ET RACCORDE PAR L'ÉLECTRICITÉ
*POUR L'UNITÉ DE CONDENSATION, FOURNI, INSTALLÉ ET RACCORDE PAR L'ÉLECTRICITÉ
- POINT DE RACCORD ENTRE LA NOUVELLE TUYAUTERIE ET LA TUYAUTERIE EXISTANTE

PLAN CLÉ:

NORD

ARCHITECTE:

F&AD architecture design
115, Couraiguit
Gatineau, Québec
H9V 4G4
T: 819.776.3143
M: 514.811.0144
WWW.F&AD.CA

MÉCANIQUE - ÉLECTRICITÉ:

480, Bd de la Cité suite 200, Gatineau, (Qc) J8T 8R3

ÉMISSION - RÉVISION:

RV	DATE	DESCRIPTION	PAR
01	2025-03-31	POUR APPEL D'OFFRES	ARG

SCÉAU:

2025-03-31

AVERTISSEMENT : CE DESSIN EST LA PROPRIÉTÉ INTELLECTUELLE DE WSP CANADA INC. AUCUNE RÉVISION, REPRODUCTION OU TOUT AUTRE USAGE N'EST PERMIS SANS L'AUTORISATION ÉCRITE DE WSP CANADA INC. CONSULTER LE DRAH POUR VÉRIFIER TOUTES LES DIMENSIONS AUX PLANS ET FAIRE LOCALISER TOUTS LES SERVICES UTILITÉS PUBLIQUES ET RAPPORTER TOUTS ERREURS OU OMISSIONS AVANT DE COMMENCER LES TRAVAUX. L'ÉCHELLE DE CE DESSIN NE DOIT PAS ÊTRE MODIFIÉE.

DRIT D'AUTEUR :
SI CETTE BARRE NE MESURE PAS 1" AJUSTER VOTRE ÉCHELLE DE TRACÉAGE.

ÉCHELLE ORIGINALE : 1:50
DATE : 2025-03-31
PRÉPARÉ PAR : MAXIME PARÉ & ALEC ROSS-GIRARD, CPI
ASSISTÉ DE : MATHILDE MORIN, ING.
MODIFIÉ PAR :
ASSISTÉ DE :
DÉSSINÉ PAR : ALEC ROSS-GIRARD, CPI
DISCIPLINE : SERVICE ALIMENTAIRE

1135, BOULEVARD LEBOURGNEUF
QUÉBEC (QUÉBEC) CANADA G2K 0M5
TEL. : 418 623-2254 | TÉLÉC. : 418 624-1857 | WWW.WSP.COM

PROJET : CA0046002.3753
CLIENT :
Centre de services scolaire au Cœur-des-Vallées
Québec
580, rue Maclaren Est, Gatineau (Qc), J8L 2W2
RÉF. CLIENT : MMB-24-040-UC-1

PROJET : CFP Innovation Outaouais Réfection des chambres froides
584, rue Maclaren Est, Gatineau (Qc), J8L 2W2


TITRE : MÉCANIQUE ET ÉLECTRICITÉ SECTEUR PRÉPARATION

FEUILLET : SA-202 RV : 01

CTR : WSP CAN STANISLAS CPB
IMPRIMÉ LE : Mars 31, 2025 11:27:53 AM
FICHER_ARCH D (24" x 36") - U:\PROJETS\2024\11\CA0046002.3753\BATTIMENT\06_TEC\H06_DESIGN\07_SAV_1\DAO\CA0046002.3753.DWG
10/2/2025 11:27:53 AM

MISE EN GARDE: L'USAGER DU DOCUMENT TECHNIQUE DOIT ÊTRE CONSCIENT QUE WSP POUR UNE ÉCRITURE MANUWRITE DE BON USAGE ET/OU COMME QUELLE FICHIÈRE TRANSMISE
L'ÉCHÉLLE DE CE DESSIN NE DOIT PAS ÊTRE MODIFIÉE. SI CETTE BARRE NE MESURE PAS 1" AJUSTER VOTRE ÉCHELLE DE TRACÉAGE.

CTR : WSP CAN STANDBY CTR
 IMPRIMÉ LE : Mars 31, 2025 11:25:41 AM
 FICHER ARCH D (24" x 36") : U:\PROJETS\2024\11\CA0046002\3131\BIM\TECHNOS\DESIGN\7_SAM_LAO\CA0046002\3131.DWG
 11/03/2024 11:00:00

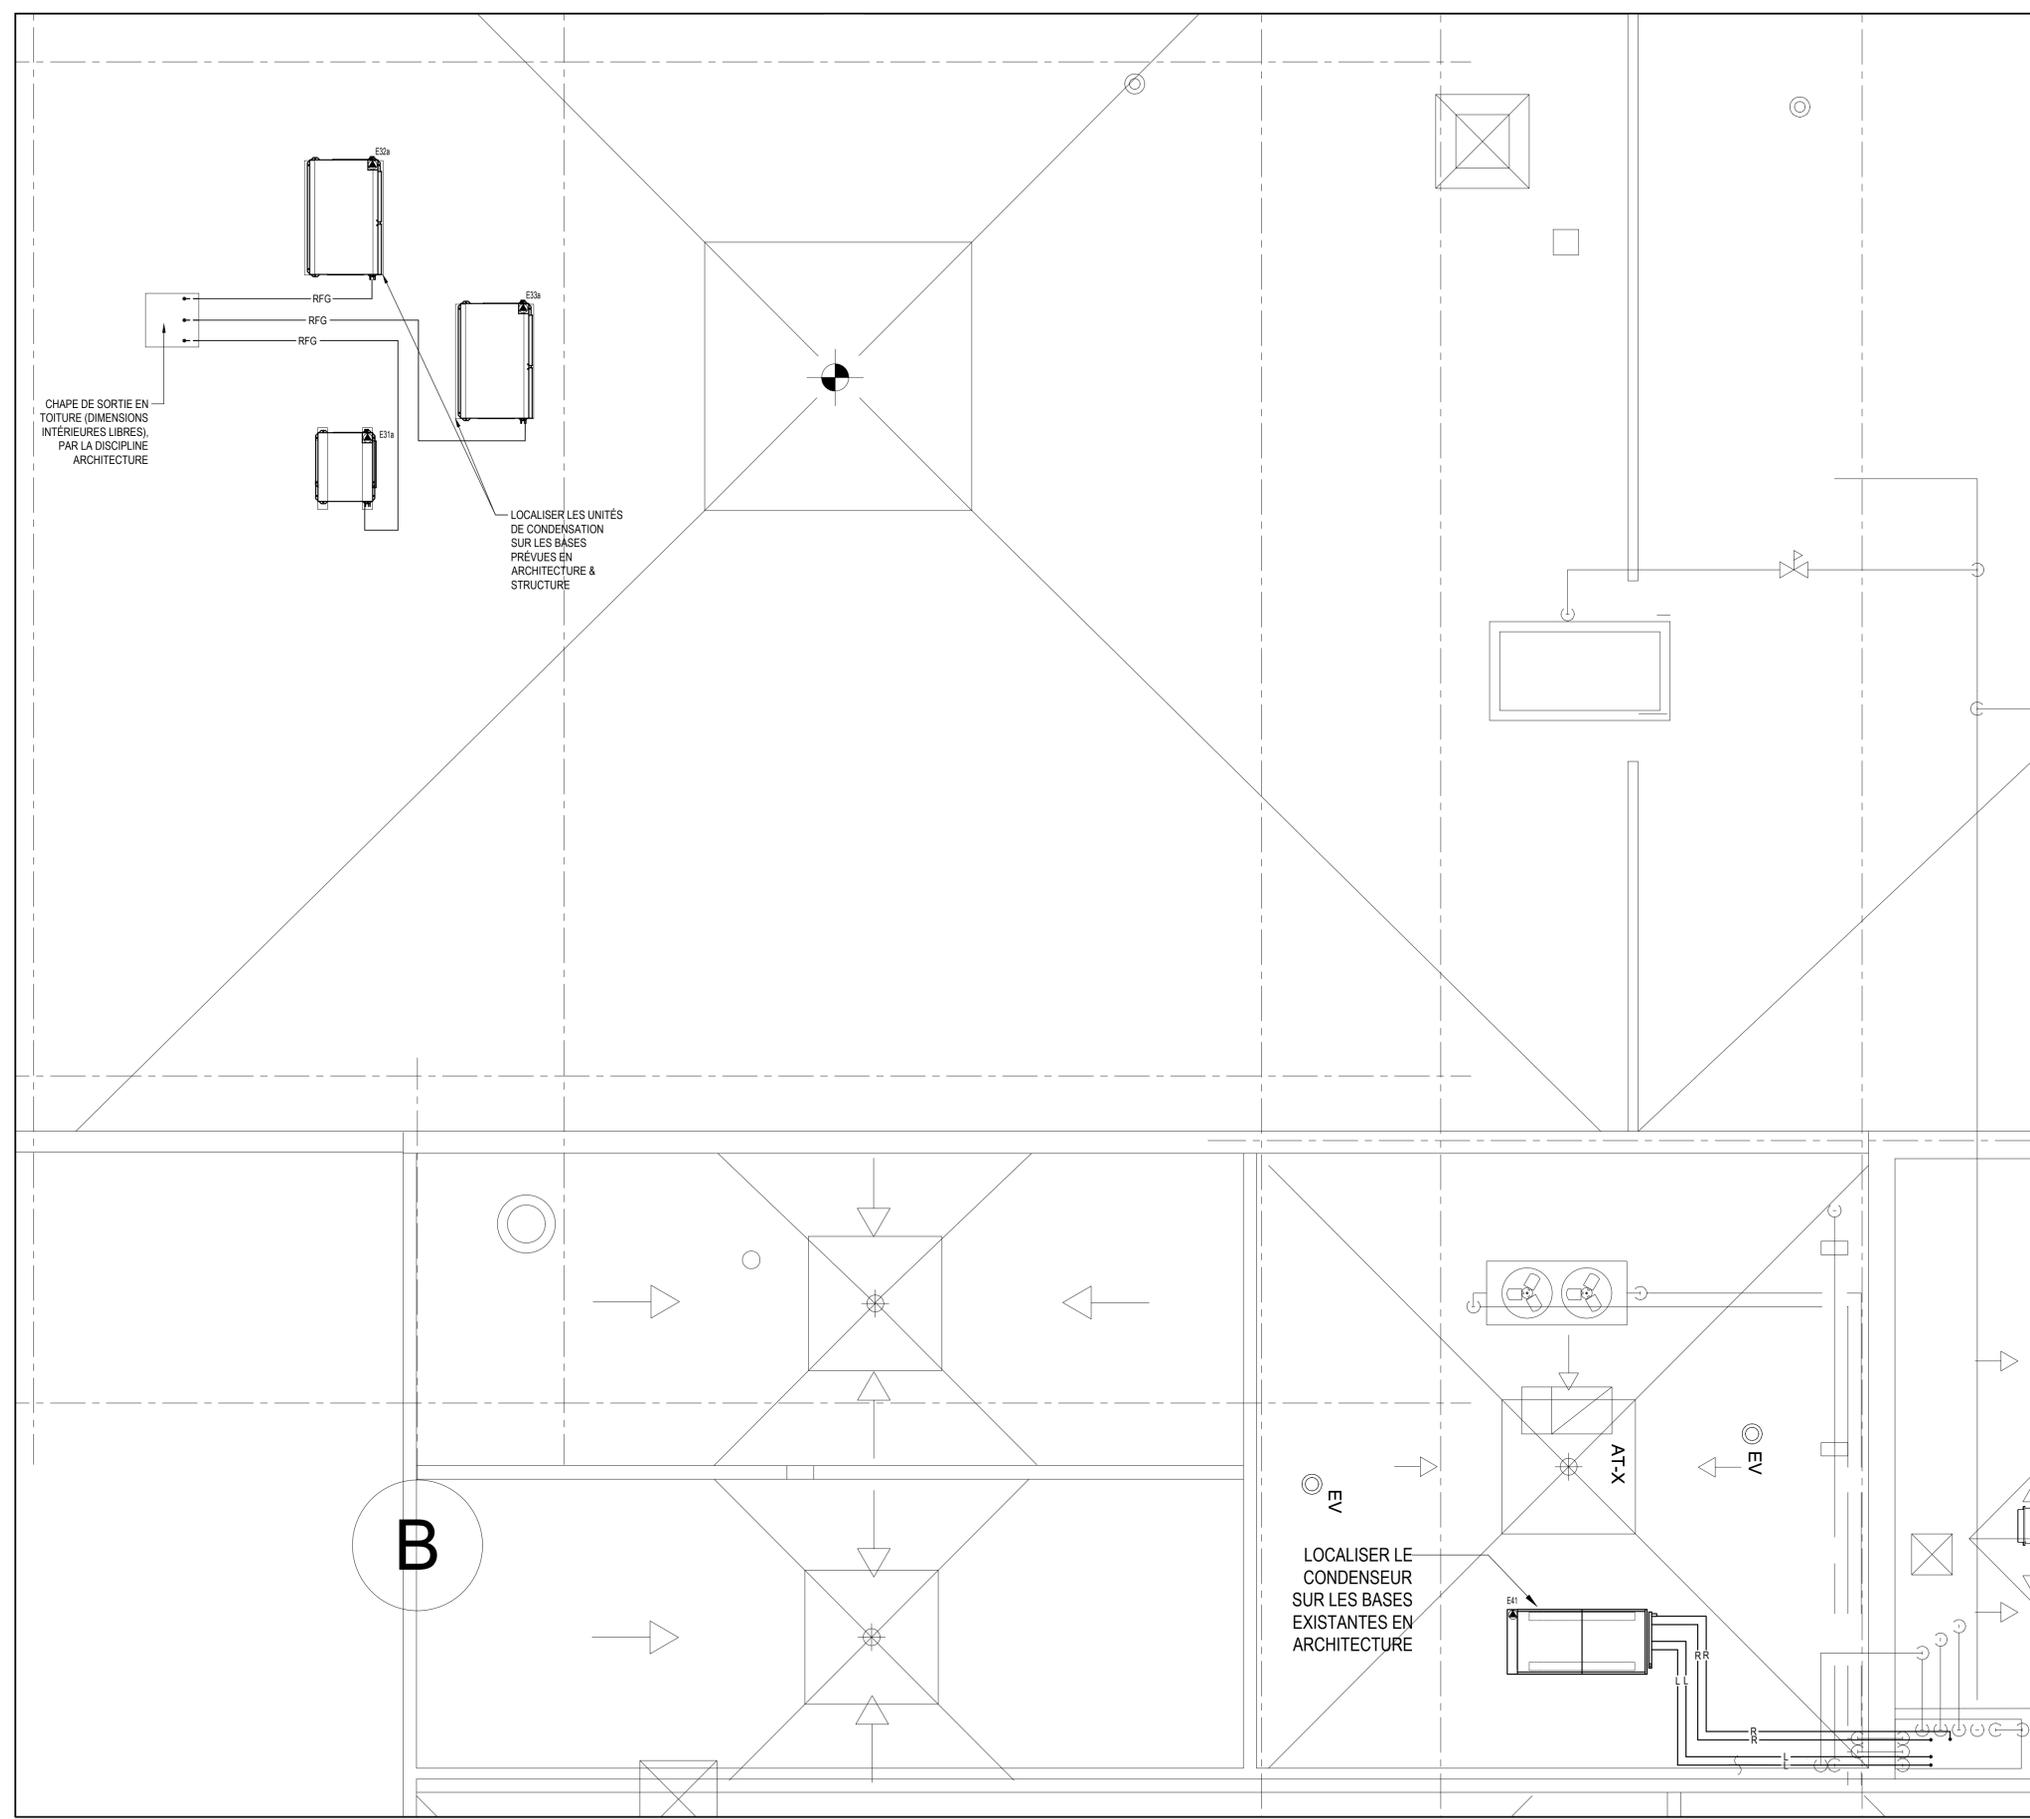

MÉCANIQUE ÉLECTRICITÉ
NIVEAU TOITURE
 ÉCHELLE 1:50

SERVICES ALIMENTAIRES

LÉGENDE DE MÉCANIQUE-ÉLECTRICITÉ

- ⊕ DRAIN DE PLANCHER
- ⊖ DRAIN DE PLANCHER ENTONNOIR OVALE
- ⊗ DRAIN DE PLANCHER OUVERT
- RACCORDEMENT ÉLECTRIQUE DIRECT
- BOÎTE DE JONCTION, FOURNIE ET INSTALLÉE PAR LA DISCIPLINE ÉLECTRICITÉ
- BOÎTE DE JONCTION, FOURNIE ET INSTALLÉE PAR L'ENTREPRENEUR EN ÉQUIPEMENTS DE CUISINE
- ⚡ INTERRUPTEUR, FOURNI ET INSTALLÉ PAR L'ENTREPRENEUR EN ÉQUIPEMENTS DE CUISINE
- ⚡ AVERTISSEUR VISUEL À DEL HYDROFUGE, FOURNIE ET INSTALLÉE PAR L'ENTREPRENEUR EN ÉQUIPEMENTS DE CUISINE (AU MUR)
- ⚡ LAMPES À DEL HYDROFUGES, FOURNIES ET INSTALLÉES PAR L'ENTREPRENEUR EN ÉQUIPEMENTS DE CUISINE (AU PLAFOND)
- ⚡ LAMPES À DEL HYDROFUGES, FOURNIES ET INSTALLÉES PAR L'ENTREPRENEUR EN ÉQUIPEMENTS DE CUISINE
- ⚡ PRISE DE COURANT SIMPLE, FOURNIE PAR L'ENTREPRENEUR EN ÉQUIPEMENTS DE CUISINE, INSTALLÉE PAR LA DISCIPLINE ÉLECTRICITÉ
- ⚡ PRISE TÉLÉPHONIQUE ET INFORMATIQUE, FOURNIE ET INSTALLÉE PAR LA DISCIPLINE ÉLECTRICITÉ
- ⚡ PRISE DE COURANT SIMPLE 120V, FOURNIE PAR LA DISCIPLINE ÉLECTRICITÉ
- ⚡ PRISE DE COURANT DOUBLE 120V, FOURNIE PAR LA DISCIPLINE ÉLECTRICITÉ
- ⚡ PRISE DE COURANT SIMPLE 200V, FOURNIE PAR LA DISCIPLINE ÉLECTRICITÉ
- ⚡ PRISE D'UTILITÉ DANS LE PLANCHER, FOURNIE ET INSTALLÉE PAR LA DISCIPLINE ÉLECTRICITÉ
- ⚡ MODULE DE CONTRÔLE POUR CHAMBRE FROIDE
- CÂBLAGE ÉLECTRIQUE ET / OU CONDUIT DE PLUMBAGE, FOURNI ET INSTALLÉ PAR LES DISCIPLINES MÉCANIQUE / ÉLECTRICITÉ

NOTES :
 - TOUTS LES RACCORDEMENTS INDICÉS SUR CES PLANS SONT TELS QUELS SUR LES ÉQUIPEMENTS, SANS TENIR COMPTE DES COULES, SOUS-PANS, ETC...
 - TOUTES LES MESURES SONT INDICÉES À PARTIR DES SURFACES FINES.

LÉGENDE DE RÉFRIGÉRATION

- TUYAUTEURIE DIRIGÉE VERS LE BAS
- TUYAUTEURIE DIRIGÉE VERS LE HAUT
- RFG TUYAUTEURIE DE RÉFRIGÉRATION : LIGNE DE LIQUIDE ET D'ASPIRATION
- COND TUYAUTEURIE DE RÉFRIGÉRATION : LIGNE DU CONDENSEUR (REFROIDISSEMENT ET CONDENSE)
- ER TUYAUTEURIE DE DÉVACUATION (ÉVENT) DU RÉFRIGÉRANT SOUS PRESSION
- R TUYAUTEURIE DE RÉFRIGÉRATION : LIGNE DE REFOULEMENT
- L TUYAUTEURIE DE RÉFRIGÉRATION : LIGNE DE LIQUIDE
- A TUYAUTEURIE DE RÉFRIGÉRATION : LIGNE D'ASPIRATION
- TUYAUTEURIE DE DRAINAGE
- TUYAUTEURIE, ACCESSOIRE OU ÉQUIPEMENT EXISTANT À CONSERVER
- TUYAUTEURIE, ACCESSOIRE OU ÉQUIPEMENT EXISTANT À DÉMANTÉLER
- △ SONDE DE TEMPÉRATURE AMBIANTE
- ▲ SONDE DE TEMPÉRATURE POUR SERPENTIN / FIN DE DÉGIVRAGE
- CONTRÔLEUR DE TEMPÉRATURE ET DE DÉGIVRAGE (VOIR DEVIS)
- MD MINUTERIE DE DÉGIVRAGE
- MT MINUTERIE TEMPORISÉE 15 MIN
- SECTIONNEURS
* POUR L'ÉVAPORATEUR FOURNI ET INSTALLÉ PAR LE PRÉSENT ENTREPRENEUR ET RACCORDE PAR L'ÉLECTRICITÉ
* POUR L'UNITÉ DE CONDENSATION FOURNI, INSTALLÉ ET RACCORDE PAR L'ÉLECTRICITÉ
- ◇ POINT DE RACCORD ENTRE LA NOUVELLE TUYAUTEURIE ET LA TUYAUTEURIE EXISTANTE

LOCALISER LE
 CONDENSEUR
 SUR LES BASES
 EXISTANTES EN
 ARCHITECTURE

PLAN CLÉ :

NORD

ARCHITECTE :

MÉCANIQUE - ÉLECTRICITÉ :

ÉMISSION - RÉVISION :

NO	DATE	DESCRIPTION	PAR
01	2025-03-31	POUR APPEL D'OFFRES	ARG

SCÉAU :




AVERTISSEMENT :
 CE DESSIN EST LA PROPRIÉTÉ INTELLECTUELLE DE WSP CANADA INC. AUCUNE RÉVISION, REPRODUCTION OU TOUT AUTRE USAGE N'EST PERMIS SANS AUTORISATION ÉCRITE DE WSP CANADA INC. L'ENTREPRENEUR DOIT RA-
 PORTER TOUTES LES DIMENSIONS AUX PLANS ET FAIRE LOCALISER TOUTS LES SERVICES UTILITÉS PUBLICS
 ET TRANSPORTER TOUTES LES BRÈRES OU DIMENSIONS AVANT DE COMMENCER LES TRAVAUX.
 L'ÉCHELLE DE CE DESSIN NE DOIT PAS ÊTRE MODIFIÉE.

ÉCHELLE ORIGINALE : 1" = 50'
 PRÉPARÉ PAR : MAXIME PARÉ & ALEC ROSS-GIRARD, CPI
 ASSISTÉ DE : MATHILDE MORIN, ING.
 MODIFIÉ PAR :
 ASSISTÉ DE :
 DESSINÉ PAR : ALEC ROSS-GIRARD, CPI
 DISCIPLINE : SERVICE ALIMENTAIRE

PROJET : CA0046002.3753
 CLIENT :
Centre de services scolaire au Cœur-des-Vallees Québec
 580, rue Maclaren Est, Gatineau (Qc), J8L 2V2
 # RÉF. CLIENT : MMB-24-040-UC-1

PROJET : **CFP Innovation Outaouais Réfection des chambres froides**
 584, rue Maclaren Est, Gatineau (Qc), J8L 2V2
 TITRE :
MÉCANIQUE ET ÉLECTRICITÉ NIVEAU TOITURE
 # FEUILLET : SA-203 | RV : 01

WSP CANADA INC. EST UN BUREAU D'INGÉNIEUR ET D'ARCHITECTE QUÉBÉCOIS. LE BUREAU D'INGÉNIEUR ET D'ARCHITECTE QUÉBÉCOIS EST UN BUREAU D'INGÉNIEUR ET D'ARCHITECTE QUÉBÉCOIS. LE BUREAU D'INGÉNIEUR ET D'ARCHITECTE QUÉBÉCOIS EST UN BUREAU D'INGÉNIEUR ET D'ARCHITECTE QUÉBÉCOIS.

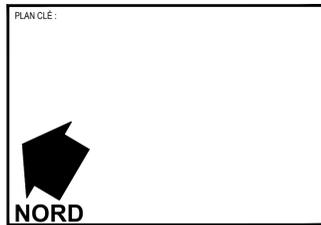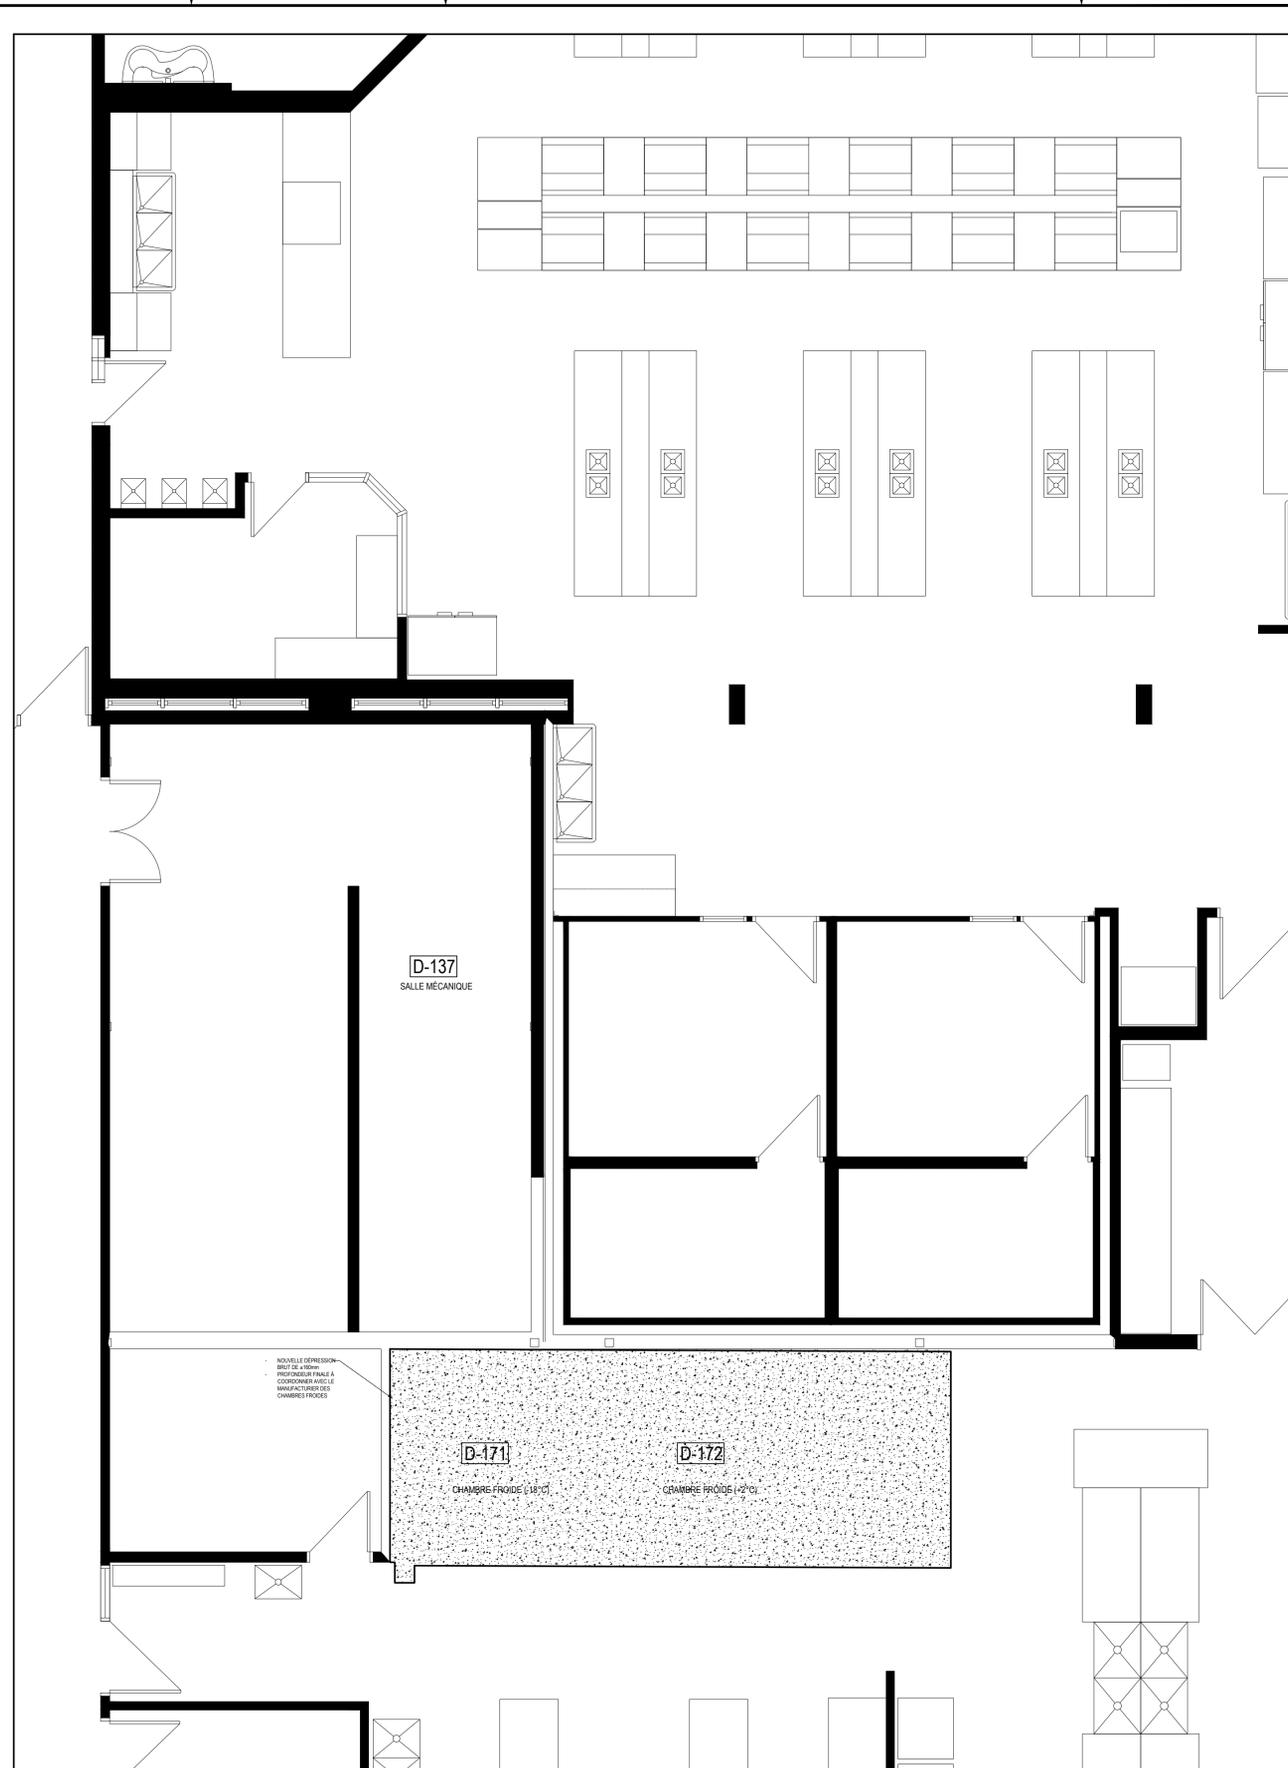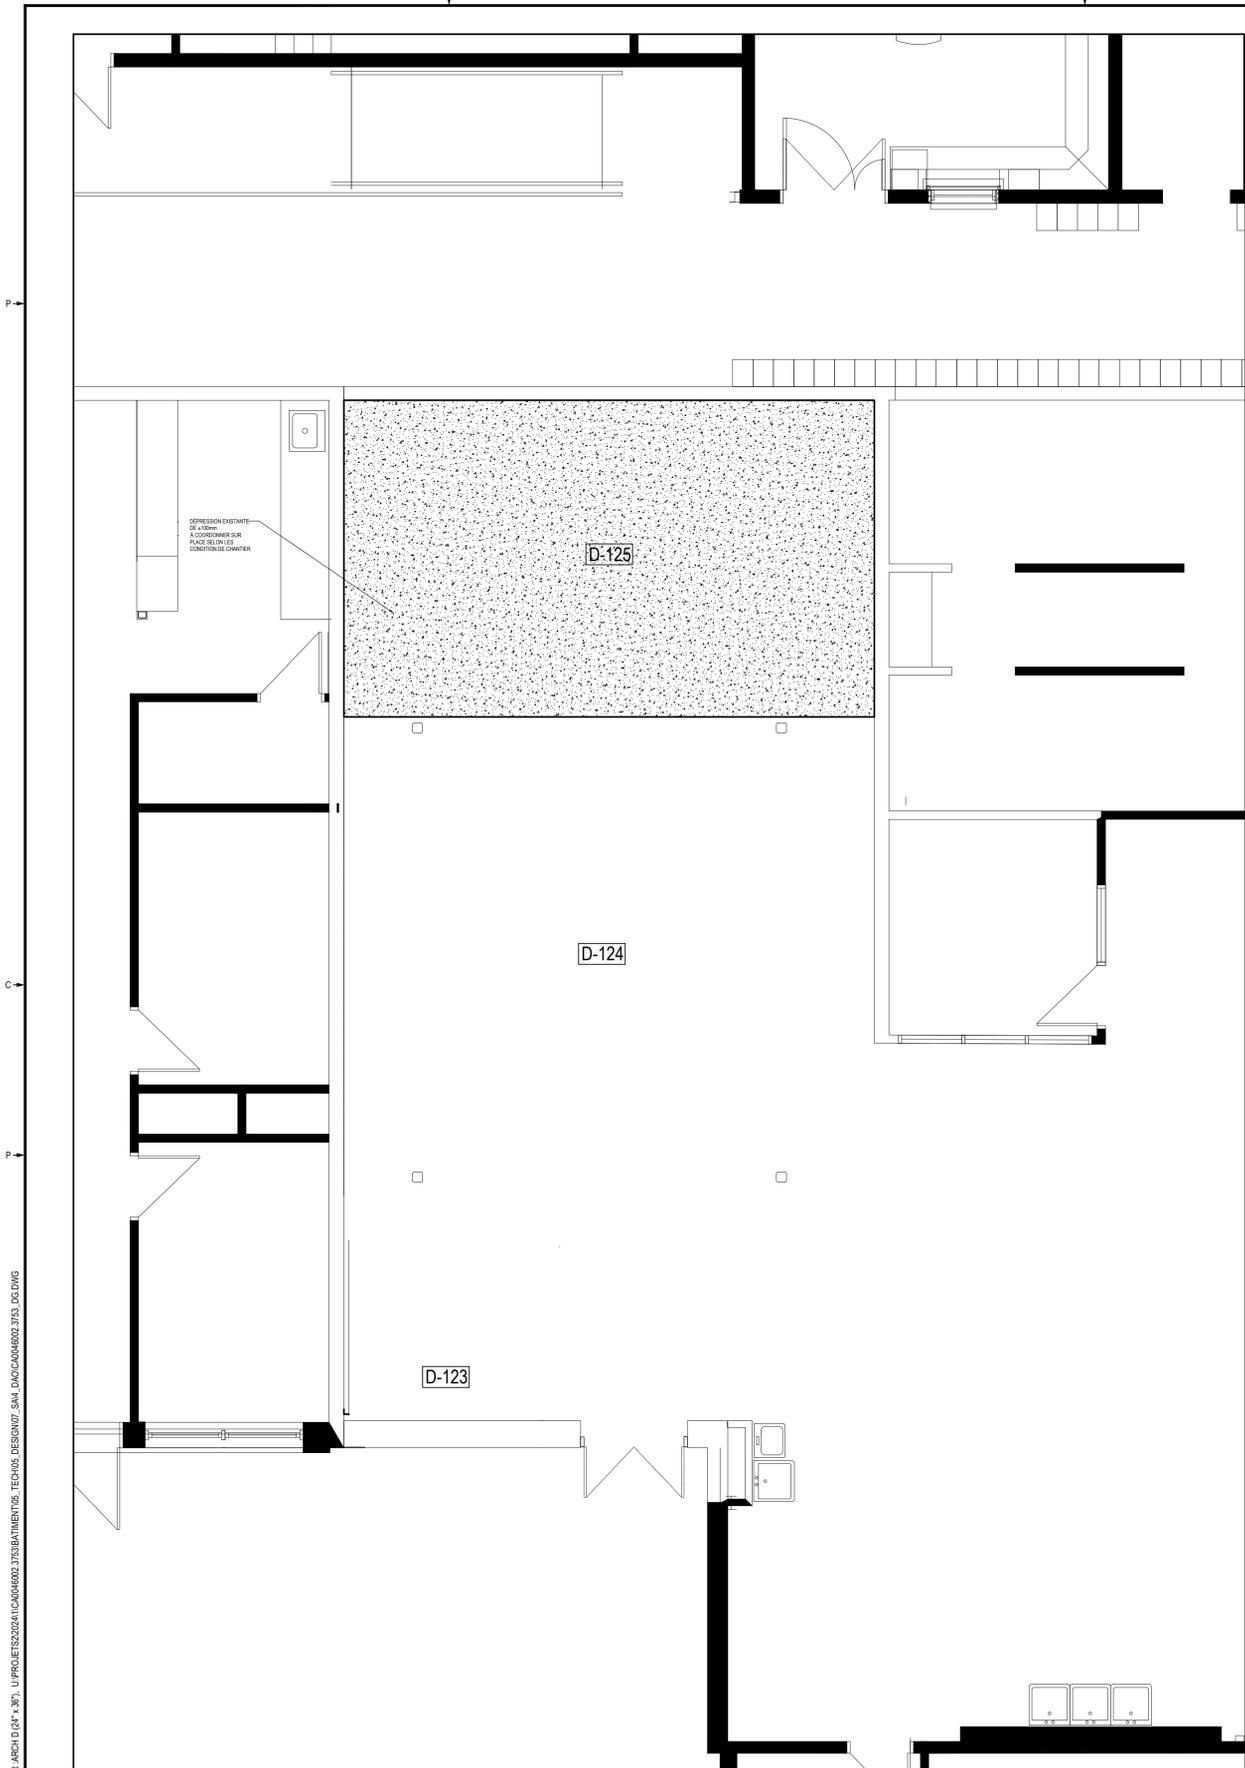

ARCHITECTE :

architecture design

15, Coeur-aigle Gatineau, Québec G9V 4G8 ☎ 819.776.3143 ✉ info@ad.ca 🌐 www.ad.ca

MECANIQUE - ÉLECTRICITÉ :

480, Bd de la Cité suite 200, Gatineau, (Qc) J8T 8R3

ÉMISSION - RÉVISION :

RV.	DATE	DESCRIPTION	PAR
01	2025-03-31	POUR APPEL D'OFFRES	ARG

SCEAU :

2025-03-31

AVERTISSEMENT : CE DESSIN EST LA PROPRIÉTÉ INTELLECTUELLE DE WSP CANADA INC. AUCUNE RÉVISION, REPRODUCTION OU TOUT AUTRE USAGE N'EST PERMIS SANS L'AUTORISATION ÉCRITE DE WSP CANADA INC. L'ENTREPRENEUR DOIT VÉRIFIER TOUTES LES DIMENSIONS AUX PLANS ET FAIRE LOCALISER TOUTS LES SERVICES D'UTILITÉS SOUTERRAINES ET RAPPORTER TOUTES ERREURS OU OMISSIONS AVANT DE COMMENCER LES TRAVAUX. L'ÉCHELLE DE CE DESSIN NE DOIT PAS ÊTRE MODIFIÉE.

DROIT D'AUTEUR :

ÉCHELLE ORIGINALE : _____ DATE : 2025-03-31

PRÉPARÉ PAR : MAXIMÉ PARE & ALEC ROSS-GIRARD, CPI

ASSISTÉ DE : MATHILDE MORIN, ING.

MODIFIÉ PAR : _____

ASSISTÉ DE : _____

DESSINÉ PAR : ALEC ROSS-GIRARD, CPI

DISCIPLINE : SERVICE ALIMENTAIRE

SI CETTE BARRE NE MESURE PAS 1", AJUSTER VOTRE ÉCHELLE DE TRAÇAGE.

1135, BOULEVARD LEBOURGNEUF
QUÉBEC (QUÉBEC) CANADA G2K 0M5
TEL : 418 623-2254 | TÉLÉC : 418 624-1857 | WWW.WSP.COM

PROJET : CA0046002.3753

CLIENT :

Centre de services scolaires
au Cœur-des-Valées
Québec

580, rue Maclaren Est, Gatineau (Qc), J8L 2W2

REF. CLIENT : NMB-24-040-UC-1

PROJET : CFP Innovation Outaouais Réfection des chambres froides

584, rue Maclaren Est, Gatineau (Qc), J8L 2W2


TITRE : DÉPRESSIONS

FEUILLET : SA-400


RV. 01

CTR : WSP CAN. 25/04/2025 09:58
 IMPRIMÉ LE : Mars 31, 2025 11:21:22 AM
 FICHER ARCHITECTURE : U:\PROJET\2024\CA0046002.3753\BATTIMENT\05_TECHNO\DESIGN\05_SAV_DAO\CA0046002.3753_DG.DWG
 10/10/2025 10:58:11 AM

WSP GARDE L'ORIGINAL DU DOCUMENT TECHNOLOGIQUE QUE NOUS VOUS TRANSMETTONS A FÊTE AUTHENTIFIÉE ET SÉRIÉMENT PAR WSP POUR UNE PÉRIODE MINIMALE DE DIX ANS, ÉTANT DONNÉ QUE LE FICHER TRANSMIS EST UN DOCUMENT ÉLECTRONIQUE.

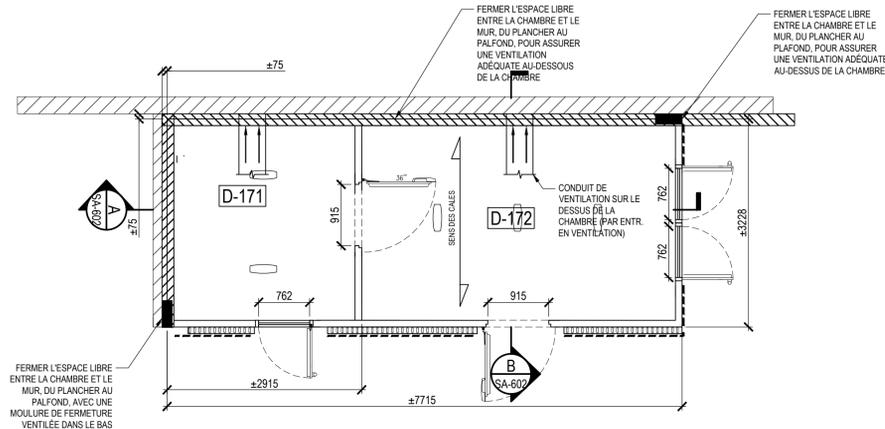

16 : CHAMBRE FROIDE 2° C
20 : CHAMBRE FROIDE -18° C

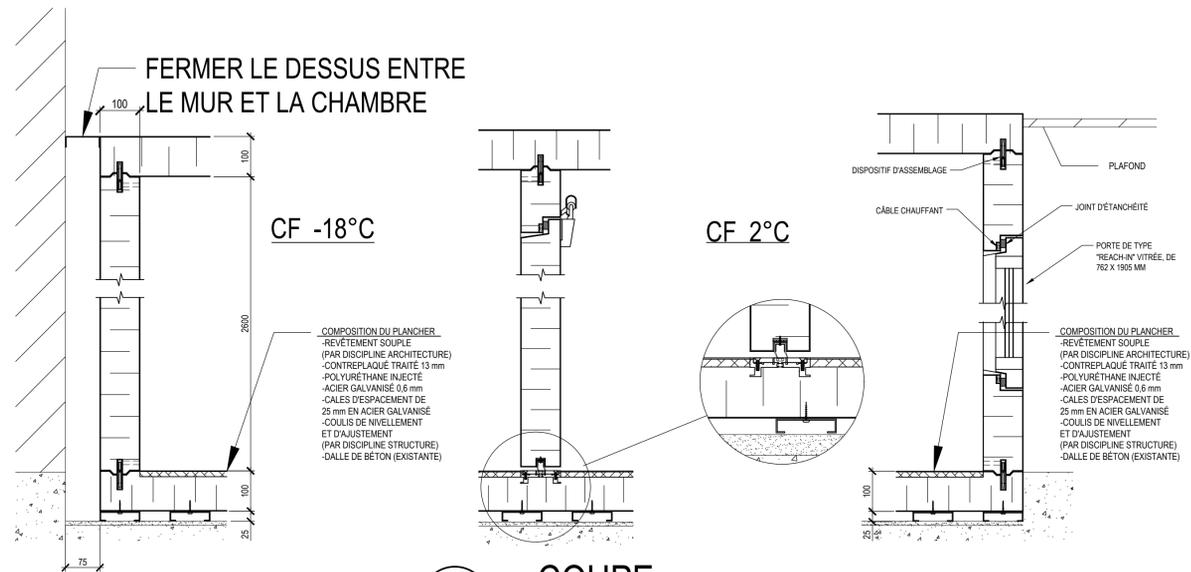


A
SA-602
COUPE

NOTES SPÉCIFIQUES - CHAMBRES FROIDES :


- LES CHAMBRES FROIDES DOIVENT ÊTRE CERTIFIÉES AHF / NQIN ET NSF-7.
- LE DÉMANTÈLEMENT DES INSTALLATIONS EXISTANTES DOIT ÊTRE COORDONNÉ AVEC LE CLIENT.
- LES CHAMBRES FROIDES DOIVENT ÊTRE INSTALLÉES SUR UNE SURFACE DE PLANCHER PARFAITEMENT AU NIVEAU.
- ENVELOPPE DE LA CHAMBRE FROIDE:
 - LA TEMPÉRATURE AMBIANTE DOIT ÊTRE MANTENUE ENTRE 18°C ET 20°C.
 - UNE VENTILATION DE L'ESPACE CLOSÉ AUTOUR ET EN DESSOUS DE LA CHAMBRE FROIDE DOIT ÊTRE PRÉVUE.
 - TOUTES LES MOULURES DE FERMETURES ET PLUNGS DOIVENT SÊLER SUR LEUR PÉRIMÈTRE (SILONE, OU ÉQU.)
- TOUTS LES PERCEMENTS ET PÉNÉTRATIONS AUX PANNEAUX DE CHAMBRE FROIDE DOIVENT ÊTRE SCÉLÉS ET SOULÉS.
- LES BOLLONS OU ÉLÉMENTS DE SERRAGE DOIVENT ÊTRE DISSIMULÉS AVEC DES CAPUCHONS SANITAIRES DE MÊME COULEUR QUE LA CHAMBRE FROIDE.
- L'ENTREPRENEUR EN RÉFRIGÉRATION DOIT COORDONNER TOUTS LES PERCEMENTS, SUSPENSIONS, ET AUTRES ÉLÉMENTS CONNEXES AUX CHAMBRES FROIDES AVEC LES SOUS-TRAITANTS DISCIPLINES CONCERNÉS.
- L'ENTREPRENEUR DOIT COORDONNER LES RACCORDEMENTS (électricité, plomberie, contrôle, et autres) AUX CHAMBRES FROIDES POUR ASSURER LEUR PARFAIT FONCTIONNEMENT.

TOUTES DIMENSIONS INDICÉES SONT ASSUJETTIES À DES CHANGEMENTS POUR S'ADAPTER AUX CONDITIONS FINALES DE CHANTIER. L'ENTREPRENEUR DOIT VALÉRIER TOUTES LES MESURES AVANT DE PROCÉDER À LA FABRICATION OU COMMANDE D'ÉQUIPEMENTS.


LES ÉCHELLES INDICÉES SUR CES PLANS SONT BASÉES SUR UN FORMAT DE FEUILLE "A1"

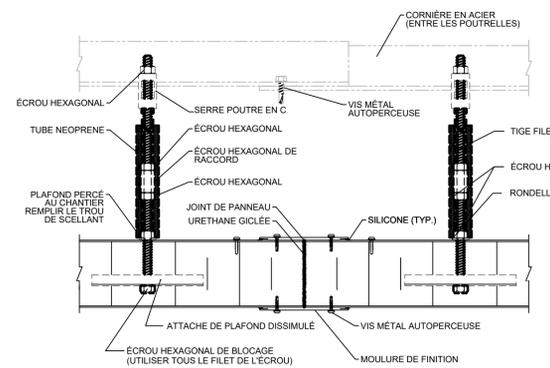

DÉTAILS TYP. DE SUSPENSION POUR
LES PANNEAUX DE CHAMBRE FROIDE

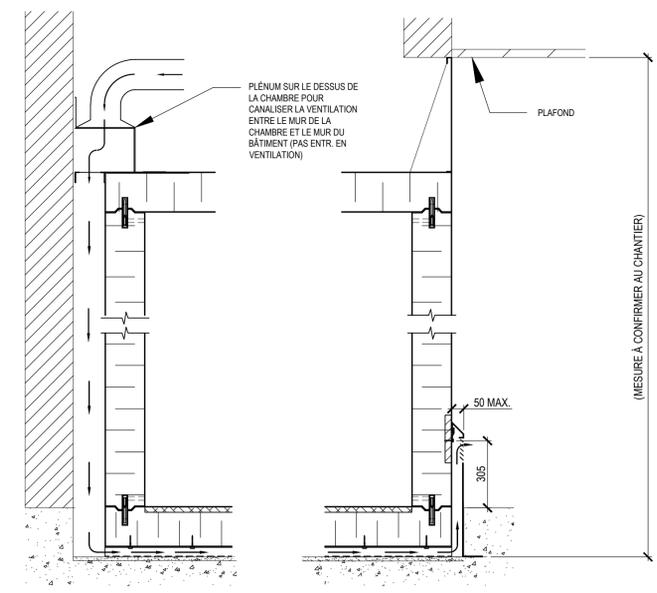

B
SA-602
COUPE

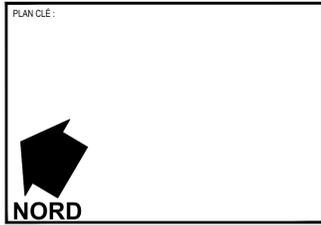

ARCHITECTE:
IFAD architecture design
15, Couraige, Gatineau, Québec
H9R 4A4
T: 819.776.3143
E: info@ifad.ca
W: www.ifad.ca

MÉCANIQUE - ÉLECTRICITÉ:
wsp
480, Bd de la Cité suite 200, Gatineau, (Qc) J8T 8R3

EMISSION - RÉVISION :

NO	DATE	DESCRIPTION	PAR
01	2025-03-31	POUR APPEL D'OFFRES	ARG
RV			PAR

SCÉAU :

AVERTISSEMENT : CE Dessin est la propriété intellectuelle de WSP CANADA INC. AUCUNE RÉVISION, REPRODUCTION OU TOUT AUTRE USAGE N'EST PERMIS SANS AUTORISATION ÉCRITE DE WSP CANADA INC. L'ENTREPRENEUR DOIT VÉRIFIER TOUTES LES DIMENSIONS AUX PLANS ET FAIRE LOCALISER TOUTS LES SERVICES UTILISÉS PUBLICS ET RAPPORTEZ TOUTS ERREURS OU OMISSIONS AVANT DE COMMENCER LES TRAVAUX. L'ÉCHELLE DE CE Dessin NE DOIT PAS ÊTRE MODIFIÉE.

DRIT D'AUTEUR :

ÉCHELLE ORIGINALE : AUCUNE

PRÉPARÉ PAR : MAXIMÉ PARE & ALEC ROSS-GIRARD, CPI

ASSISTÉ DE : MATHILDE MORIN, ING.

MODIFIÉ PAR : -

ASSISTÉ DE : ALEC ROSS-GIRARD, CPI

DISCIPLINE : SERVICE ALIMENTAIRE

DATE : 2025-03-31

SI CETTE BARRE NE MESURE PAS 1" AJUSTER VOTRE ÉCHELLE DE TRACÉAGE.

wsp

1135, BOULEVARD LEBOURGNEUF
QUÉBEC (QUÉBEC) CANADA G2K 0M5
TEL. : 418 623-2254 | TÉLÉC. : 418 624-1857 | WWW.WSP.COM

PROJET : CA0046002.3753

CLIENT : Centre de services scolaire au Cœur-des-Vallées Québec

580, rue Maclaren Est, Gatineau (Qc), J8L 2W2

RÉF. CLIENT : MMB-24-040-UC-1

PROJET : CFP Innovation Outaouais Réfection des chambres froides

584, rue Maclaren Est, Gatineau (Qc), J8L 2W2

TITRE : DÉTAILS D'AMÉNAGEMENT CHAMBRES FROIDES SECTEUR PRÉPARATION

FEUILLET : SA-602

RV : 01

