


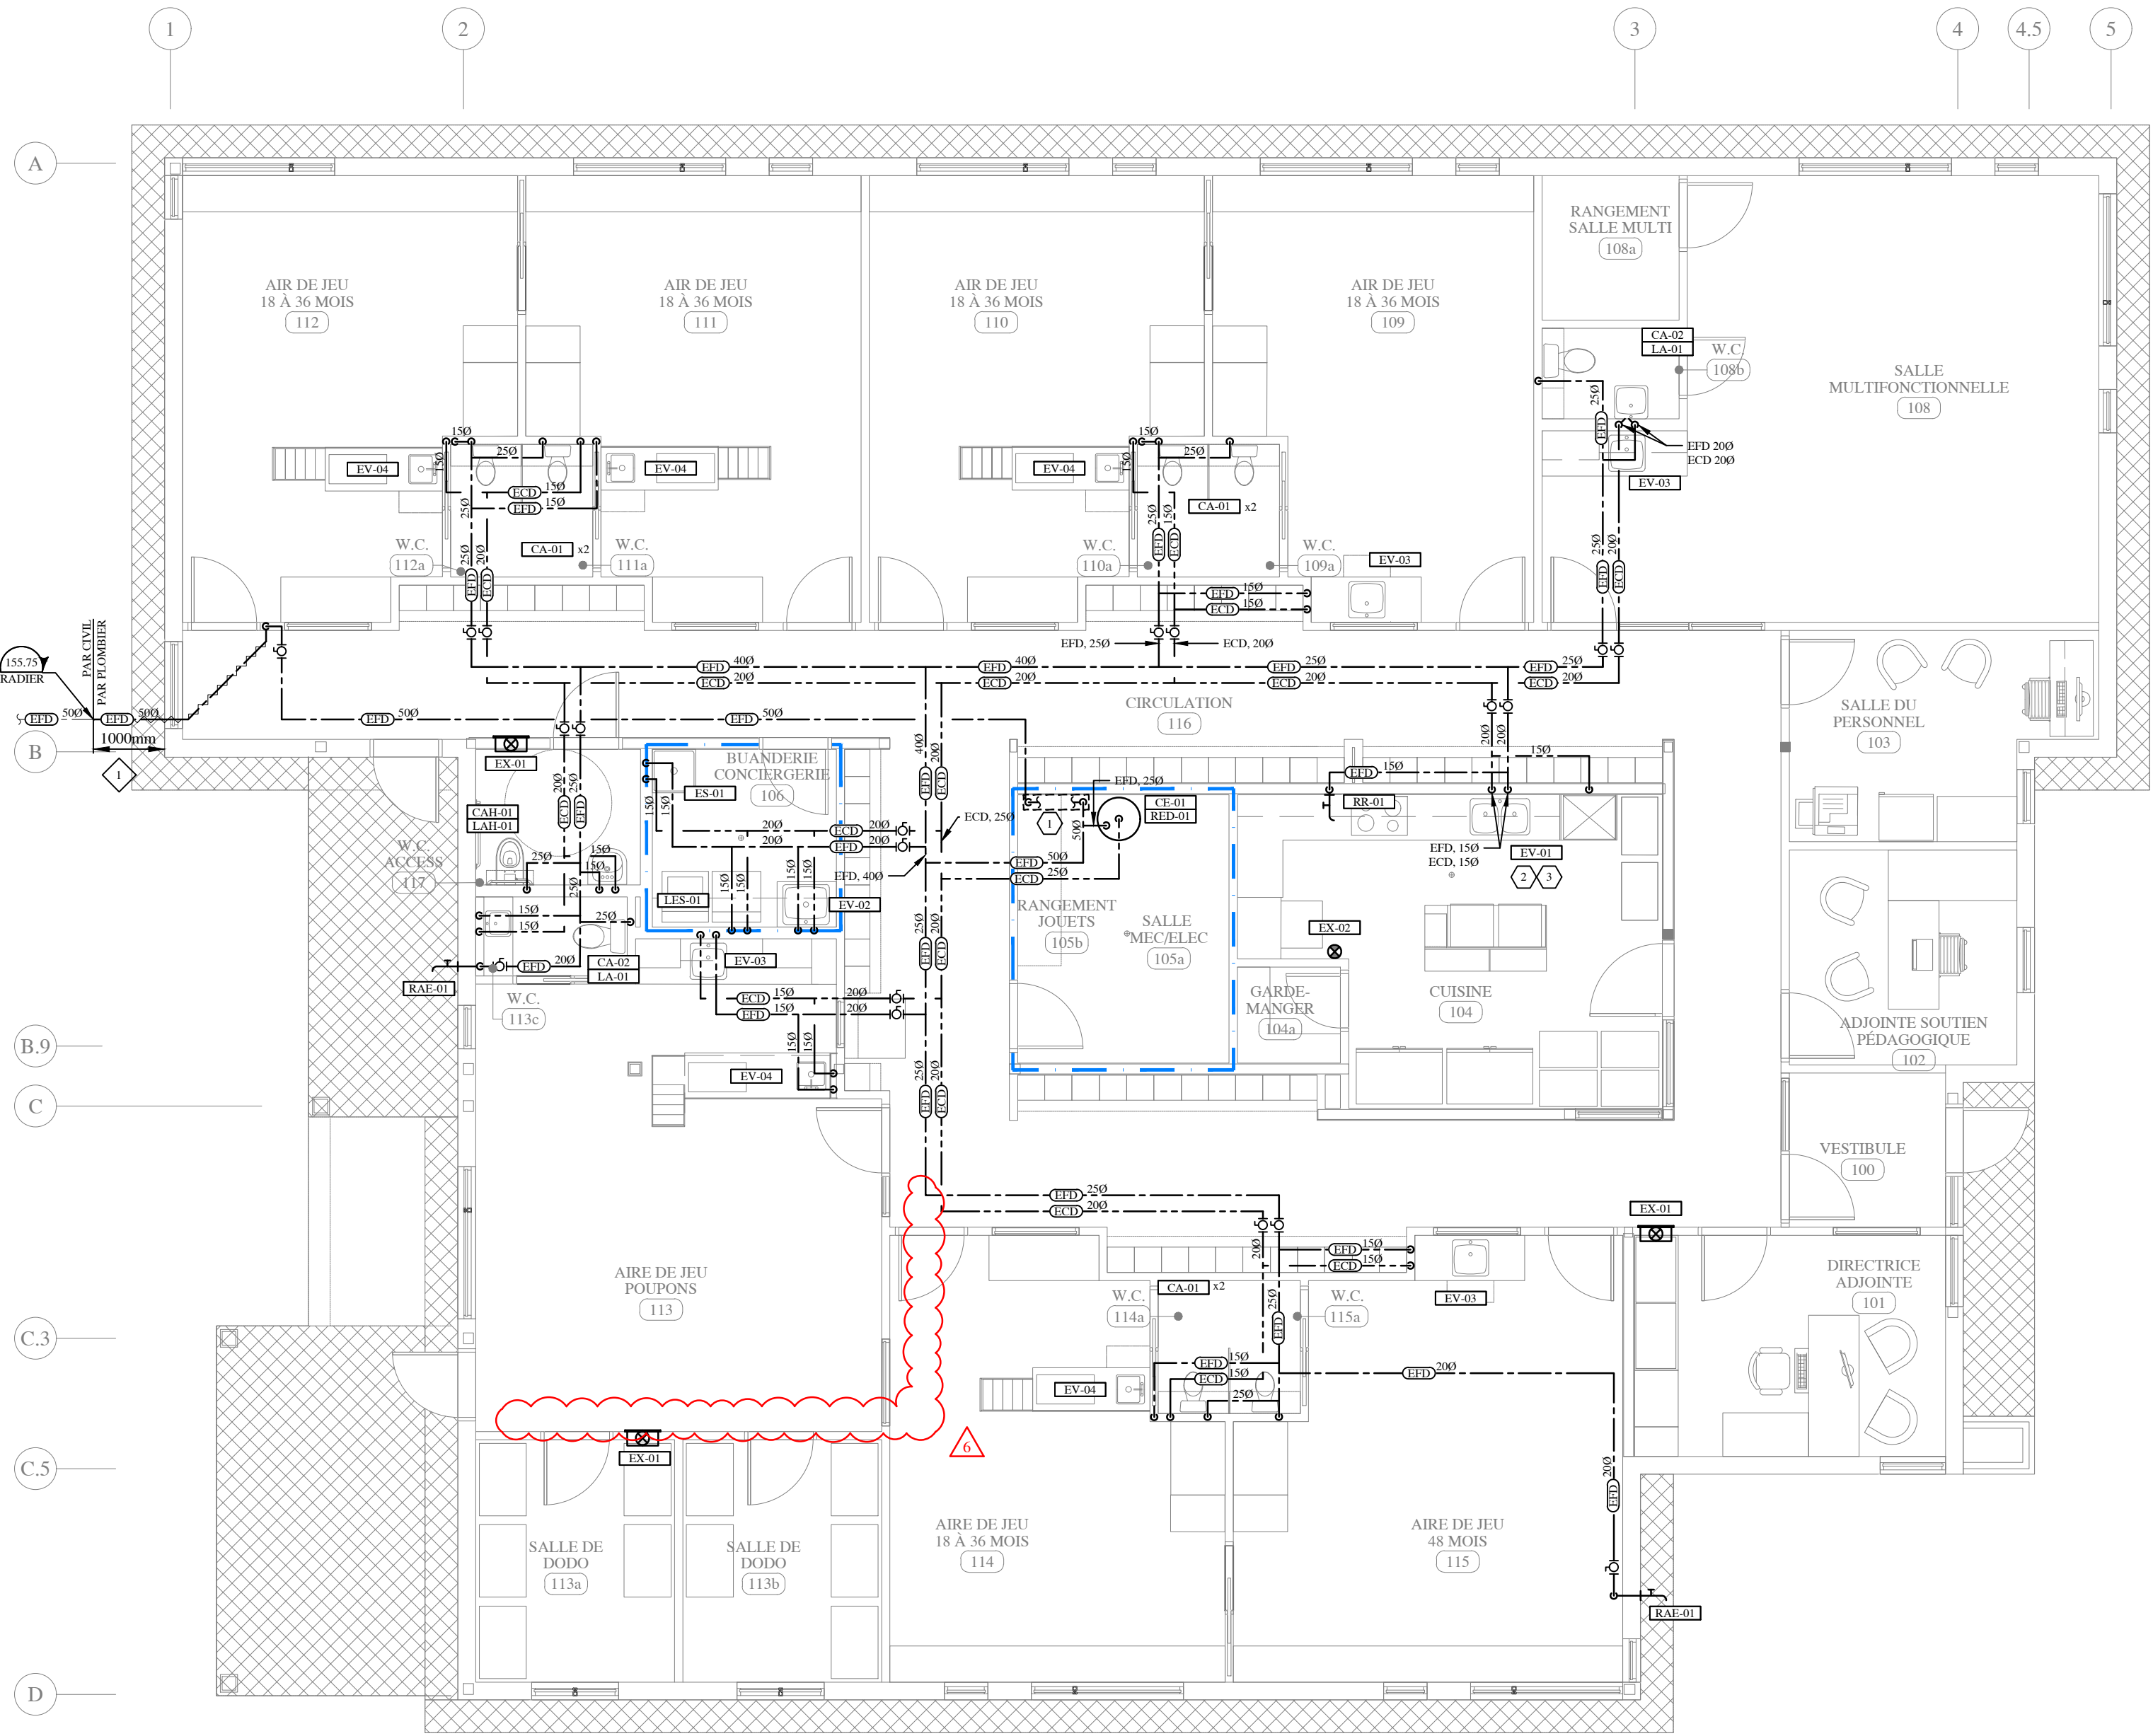

1 PLAN DU REZ-DE-CHAUSSÉE
ÉCHELLE = 1:75

NOTE(S)

- ENTRÉE D'EAU DOMESTIQUE, VOIR DÉTAIL.
- PRÉVOIR LE RACCORDEMENT DU LAVE-VAISSELLE.
- DRAIN OUVERT INSTALLÉ À L'INTÉRIEUR DU CABINET ET/OU SOUS L'ÉVIER DE CUISINE C/A ÉLÉMENT THERMOSTATIQUE DE RÉDUCTION DE TEMPÉRATURE DE L'ÉVACUATION DU LAVE-VAISSELLE À UNE TEMPÉRATURE MAXIMALE DE 60°C, VOIR DÉTAIL.

NOTE(S) PARTICULIÈRE(S)

- JUSQU'À 1m DU BÂTIMENT PAR L'ENTREPRENEUR PLOMBERIE, LA SUITE PAR AUTRES.

TABLEAU DES APPAREILS DE PLOMBERIE

IDENTIFICATION	MARQUE MODÈLE	DESCRIPTION	ROBINET MARQUE MODÈLE	REMARQUE(S)	RACCORDS			NOTE(S)	RÉVISION
					EFD	ECD	DRAIN		
CA-01	AMERICAN STANDARD 2385.001	CABINET D'AISSANCE ENFANT ROBINET DE CHASSE	SOLAN 111-1.28DFB	C/A SIÈGE ET BRUTE À 305mm (12") C/C DU MUR	250	-	800	2	
CA-02	AMERICAN STANDARD 3451001	CABINET D'AISSANCE ROBINET DE CHASSE	SOLAN 111-1.28DFB	C/A SIÈGE ET BRUTE À 305mm (12") C/C DU MUR HAUTEUR STANDARD	250	-	800	2	
CAH-01	AMERICAN STANDARD 3351101.020	CABINET D'AISSANCE MORILLITÉ RÉDUITE ROBINET DE CHASSE	SOLAN 111-1.28DFB	C/A SIÈGE CENTOCO 820 STSE-001, CERTIFIÉ ADA HAUT DU SIÈGE S'EST ENTRE 432mm (17") ET 483mm (19") DU PLANCHER FINI	250	-	800	2	
CE-01	GIANT 1122B-1-06S	CHAUFFE-EAU 100 GALLONS	-	6000W @ 240V-10, C/A CUVERTE DE RÉTENTION DE MARQUE OATEY 32"Ø C/A RACCORD 1"Ø RACCORDEMENT EN PARALLÈLE	400	400	-	2	
DAR-01	APPROUVÉ PAR LA VILLE PROTECTION MODÈLE	DISPOSITIF ANTI-REPOSEMENT	-	ENTRÉE D'EAU DOMESTIQUE ACCEPTÉ PAR LA VILLE	500	-	-	2	
DP	MIFAB F1100	DRAIN DE PLANCHER	-	C/A TAMIS EN ACIER INOXYDABLE ET DISPOSITIF DE MAINTIEN DE GARDE D'EAU DU TYPE À INSERTION DE MARQUE PROSET SYSTEM INC. MODÈLE TRAP GUARD SÉRIE TG.	-	-	800	2	6
DPE	MIFAB F1100C-EG	DRAIN DE PLANCHER ENTONNOIR	-	C/A TAMIS EN ACIER INOXYDABLE, EXTENNOIR OVALE EN ACIER INOXYDABLE DE 4"Ø, DISPOSITIF DE MAINTIEN DE GARDE D'EAU DU TYPE À INSERTION DE MARQUE PROSET SYSTEM INC. MODÈLE TRAP GUARD SÉRIE TG.	-	-	800	2	
ES-01	STERN-WILLIAMS MTB-2424	ÉVIER DE SERVICE 24"x24"	STERN-WILLIAMS T-10-VB	C/A REBORD DE PROTECTION EN VINYLE V-70, BOYAU ET CROCHET MURAL T-35, SUPPORT DE VADROUILLE T-40 ET PANNEAU DE PROTECTION MURAL BP	150	150	500	1,2	
EV-01	FRANKE COMMERCIAL LBD6410PB-1	ÉVIER DE CUISINE DOUBLE 31"x20"x10"	STYLISH MILANO K-107R	-	150	150	500	1,2	
EV-02	FRANKE COMMERCIAL LBS6808P-1	ÉVIER SIMPLE SUR COMPTOIR 20"x20"x8"	AMERICAN STANDARD HILLSDALE 7642300	-	150	150	500	1,2	
EV-03	FRANKE COMMERCIAL LBS6808P-1	ÉVIER SIMPLE SUR COMPTOIR 20"x20"x8"	GROHE CONCETTO 32 665	C/A MITIGEUR THERMOSTATIQUE MT-01	150	150	800	1,2	6
EV-04	KINDRED QSL1719-8	ÉVIER SIMPLE SUR COMPTOIR 17"x17"x8"	GROHE CONCETTO 32 665	C/A MITIGEUR THERMOSTATIQUE MT-01	150	150	500	1,2	
IG-01	ENDURA 3935A03	INTERCEPTEUR DE GRAISSE 35 USGPM	-	INSTALLÉ DANS LE SOL INTERVALLES D'ENTRETIEN MINIMAUX 90 JOURS	-	-	800	2	
LA-01	AMERICAN STANDARD PENLYN 0373.027	LAVABO MURAL	AMERICAN STANDARD COLONY 7075.000	C/A MITIGEUR THERMOSTATIQUE MT-01 C/A SUPPORT MURAL	150	150	500	1,2	
LAH-01	PROFLO PF3411	LAVABO MURAL MOBILITÉ RÉDUITE	HFLO SOU'22CP	CERTIFIÉ ADA C/A MITIGEUR THERMOSTATIQUE MT-01 C/A SUPPORT MURAL	150	150	500	1,2	
LES-01	SILOUX CHIEF 688-G11XR	BOÎTE DE RACCORDEMENT POUR LESSIVEUSE	-	C/A CADRE ET AMORTISSEUR DE COUPS DE BÉLIER	150	150	500	2	
MT-01	LAWLER TMM-1070	MITIGEUR THERMOSTATIQUE	-	AUX APPAREILS	120	120	-	2	
RAE-01	WATTS FH-1-M1	ROBINET D'ARROSAGE EXTÉRIEUR	-	ANTIGEL C/A VIDANGE AUTOMATIQUE	200	-	-	2	
RN	MIFAB C1100S-1	REGARD DE NETTOYAGE	-	-	-	-	VOIR PLAN	2	
RED-01	AMTROL ST-12C-DD	RÉSERVOIR D'EXPENSION DOMESTIQUE	-	PRESSIION MAXIMALE 1034KPA	-	-	1000	2	
RR-01	STYLISH ASTI K-145	ROBINET DE REMPLISSAGE	-	-	150	-	-	2	

- NOTE(S)
- LE TYPE D'INSTALLATION SUR COMPTOIR / SOUS-COMPTOIR / INTÉGRÉ AU COMPTOIR SERA À CONFIRMER AVEC L'ARCHITECTURE AVANT DE PROCÉDER À L'ACHAT DES APPAREILS.
 - TOUS LES ÉQUIVALENTS DOIVENT ÊTRE ENVoyÉS À L'ÉQUIPE DE DESIGN POUR APPROBATION AVANT NOTRE REVUE.

TABLEAU DES EXTINCTEURS PORTATIFS


IDENTIFICATION	MARQUE MODÈLE	INSTALLATION	CAPACITÉ	COTE CLASSEMENT	SURFACE MAXIMUM PAR EXTINCTEUR		DISTANCE MAXIMALE DU PARCOURS ENTRE LES EXTINCTEURS	NOTE(S)	RÉVISION
					RISQUE FAIBLE	RISQUE ORDINAIRE			
EX-01	CABINET SEMI-ENCASTRÉ 102RS	CABINET ENCASTRÉ 102F	5 Lbs	3-A : 10-B : C	p ²	p ²	p ¹	1,2,3,4	
EX-02	STRIKE FIRST SF-6LK	CROCHET MURAL W160600	1.6 Gallons (6 Litres)	1-A : K	-	-	-	1,2	

- NOTE(S)
- LE DESSUS DES EXTINCTEURS PORTATIFS DOIT ÊTRE INSTALLÉ À UNE HAUTEUR MAXIMALE DE 1500mm (60po) PAR RAPPORT AU PLANCHER FINI ET LE DESSOUS NE DOIT PAS ÊTRE SITUÉ À MOINS DE 100mm (4po) DU PLANCHER FINI.
 - CROCHET MURAL / CABINET DE MARQUE NATIONAL FIRE EQUIPMENT LTD.
 - C/A ASSEMBLAGE ANTI-VANDALE MODÈLE CYL-87100 INSTALLÉ EN USINE PAR LE MANUFACTURIER. REMETTRE LES CLÉS AU PROPRIÉTAIRE.
 - INSTALLATION DANS UN MUR DE 100mm (4po) MINIMUM.

Plan clé
Key plan



Sceaux
Stamps

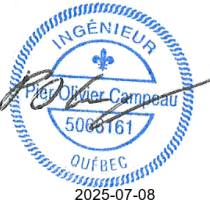

Architecte
Architect



Entrepreneur général
General contractor



Structure
Structure



Expert-Conseil
Consultant Expert



15, Rue de Valcourt, Unité 6
Gatineau, Québec J8T 8H1
(819) 243-8383
info@groupe.lca.ca

Émis ou révisé
Issued or revised

No.	Description	Date
6	ADDENDA ADD-M01	2025-07-08
5	APPEL D'OFFRES	2025-06-16
4	AUTORISATION MFA	2025-05-09
3	COORDINATION 90%	2025-02-14
2	COORDINATION 66%	2025-01-17
1	COORDINATION 50%	2024-08-30

Projet
Project

CPE 1-2-3 PICABOU

RUE CLARENDON, SHAWVILLE, QC, J0X 2Y0

Dessin
Drawing

MÉCANIQUE
PLOMBERIE
EAU DOMESTIQUE
PLAN DE REZ-DE-CHAUSSÉE

Approuvé par
Approved by

P.-O. Campeau, ing.

Conçu par
Designed by

P.-O. Campeau, ing. / R. Boucher, T.P.

Dessiné par
Drawn by

G. Barabé, Tech.

Date

Échelle

T.Q.I.

No. du projet LC

No. de la feuille

LC project no.

Sheet no.

LC24-041

M-220

CE DOCUMENT NE DOIT PAS ÊTRE UTILISÉ À DES FINS DE CONSTRUCTION OU D'INSTALLATION.