


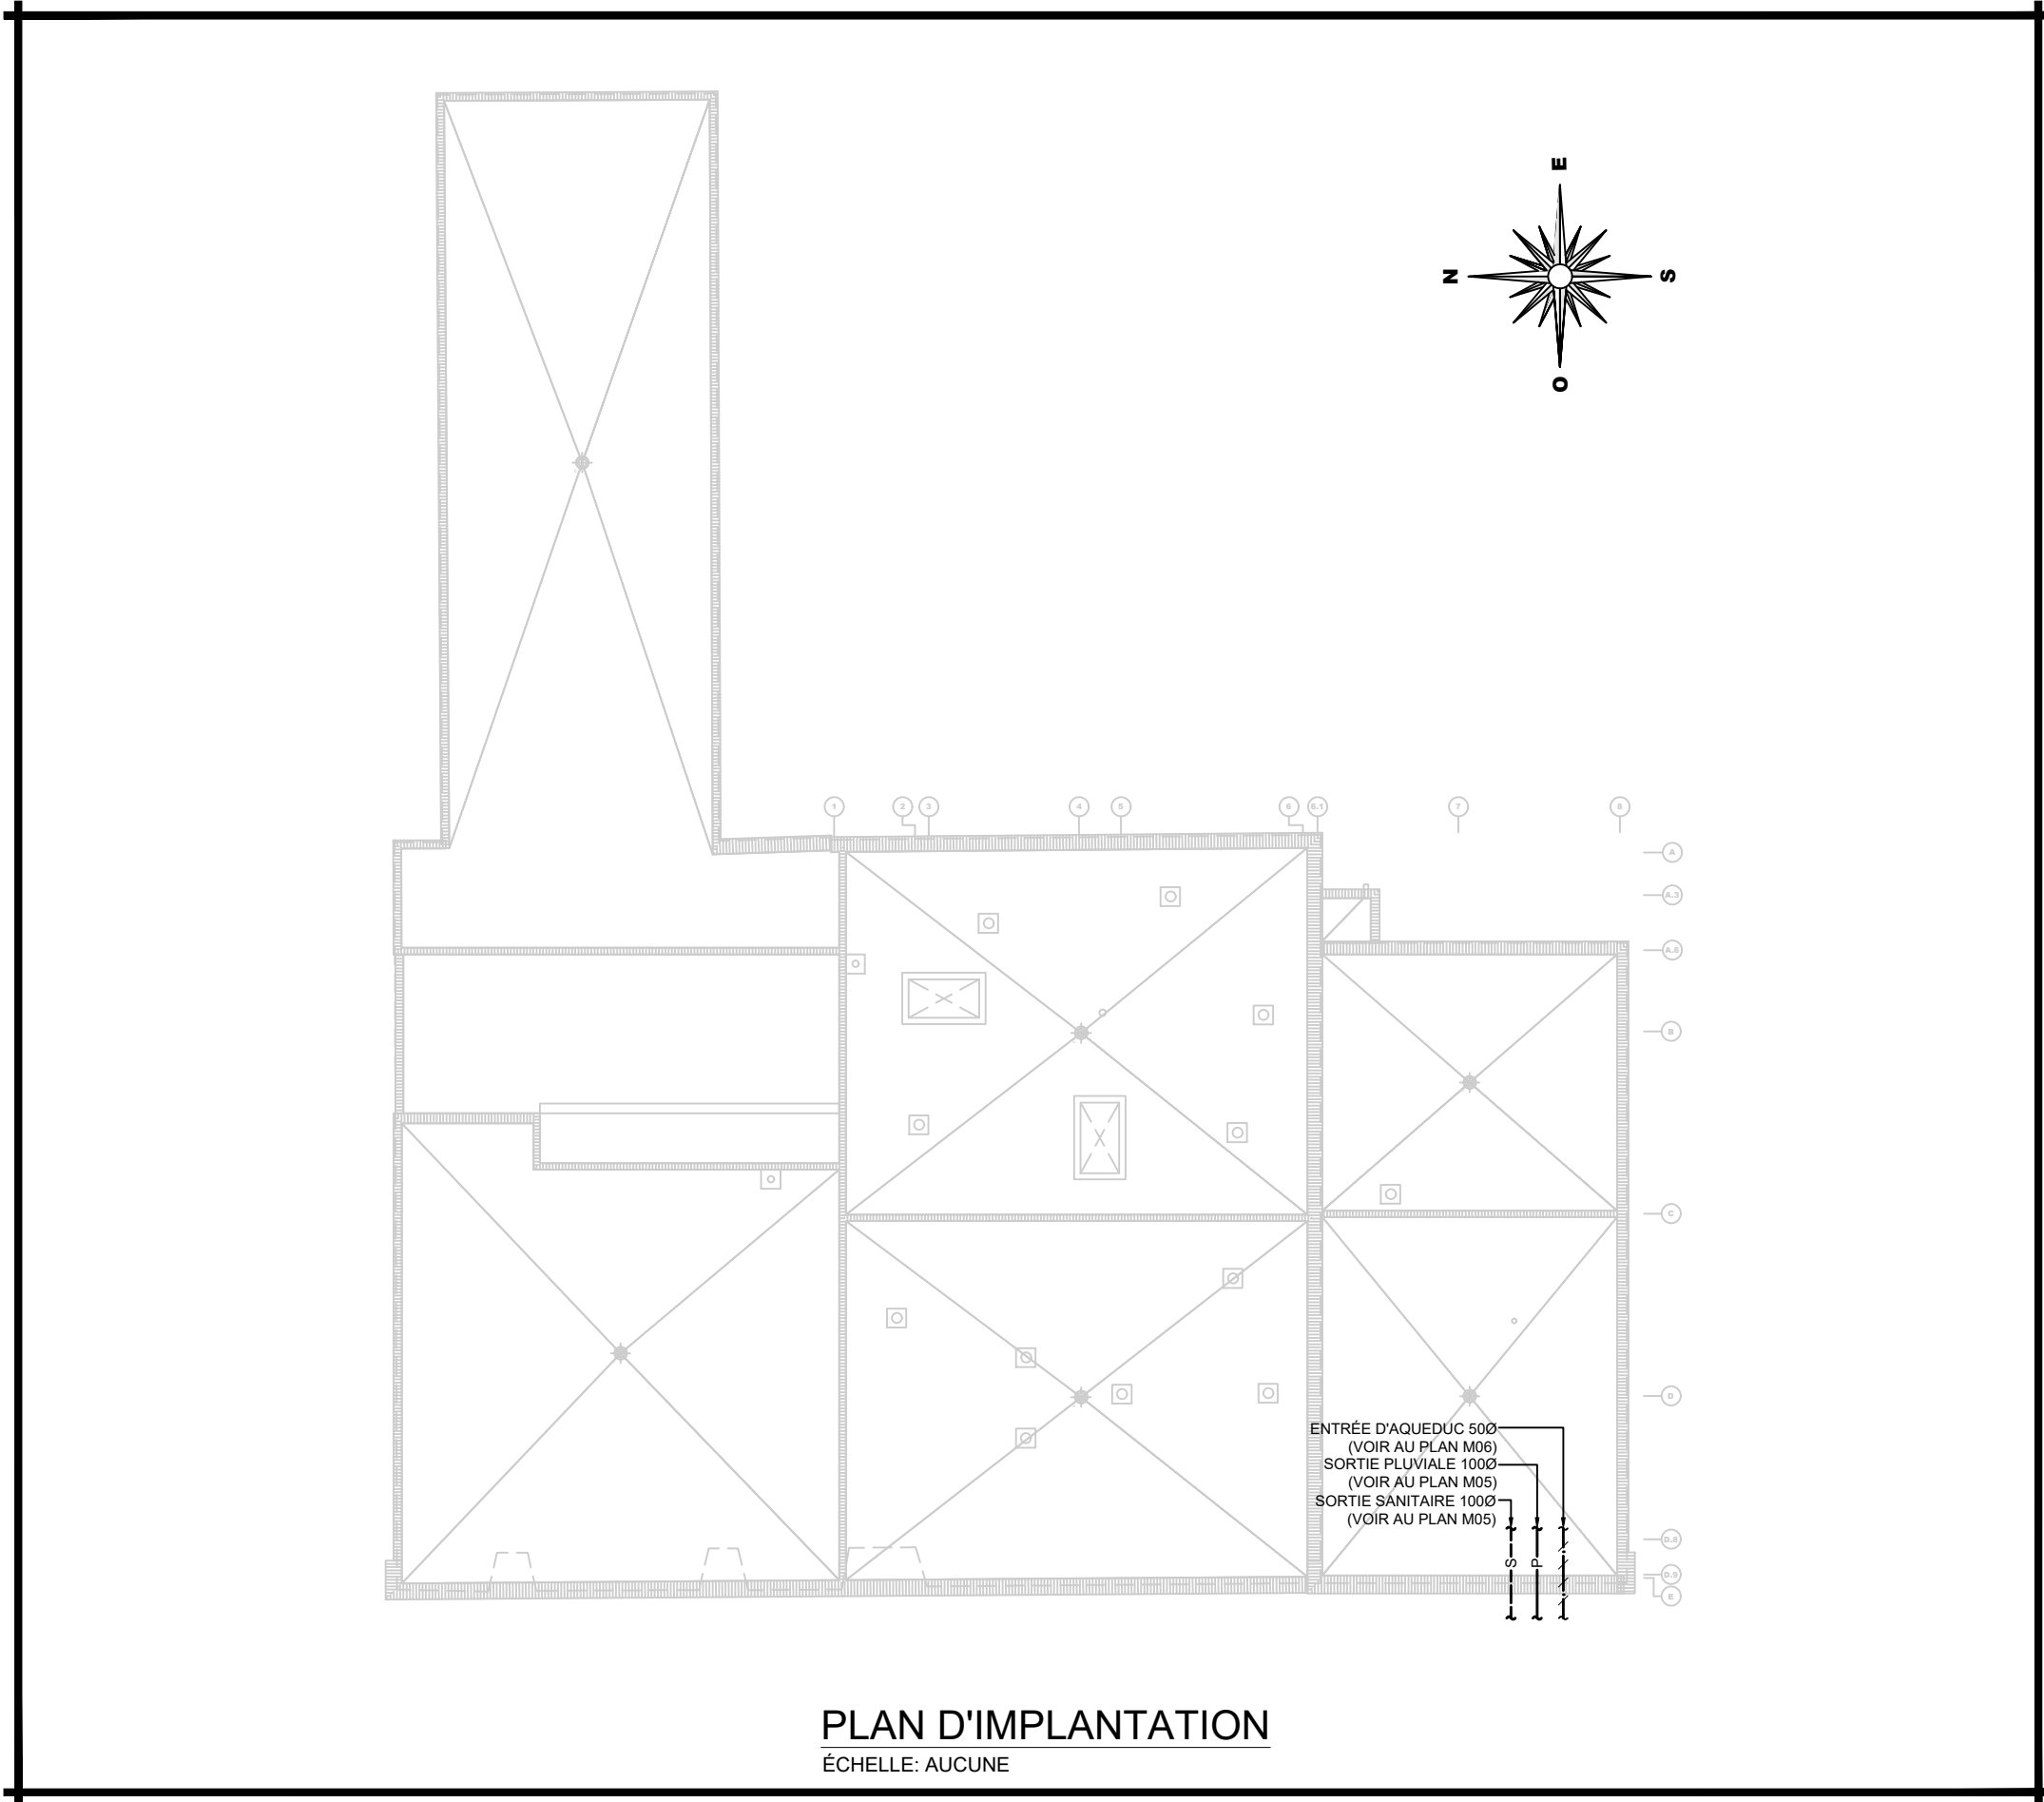

PLAN D'IMPLANTATION
ÉCHELLE: AUCUNE

no.	émis pour issued for	date
01	SOUSSION	2026/06/25

IDENTIFICATIONS

IDENTIFICATION GRILLES ET DIFFUSEURS
DIMENSION
L/S OU PCM
DÉBIT D'AIR

ÉQUIPEMENT DE VENTILATION

CND : CONDENSEUR
EVP : ÉVAPORATEUR
H : HOTTE DE CUISINE
SM : SORTIE MURALE
VRE : VENTILATEUR RÉCUPÉRATEUR D'ÉNERGIE
VE : VENTILATEUR D'ÉVACUATION
SE : SERPENTIN DE CHAUFFAGE EN CONDUIT
UT : UNITÉ DE VENTILATION DE TOITURE

ÉQUIPEMENT DE PLOMBERIE

CA : CABINET D'AISSANCE
CE : CHAUFFE-EAU
D : DOUCHE
DP : DRAIN DE PLANCHER
E : ÉVIER
L : LAVABO
LES : LESSIVEUSE
RAE : ROBINET D'ARROSAGE EXTÉRIEUR
U : URINOIR

TUYAUTERIES

NOUVELLE TUYAUTERIE (LIGNE FONCÉ PLEINE)
TUYAUTERIE À ENLEVER (LIGNE PÂLE POINTILLÉE)
TUYAUTERIE SOUS DALLE
EAU FROIDE DOMESTIQUE (EFD)
EAU CHAUDE DOMESTIQUE (ECD)
DRAINAGE SANITAIRE HORS SOL
DRAINAGE SANITAIRE SOUS LE SOL
TUYAUTERIE DE RADON SOUS LE SOL
ÉVENT
TUYAUTERIE DE GAZ NATUREL
TUYAUTERIE DE RÉFRIGÉRANT

RÉGULATION AUTOMATIQUE

THERMOSTAT D'UNITÉ
THERMOSTAT DE PIÈCE
CONTROLEUR DE VRC
FILAGE DE CONTRÔLE

ÉQUIPEMENTS TUYAUTERIES

ÉQUIPEMENT À ENLEVER (LIGNE PÂLE POINTILLÉE)
TUYAUTERIE VERS LE BAS (EB)
TUYAUTERIE VERS LE HAUT (EH)
SIPHON
ROBINET D'ARROSAGE
SOUPAPE À BILLE
SOUPAPE D'ARRÊT GAZ
DRAIN DE PLANCHER
DRAIN DE PLANCHER ENTONNOIR
DRAIN DE PLANCHER OUVERT
REGARD DE NETTOYAGE
BOUCHON
RÉDUIT CONCENTRIQUE
COMPTEUR DE GAZ

VENTILATION

ALIMENTATION; VERS LE HAUT
ALIMENTATION; VERS LE BAS
RETOUR/ÉVACUATION; VERS LE HAUT
RETOUR/ÉVACUATION; VERS LE BAS
CONDUIT CIRCULAIRE (VOIR DEVIS POUR ISOLATION THERMIQUE ET ACCOUSTIQUE)
CONDUIT (VOIR DEVIS POUR ISOLATION THERMIQUE ET ACCOUSTIQUE)
CONDUIT FLEXIBLE
EMBRANCHEMENT RECTANGULAIRE SUR CONDUIT RECTANGULAIRE C/A VOLET DE BALANCEMENT
EMBRANCHEMENT CIRCULAIRE SUR CONDUIT RECTANGULAIRE AVEC VOLET D'EXTRACTION
CONDUIT DE TRANSFERT EN FORME DE "U", "S" ET EN "L"
VOLET COUPE FEU
VENTILATEUR AVEC GRILLE
VENTILATEUR EN LIGNE
DIFFUSEUR LINÉAIRE
DIFFUSEUR CARRÉ
GRILLE DE RETOUR
GRILLE DE PORTE
SERPENTIN ÉLECTRIQUE DANS UN CONDUIT
BOÎTE DE CONTOURNEMENT

LISTE DES DESSINS

EMIS	IDENT.	TITRE
✓	M01	MÉCANIQUE - LÉGENDES - PLAN CLÉ - LISTE DE DESSINS
✓	M02	MÉCANIQUE - DEVIS GÉNÉRAL
✓	M03	MÉCANIQUE - DEVIS SPÉCIFIQUE
✓	M04	MÉCANIQUE - SANITAIRE - EAU DOMESTIQUE - GAZ NATUREL - DÉMOLITION
✓	M05	MÉCANIQUE - SANITAIRE - PLAN DU REZ-DE-CHAUSÉE - PLAN DU NIVEAU 2 - AMÉNAGEMENT
✓	M06	MÉCANIQUE - EAU DOMESTIQUE - GAZ NATUREL - PROTECTION INCENDIE - AMÉNAGEMENT
✓	M07	MÉCANIQUE - PLOMBERIE - TABLEAUX & DÉTAILS
✓	M08	MÉCANIQUE - CVCA - PLAN DU REZ-DE-CHAUSÉE - PLAN DU NIVEAU 2 ET DU TOIT - DÉMOLITION
✓	M09	MÉCANIQUE - CVCA - PLAN DU REZ-DE-CHAUSÉE - PLAN DU NIVEAU 2 ET DU TOIT - AMÉNAGEMENT
✓	M10	MÉCANIQUE - CVCA - TABLEAUX & DÉTAILS
✓	M10	MÉCANIQUE - CVCA - TABLEAUX - DÉTAILS - DIAGRAMME DE CONTRÔLE



- COSMEL**
RENDRE LES BÂTIMENTS VIVANTS
BRINGING BUILDINGS TO LIFE
2004-2024

CONSULTANTS EN MÉCANIQUE ET EN ÉLECTRICITÉ
MECHANICAL AND ELECTRICAL CONSULTANTS
178, boulevard Gréber, Suite 105, Gatineau, Québec, J8T 6Z6
T: 819.205.3283 www.cosmel.ca info@cosmel.ca

architecte architecte



L'Atelier
architectes

ingénieur en structure structural engineer

DWB
CONSULTANTS

ingénieur civil civil engineer

DWB
CONSULTANTS

client



sceaux 166666 stam

[illegible]

projet projet

VALLÉE JEUNESSE
OUTAOUAIS
AGRANDISSEMENT

92, rue Eddy, Gatineau, Québec.

titre


MÉCANIQUE
SANITAIRE
EAU DOMESTIQUE
GAZ NATUREL
DÉMOLITION

dessiné par / drawn by S. TRÉPANIÉ	no. de contrat / contract no KK26-031
---------------------------------------	--


conçu par / designed by	date
H. DAVIDSON-ROY, ING.	AVRIL 2026

approuvé par / approved by
H. DAVIDSON-ROY, ING.

échelle / scale 1:75	MU4
-------------------------	-----

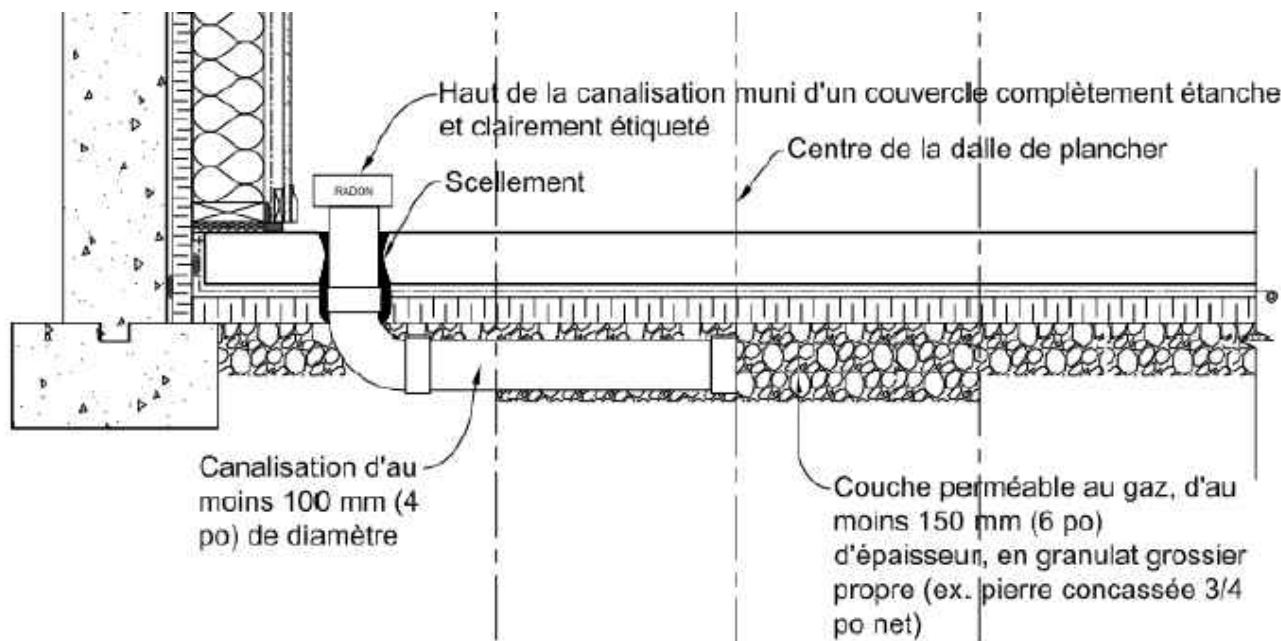


DÉTAIL | RACCORDEMENT DU SYSTÈME D'ÉVACUATION DU RADON
ÉCHELLE: AUCUNE

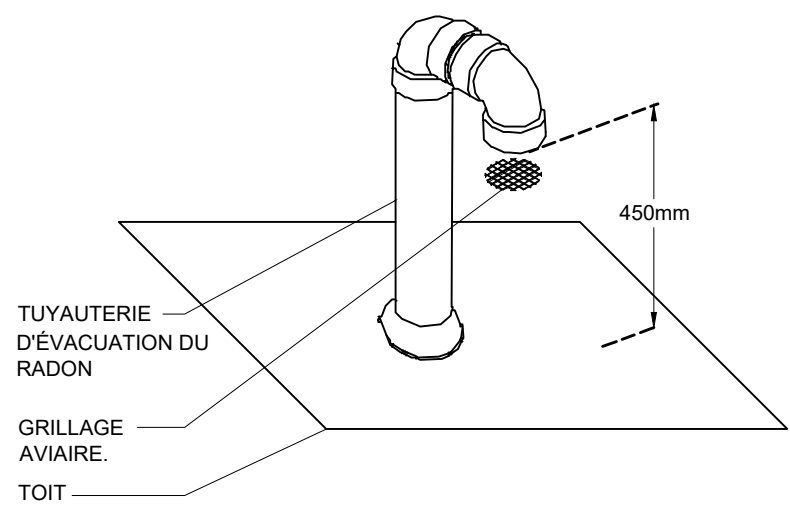


DÉTAIL | SORTIE AU TOIT DU SYSTÈME D'ÉVACUATION FUTUR DU RADON
ÉCHELLE: AUCUNE

NOTE DRAINAGE AMÉNAGEMENT	
1	SECTION DE DALLE DE BÉTON EXISTANTE À DÉMOLIR (PAR L'ENTREPRENEUR GÉNÉRAL). L'ENTREPRENEUR EN PLOMBERIE SÉRA RESPONSABLE DE MARQUER L'EMPLACEMENT EXACT DE LA NOUVELLE TUYAUTERIE SUR LA DALLE EXISTANTE. L'ENTREPRENEUR GÉNÉRAL SÉRA RESPONSABLE DE RAGRÉER LA DALLE UNE FOIS LES TRAVAUX TERMINÉS.
2	PRÉVOIR CETTE SECTION DE TUYAUTERIE EN FONTE.

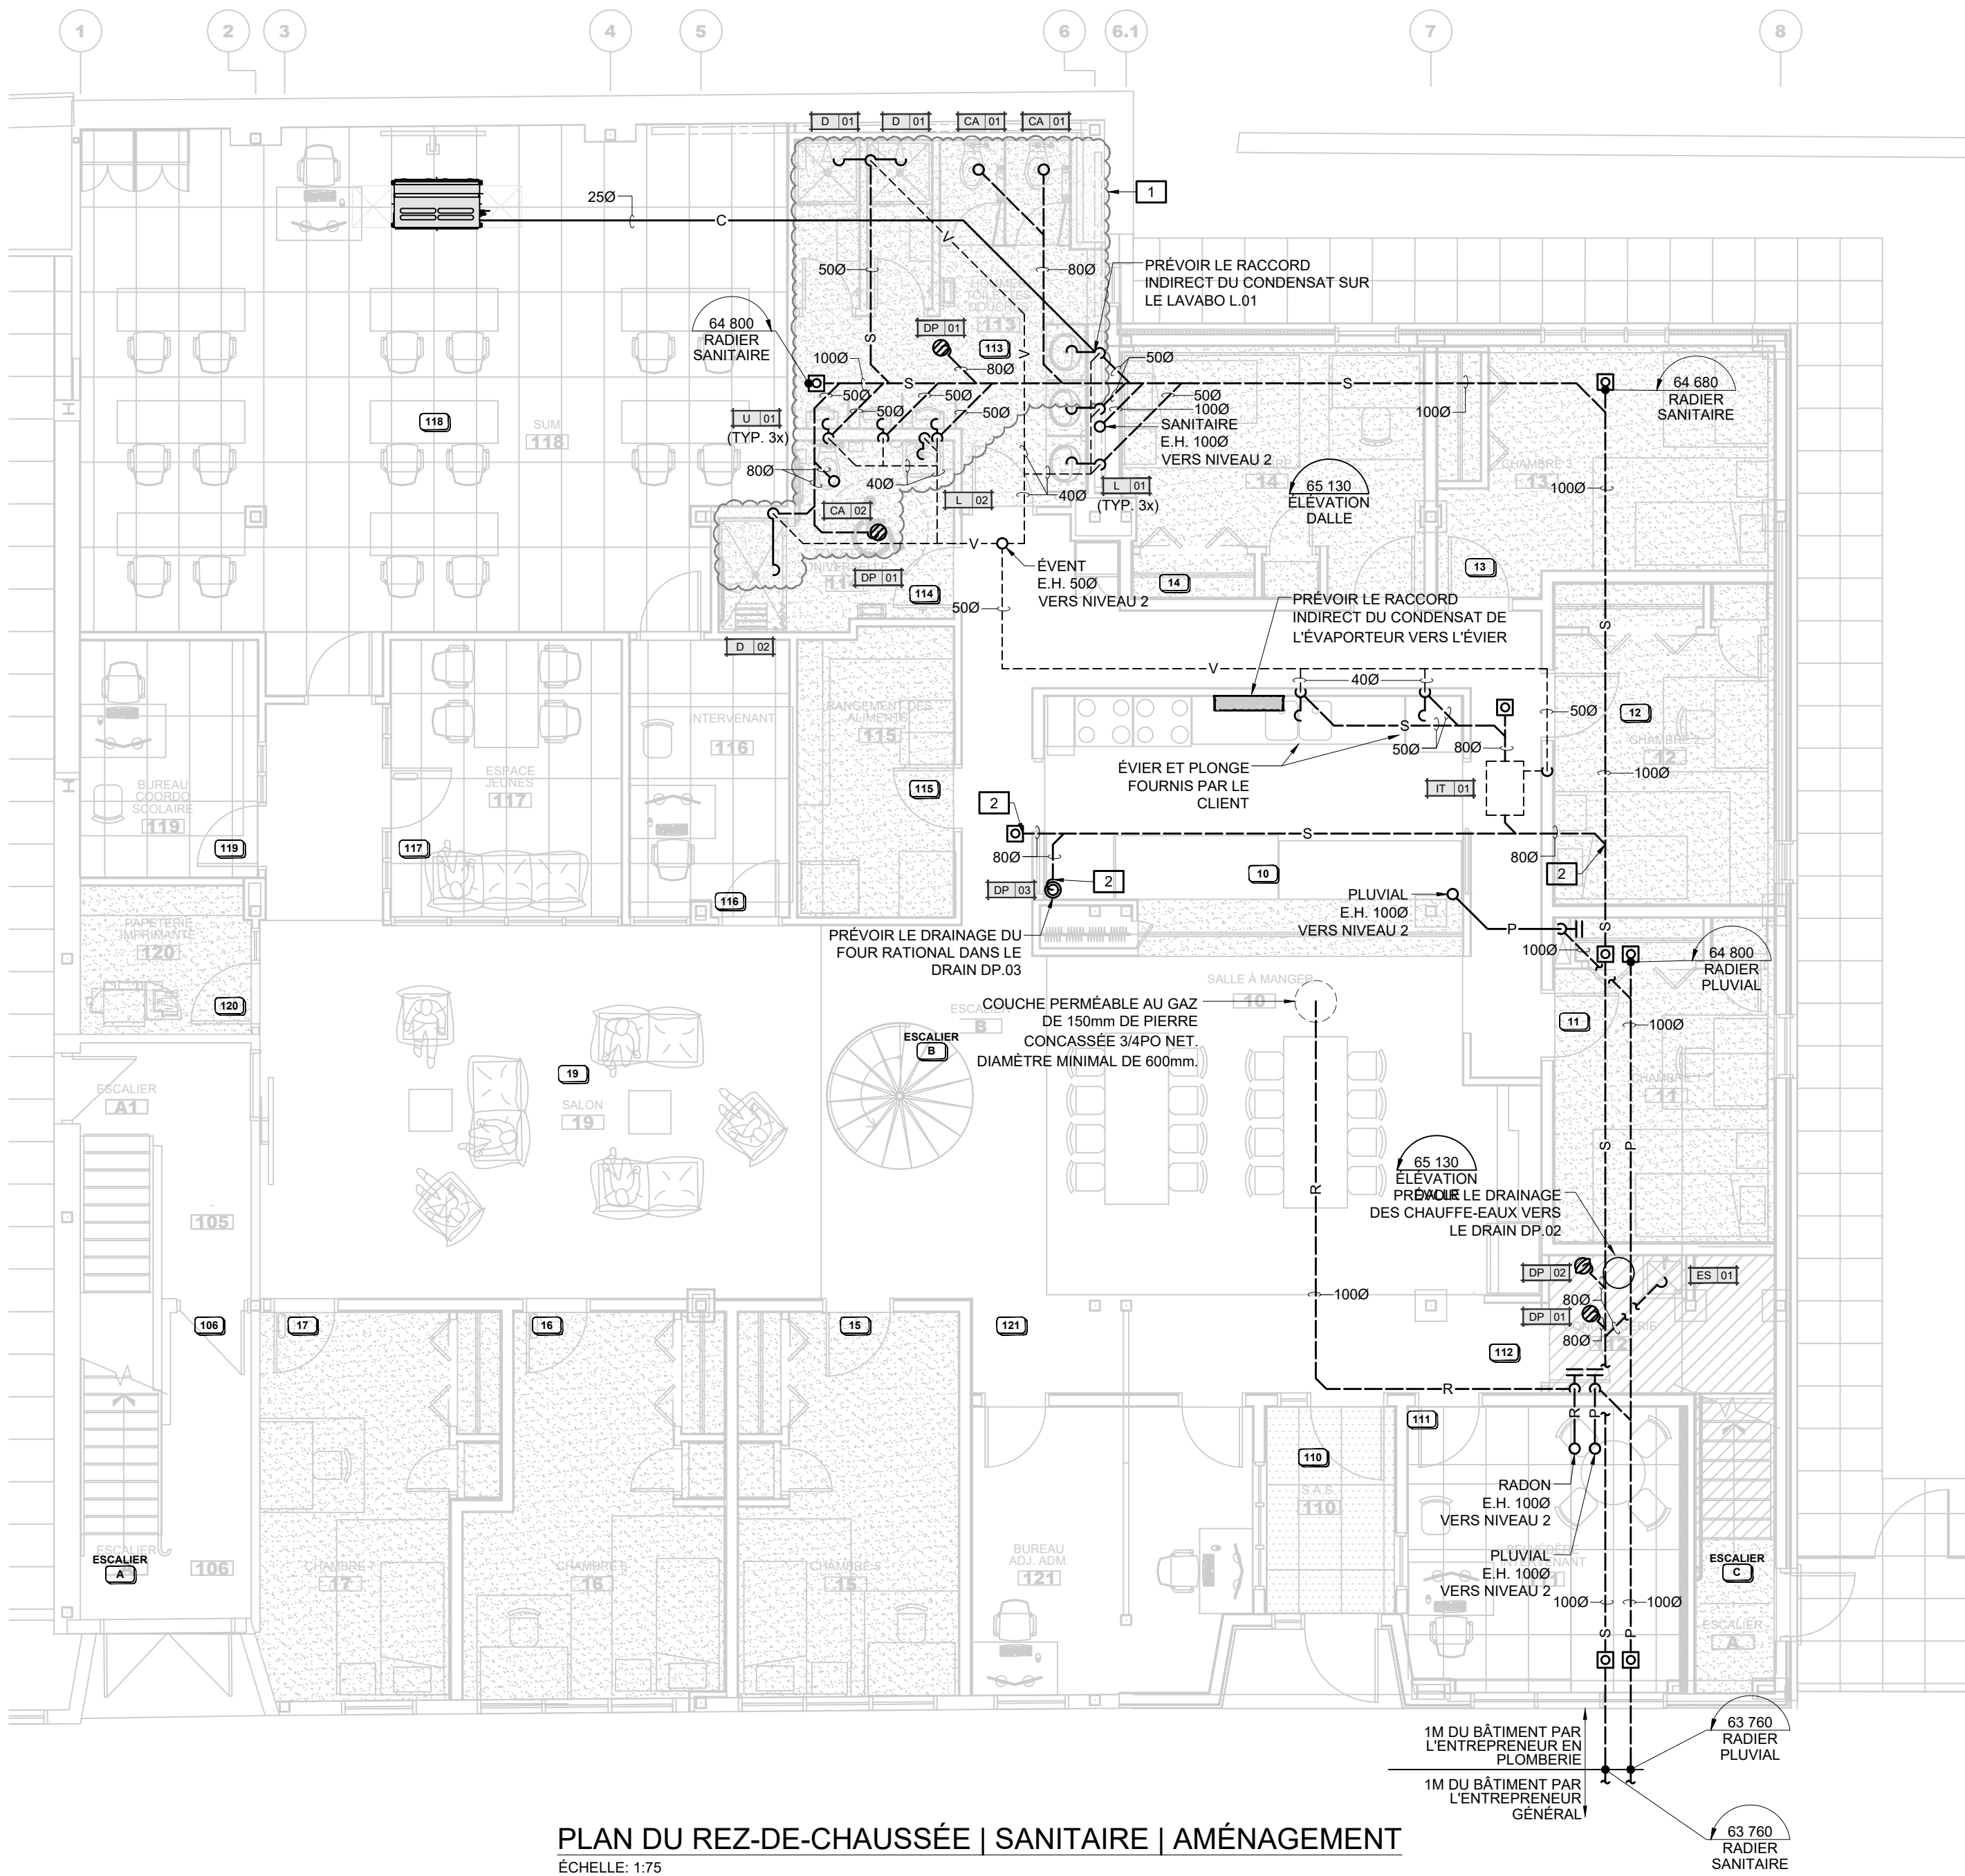

PLAN DU REZ-DE-CHAUSSÉE | SANITAIRE | AMÉNAGEMENT
ÉCHELLE: 1:75

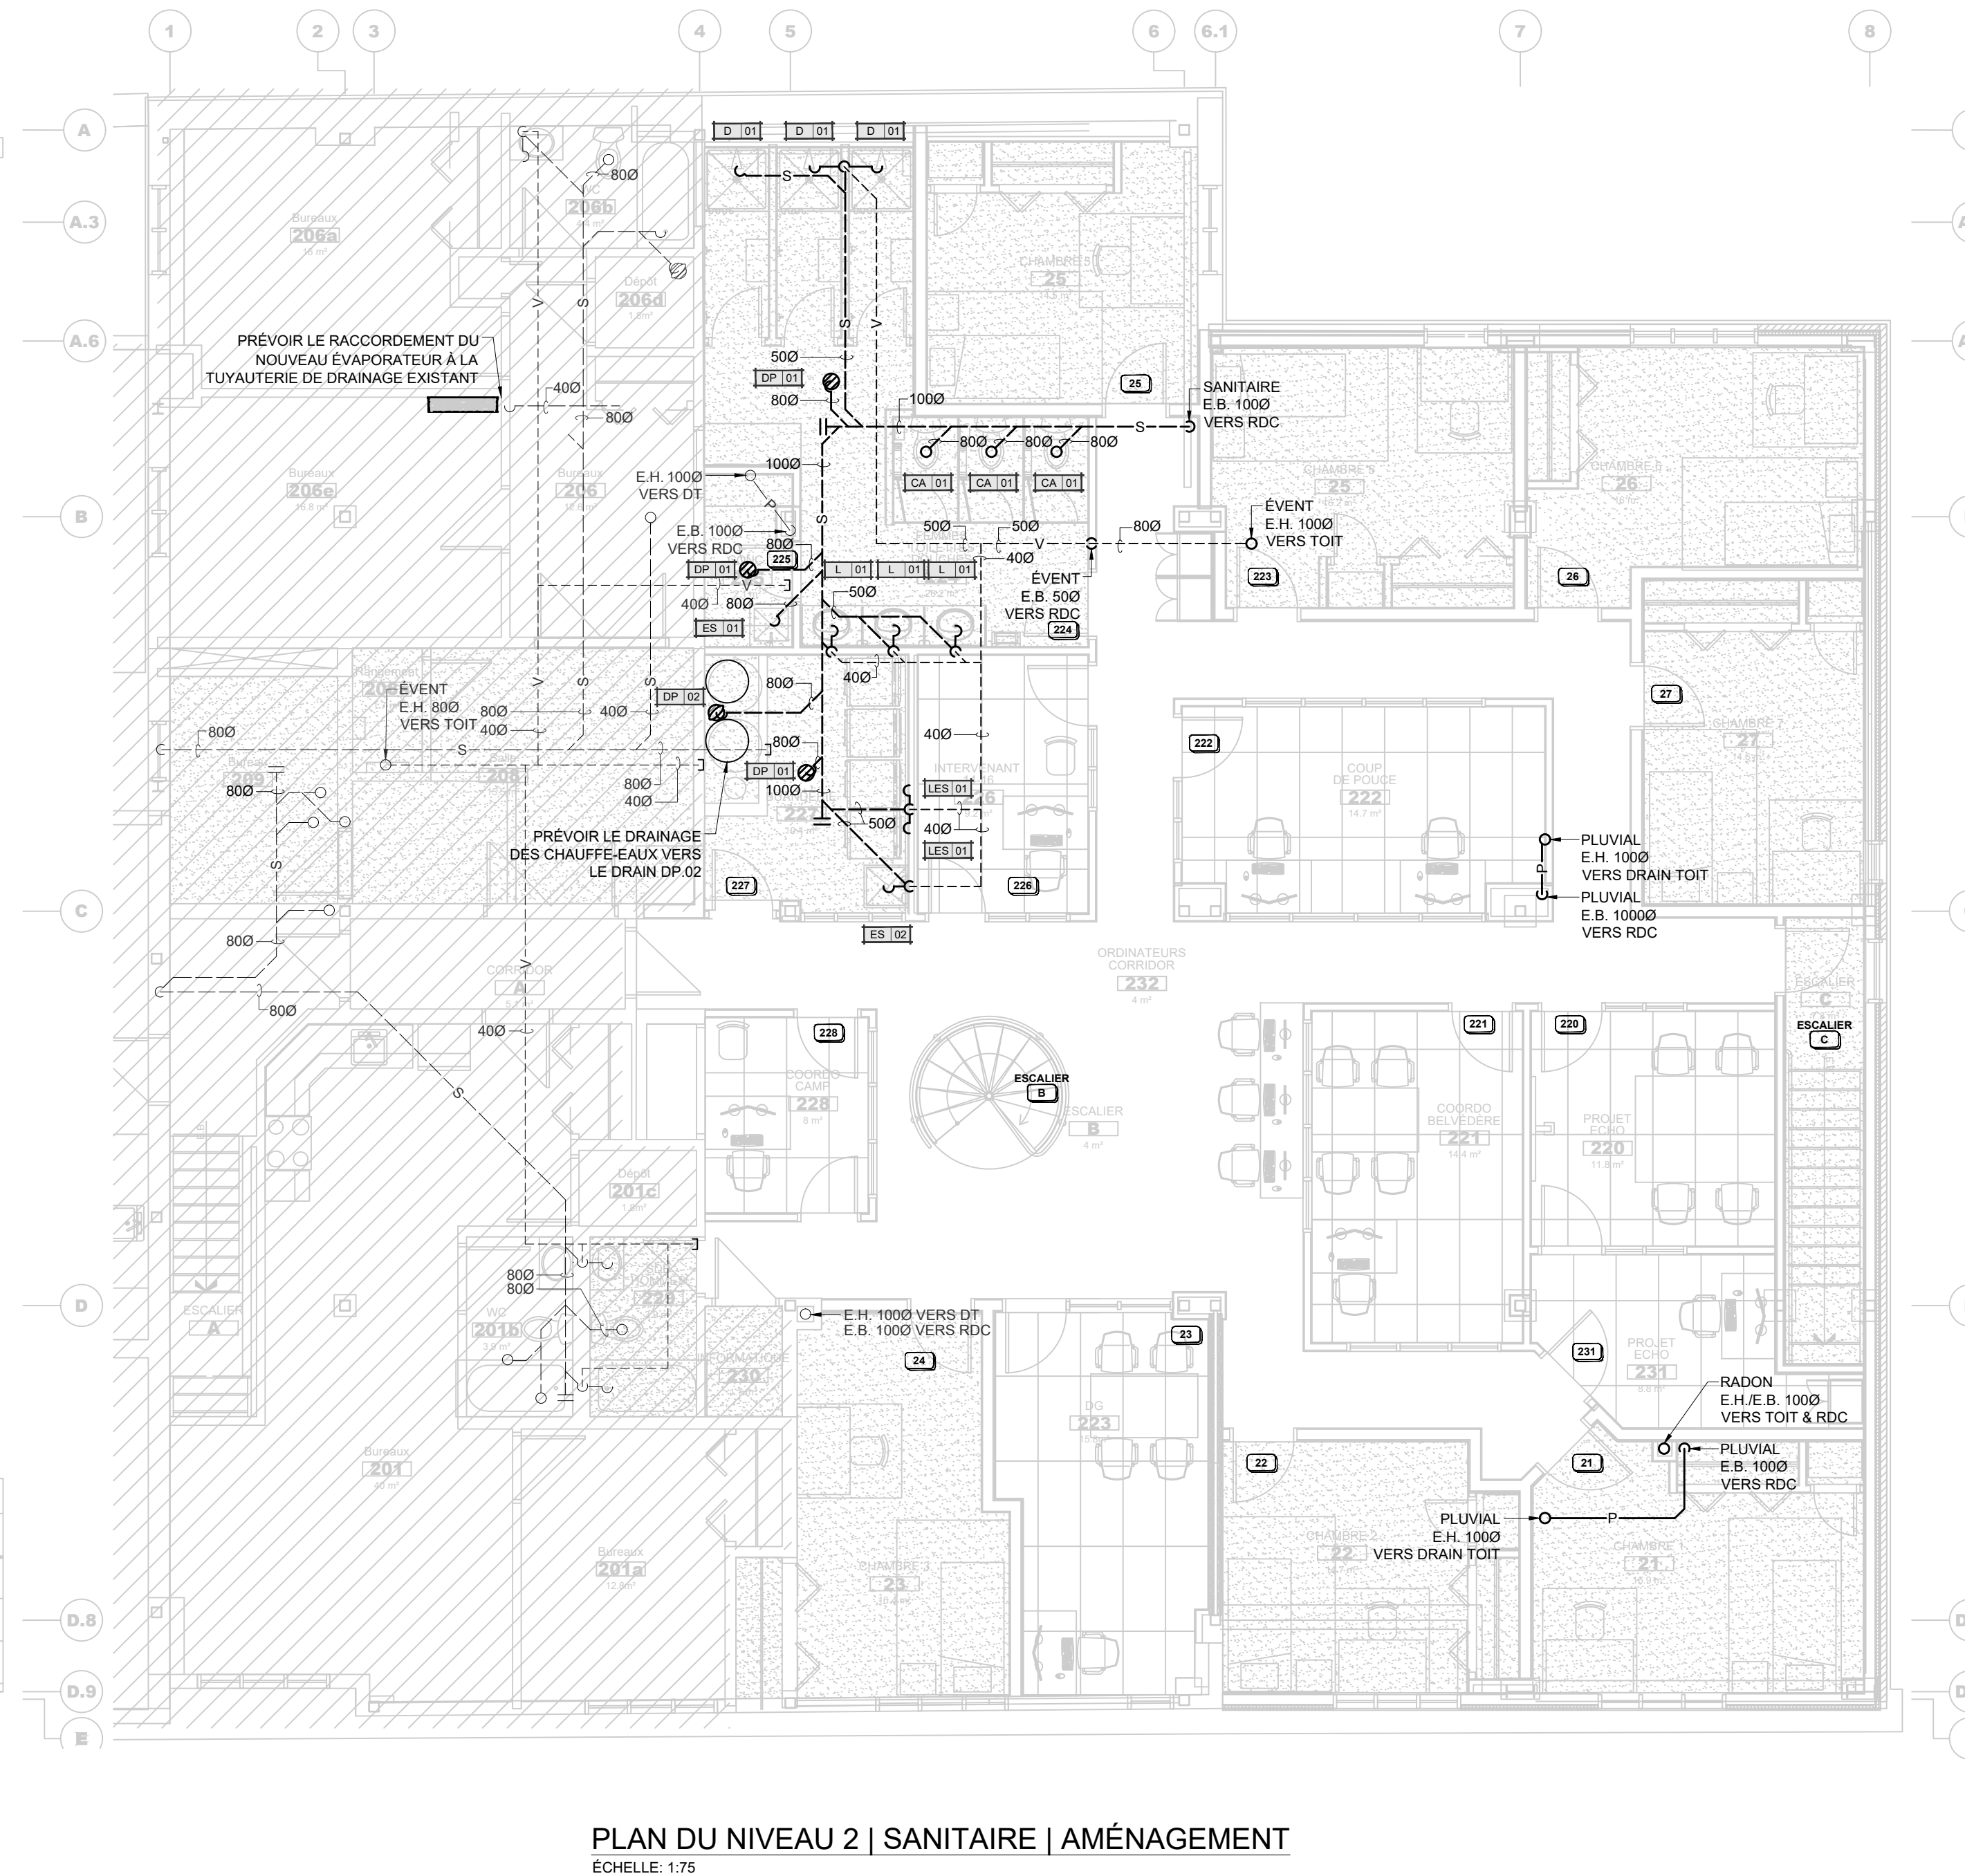

PLAN DU NIVEAU 2 | SANITAIRE | AMÉNAGEMENT
ÉCHELLE: 1:75



CONSULTANTS EN MÉCANIQUE ET EN ÉLECTRICITÉ
MECHANICAL AND ELECTRICAL CONSULTANTS
178, boulevard Gréber, Suite 105, Gatineau, Québec, J8T 6Z6
T: 819.205.3283 www.cosmel.ca info@cosmel.ca

architecte architect



ingénieur en structure structural engineer



ingénieur civil civil engineer



client



sceaux stamps



no.	01	SOUSSION	2026/06/25
no.	01	émis pour / issued for	date
projet	projet	VALLÉE JEUNESSE OUTAOUAIS AGRANDISSEMENT	
titre	titre	92, rue Eddy, Gatineau, Québec.	
titre	titre	MÉCANIQUE SANITAIRE PLAN DU REZ-DE-CHAUSSÉE PLAN DU NIVEAU 2 AMÉNAGEMENT	
dessiné par / drawn by	no. de contrat / contract no.	S. TRÉPANIÉ	
conçu par / designed by	date	H. DAVIDSON-ROY, ING.	
approuvé par / approved by	plan no. / drawing no.	H. DAVIDSON-ROY, ING.	
échelle / scale		M05	
		1:75	



NOTES:
1- DRAIN DE TOIT DE MARQUE WATTS MODÈLE #RD-100-K ET INSTALLÉ PAR L'ENTREPRENEUR EN TOITURE (VOIR LES PLANS D'ARCHITECTURES), RACCORDÉ PAR L'ENTREPRENEUR EN PLOMBERIE.

CA.01	CABINET D'AISANCE À ROBINET DE CHASSE - Cabinet d'aisance American Right Width FloWise #3641001 020, porcelaine vitrifié, hauteur idéal allongée, cuvette au devant rond, 4.8 LPP. - Robinet de chasse Sloan #SL-ROYAL 111 1.28; raccord de 25mm - Siège de toilette au devant ouvert Centoc #R003R-001, pour cuvette allongée - Alimentation pour cabinet d'aisance McGuire #LFIH166LK en sans plomb. - Brûle Fournir une bride de plancher (du même matériau que la tuyauterie de drainage), avec boulons en laiton et garniture d'étanchéité en caoutchouc.
-------	---

CA.02	CABINET D'AISANCE À ROBINET DE CHASSE - ACCÈS UNIVERSEL - Cabinet d'aisance American Right Width W3640102.02, porcelaine vitrifiée, hauteur idéal, allongée, cuvette au devant rond, 48 LFP. - Robinet de chasse Slean RSL-ROYAL 11 128 - 139 permet le lvier du côté droit, raccord de 25mm - Siège de toilette au devant ouvert Centocro #6005TSCCFE-001, pour cuvette allongée - Accotour pour dos «backrest» Frankle Commercial #SL-16104-WM - Alimentation pour cabinet d'aisance à cuvette RSL-F1416SLK en sans plomb. - Brinde Fournir une bride de plancher (du même matériau que la tuyauterie de drainage), avec boulons en laiton et garniture d'étanchéité en caoutchouc.
-------	---

D.01	DOUCHE EN ALCOVE EN ACRYLIQUE - douche en alcove en acrylique MAAX modèle #107159-000-002-000 ,915x915x1918, couleur blanc, drain central. - Ensemble de robinetterie pour douche Chicago Faucet #SH-PB1-00-044.
------	--

D.02	DOUCHE EN ALCOVE SANS SEUIL - ACCÈS UNIVERSEL - Douche en alcove sans seuil Longevity modèle #B-REC ADA 3863 ,63x38, couleur blanc, bars d'appui, siège d'appui, drain linéaire. - Ensemble de robinetterie pour douche Chicago Faucet #SH-PB1-00-044.
------	--

ES.01	ÉVIER DE SERVICE AU PLANCHER / BAC D'ENTRETIEN- ROBINET A DEUX (2) POIGNÉES - Évier de service / bac d'entretien au sol FIAT #MSB 2424 - Robinet montage mural #380-AA à deux (2) poignées. - Tuyau et crochet à tuyau #832-AA. - Support à vadrouille #869-CC. - Garde de rebord #E-88-AA. - Fournir un siphon à garde d'eau fabriqué sur place. - Complet avec garniture d'étanchéité pour renvoi.
-------	---

ES.02	ÉVIER DE LAVAGE SUR PATTES - Évier de lavage sur pattes fait sur mesure Fiat modèle FL1100-A17000, blanc, percement central, 584mm X 546mm X 851mm - Robinet American Standard modèle #7500140.002. - Siphon à garde d'eau McGuire #8912CB. - Fournir composantes appropriées (tê, adaptateurs et tube flexible en cuivre).
-------	---

	LAVABO SUR COMPTOIR - ROBINET MONOCOMMANDE
L.O1	- Lavabo American Standard modèle Aqualyn #407628020, 518mm x 441mm x 178mm, porcelaine vitrifié, top plein avant - Robinet de lavabo monocommande American Standard modèle Colony #0705005.002 - Remoive avec crupine fixe McGuire #115A - Alimentations pour robinet McGuire #LH1708V en laiton poli. - Siphon à garde d'eau McGuire #H872C. - Fournir composantes appropriées (6, adaptateurs et tube flexible en cuivre). - Prévoir du renforcement dans le mur pour l'installation du lavabo mural (se fier au instruction du manufacturier)

	LAVABO MURAL - ROBINET MONOCOMMANDE - ACCES UNIVERSEL - Lavabo American Standard modèle Lucerne #0355012 020, 540mm x 464mm x 165mm, porcelaine vitrifié, top plein avant. - Robinet de lavabo monocommande American Standard modèle Colony #7075005 002 - Support mural Watts #WCA-411 - Removte avec crépine file McGuire #165A - Alimentations pour robinet McGuire #FH1708V en laiton poli. - Siphon à garde d'eau McGuire #887R2. - Protecteur cailloutage pour siphon et alimentation McGuire #PW-2000VC ProWrap - Fournir composantes appropriées (2, adaptateurs et tube flexible en cuivre). - Prévoir du renforcement dans le mur pour l'installation du lavabo mural (se fier au instruction du manufacturier).
--	---

LES.01	BOÎTIER POUR LESSIVEUSE - Boîtiers pour machine à laver PPP series #MM-500 MLB, amortisseur, 12mm standard pack (supply and drain box, frame, bracket, debris cover)
--------	---

U.01	URINOIR À INSTALLATION MURALE- ROBINET DE CHASSE - Urinoir installation murale American Standard Washbrook FloWise #6590001.020, porcelaine vitrifiée fin blanc, tamis métallique fin chrome. - Robinet de chasse Bloc-mur Modèle Royal #186-.0-125 pour urinoir avec alimentation par le dessus, débit de 0.5 L/PF (0.125 us gal) - Support mural pour appareil, Watsc #CA-321 - Fournir composantes appropriées (6, adaptateurs et tube flexible en cuivre). - Prévoir du renforcement dans le mur pour l'installation du lavabo mural (se fer au instruction du manufacturier)
------	--

RAE.01	PRISE D'EAU MURALE - À L'ÉPREUVE DU GEL AVEC BRISE-VIDE INTÉGRÉ - Prise d'eau murale Watts série #HY-725
--------	---

DAR.01	DISPOSITIF ANTIREFOULEMENT À DEUX (2) CLAPETS DE RETENUE
	- Dispositif antirefoulement watts series LF007M1QT-S de diamètre 50mmØ
	CHAUFFE-EAU

CE.01	- Capacité de 19 Gallons. - Raccord électrique de 240/1/60 avec une puissance de 2 250 W. - De marque Giant modèle 119SE01-3R5M
	CHAUFFE-EAU

CE.02	- Capacité de 85 Gallons. - Raccord électrique de 600/3/60 avec une puissance de 24 000 W. - De marque Rheem modèle EG85-24-G
	CHAUFFE-EAU

CE.03	- Capacité de 85 Gallons. - Raccord électrique de 600/3/60 avec une puissance de 24 000 W. - De marque Rheem modèle EG85-24-G
-------	---

RE.01	RÉSERVOIR D'EXPANSION
	- Volume de 15 GAL
	- Marque Bell & Gossett modèle #PTA-30V
	RENVOI DE DIAMÈTRE POUR SURFACE FINIE



DP.01	- Renvoi de plancher pour surface finie Watts #FD-100-C-A. - Trap guard Sioux Chief série 835
-------	---

DP.02	RENOI DE PLANCHER ENTONNOIR - POUR SURFACE FINIE - Renvoi de plancher pour surface finie Watts #FD-100-C-A-F4-50. - Trap guard Sioux Chief série 835
-------	--

DP.03	RENOI DE PLANCHER OUVERT - POUR SURFACE FINIE - Renvoi de plancher pour surface finie Watts #FD-100-C-DD - Trap guard Sioux Chief série 835
-------	---


IT.01	INTERCEPTEUR DE GRAISSE - Débit de 50GPM - Capacité de 100 lbs de graisse - De marque Capteur GR modèle GR-50 - C/a option CS pour connexion de soulage - C/a Extension de 300mm.
-------	--


EX.01	EXTINCTEUR PORTATIF ACCROCHÉ AU MUR N.F.E MODÈLE ABC-050-HW, CLASSIFICATION 3A-10BC C/A TUYAU, LANCE, SUPPORT MURAL ET CEINTURE DE RETENUE
EX.02	-EXTINCTEUR PORTATIF N.F.E MODÈLE ABC-050-HW, CLASSIFICATION 3A-10BC C/A TUYAU, LANCE ET CEINTURE DE RETENUE -CABINET SEMI-ENCASTRÉ EN ACIER INOXYDABLE DE MARQUE N.F.E MODÈLE 102-RS

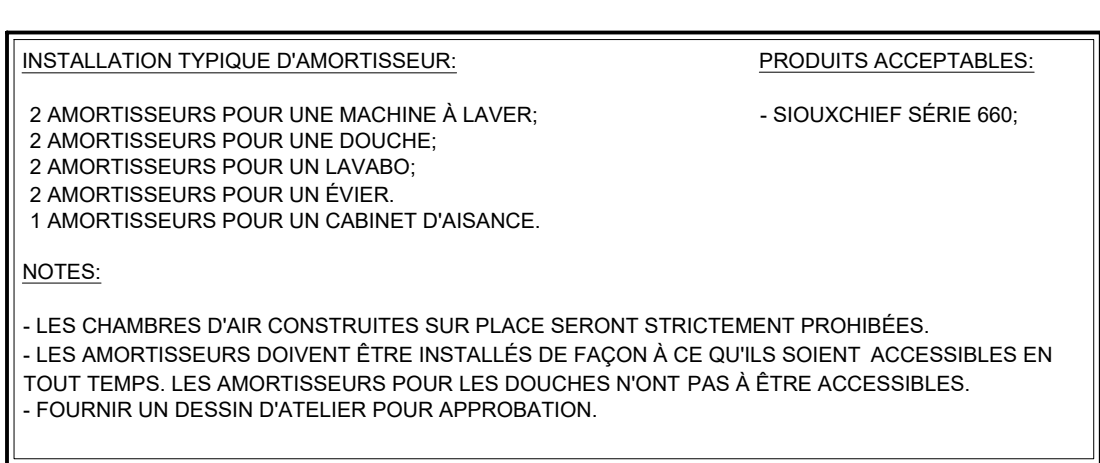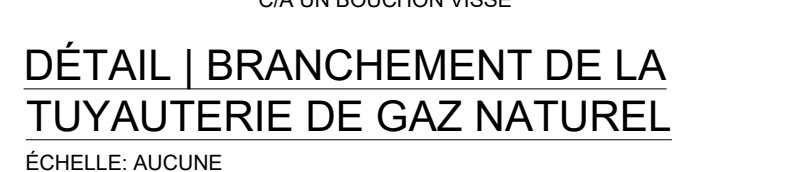


DETAIL | INSTALLATION TYPIQUE | AMORTISSEUR

ÉCHELLE: AUCUNE

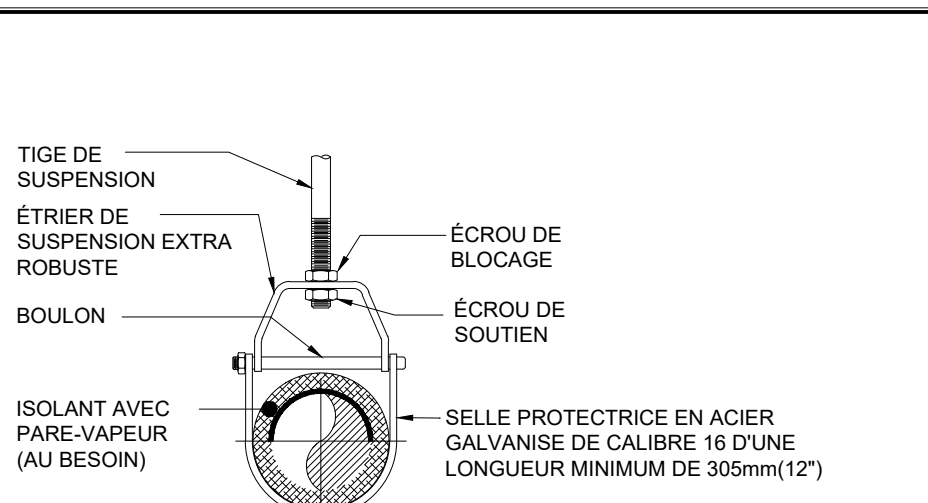


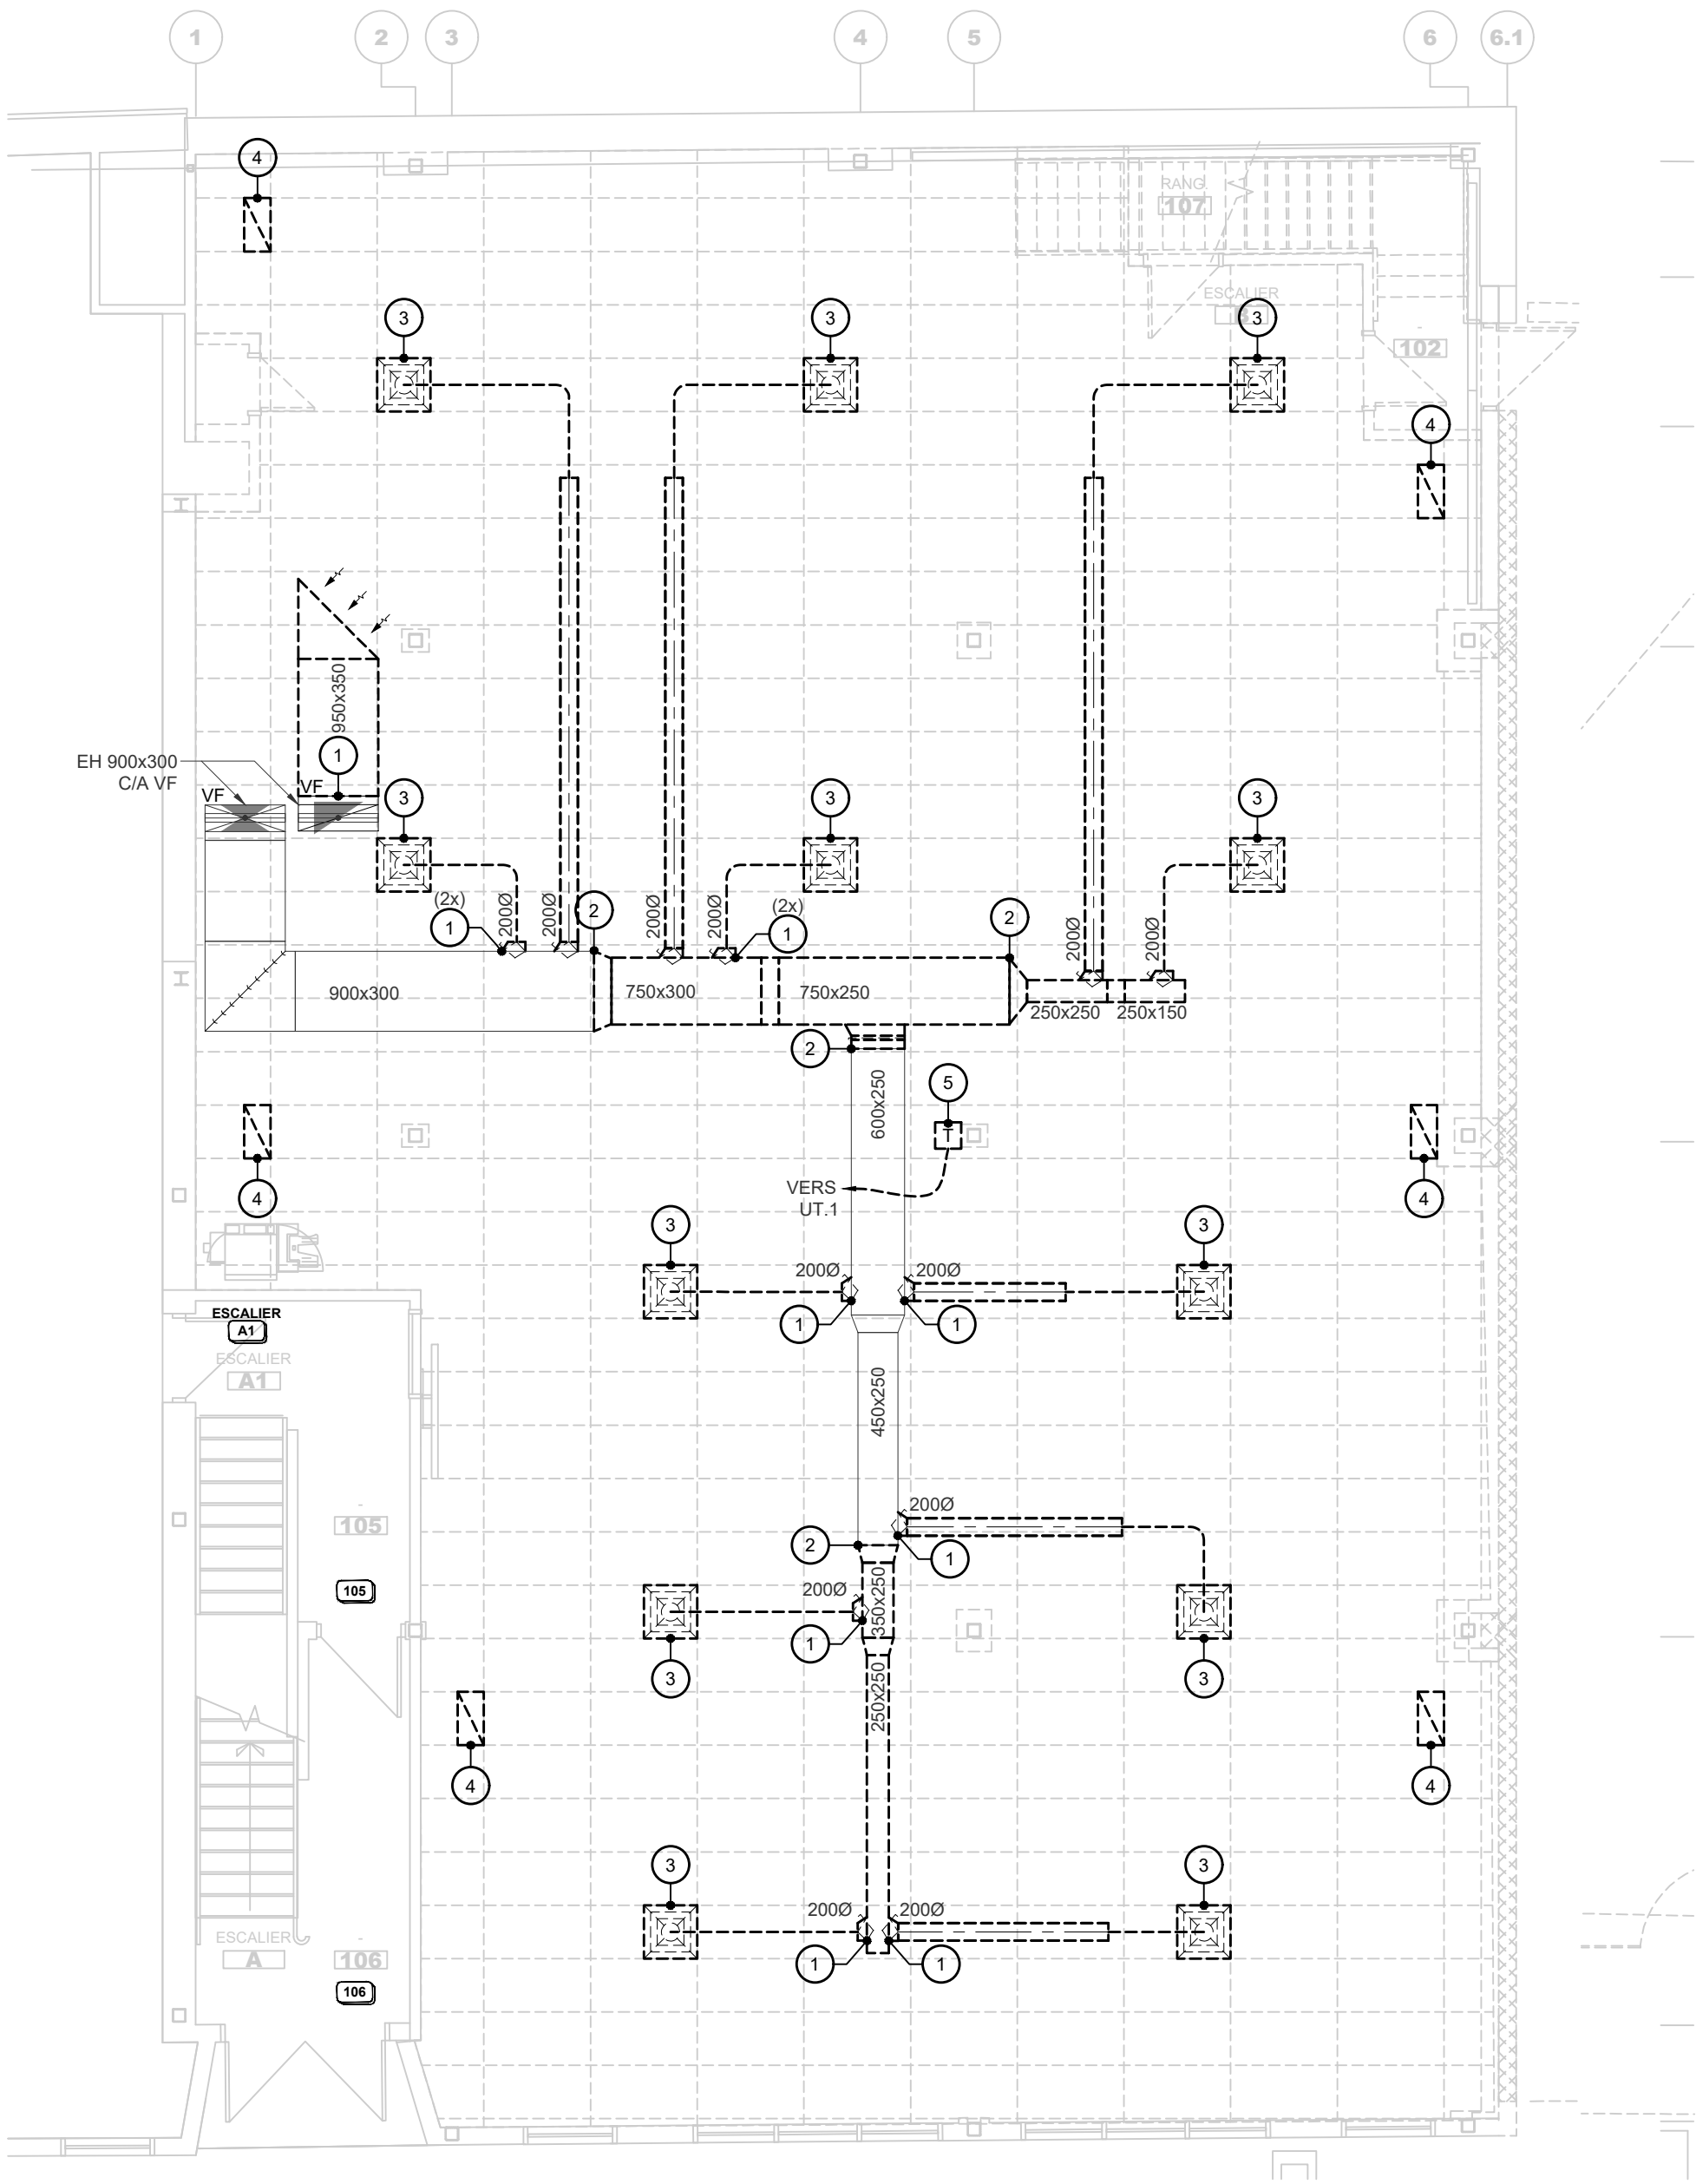

PLAN DU REZ-DE-CHAUSSÉE | CVCA | DÉMOLITION
ÉCHELLE: 1:75

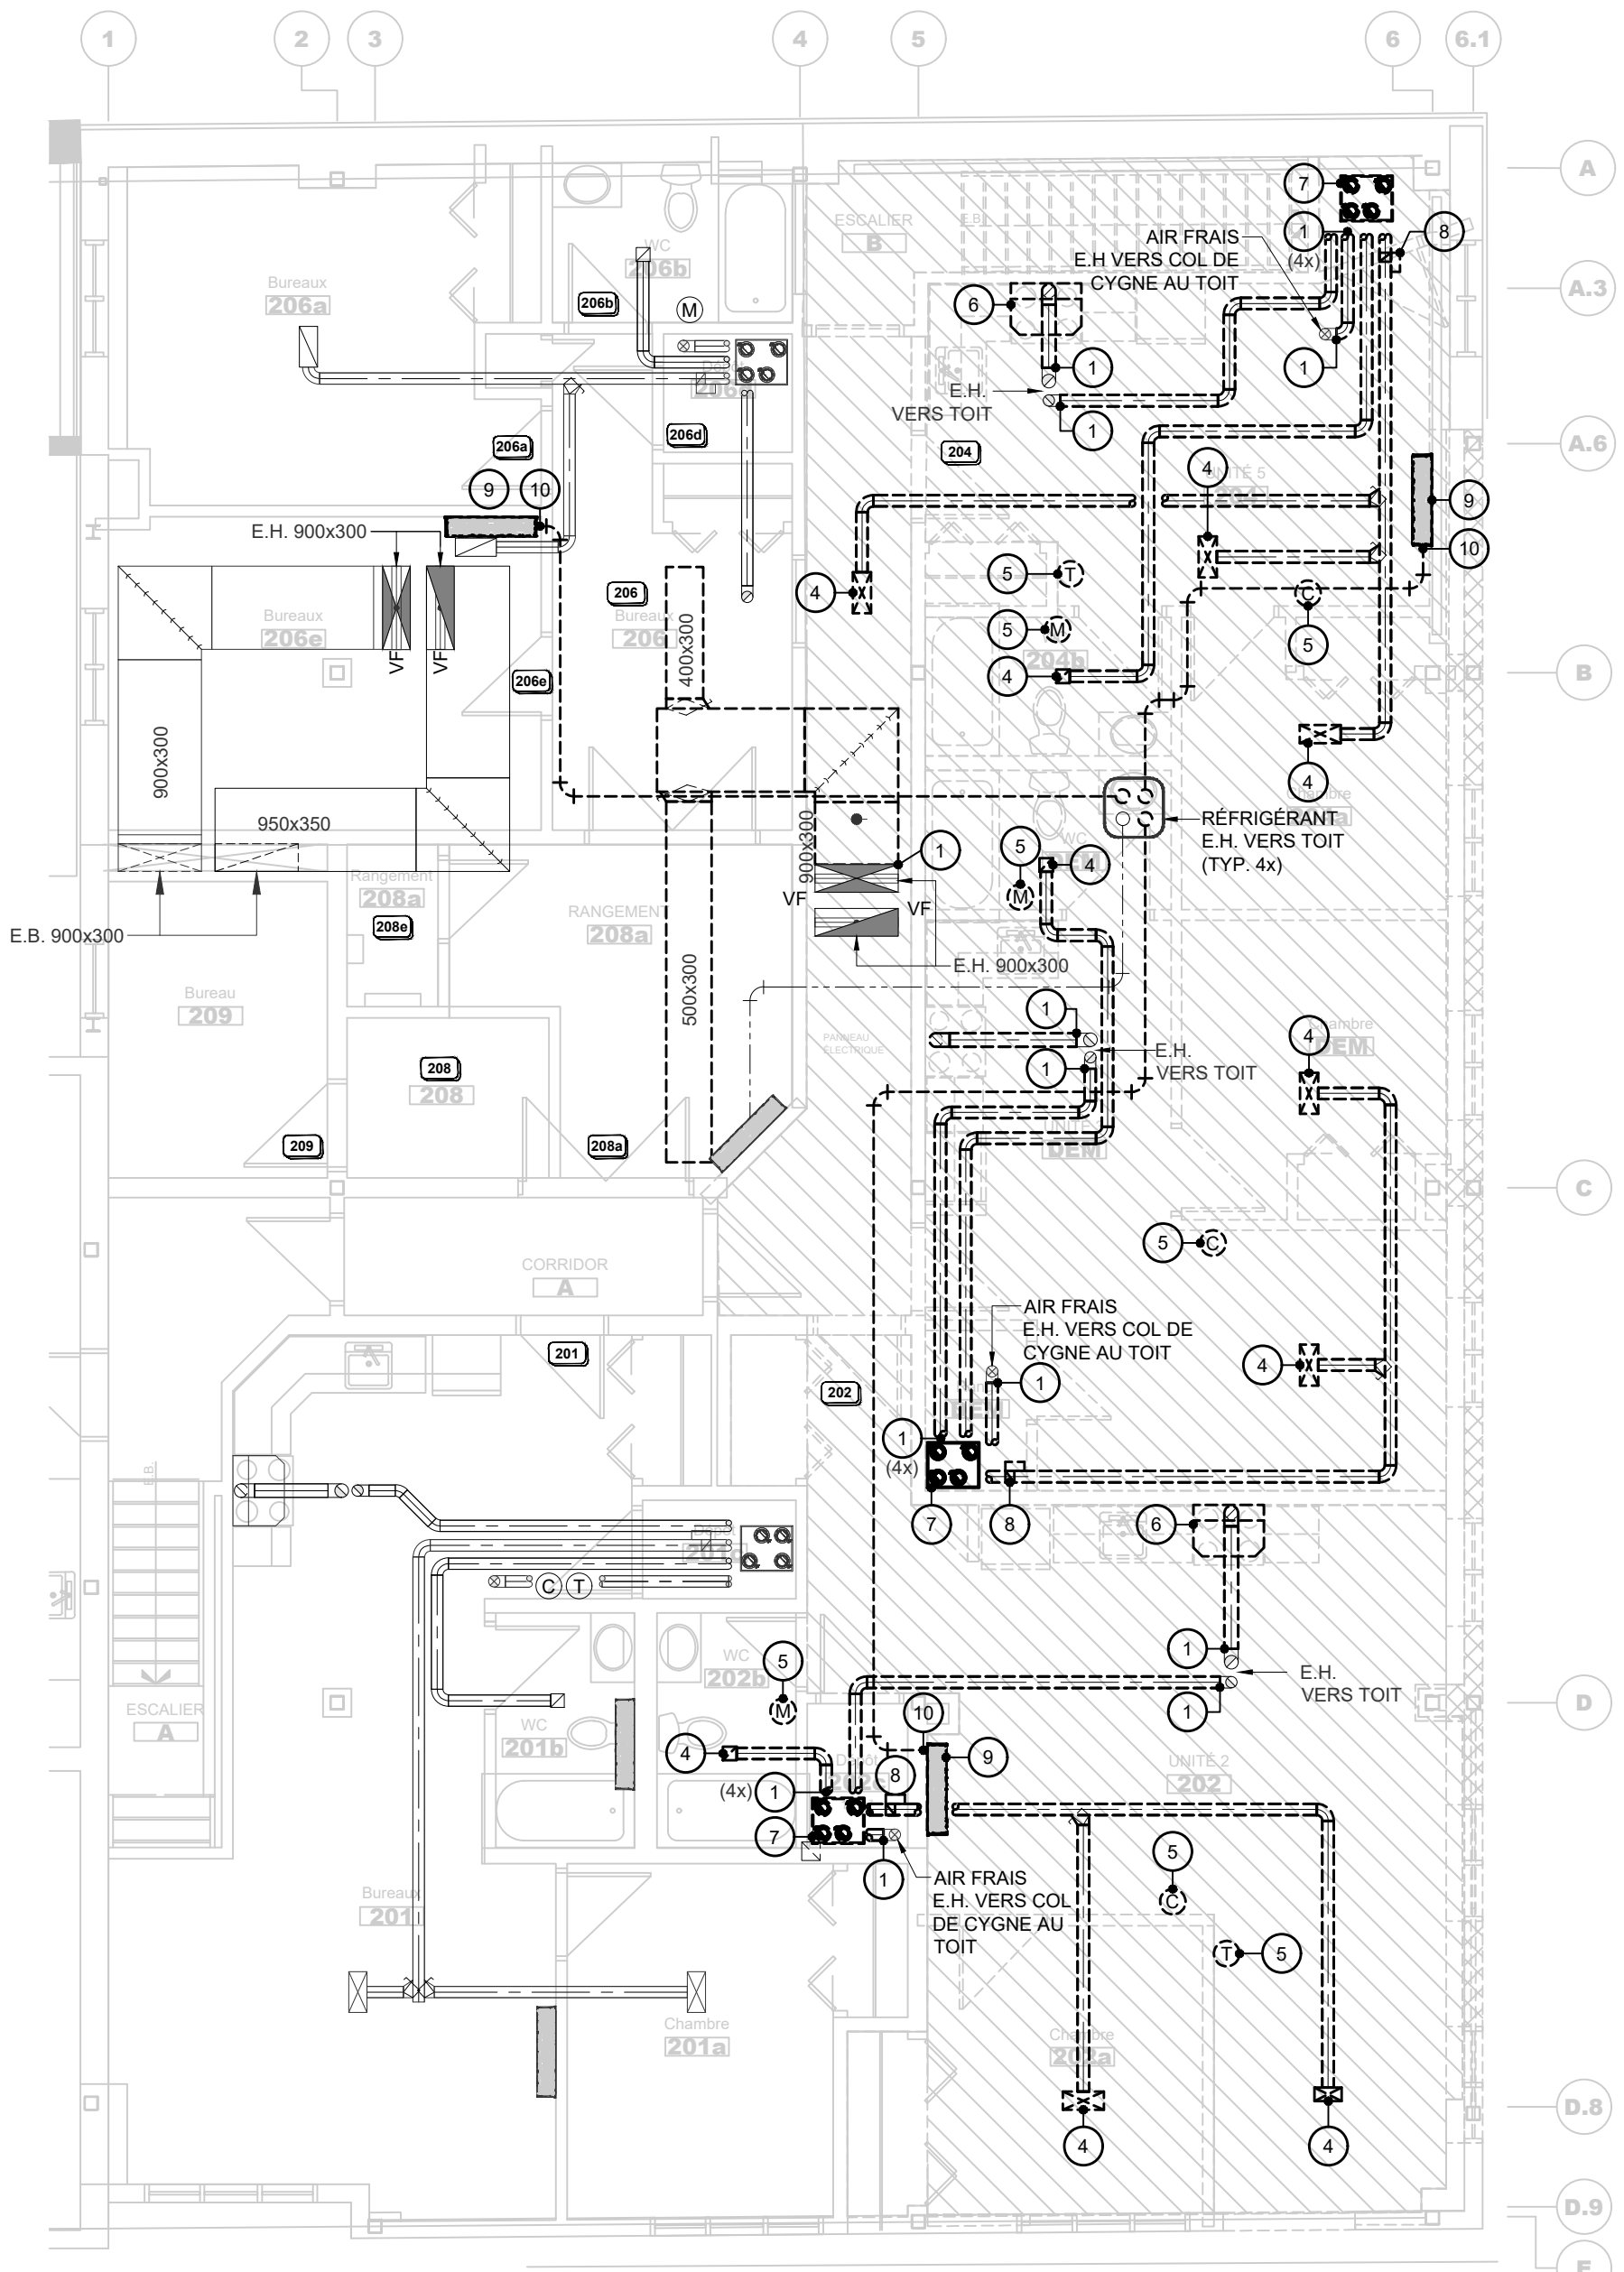

PLAN DU NIVEAU 2 | CVCA | DÉMOLITION
ÉCHELLE: 1:75

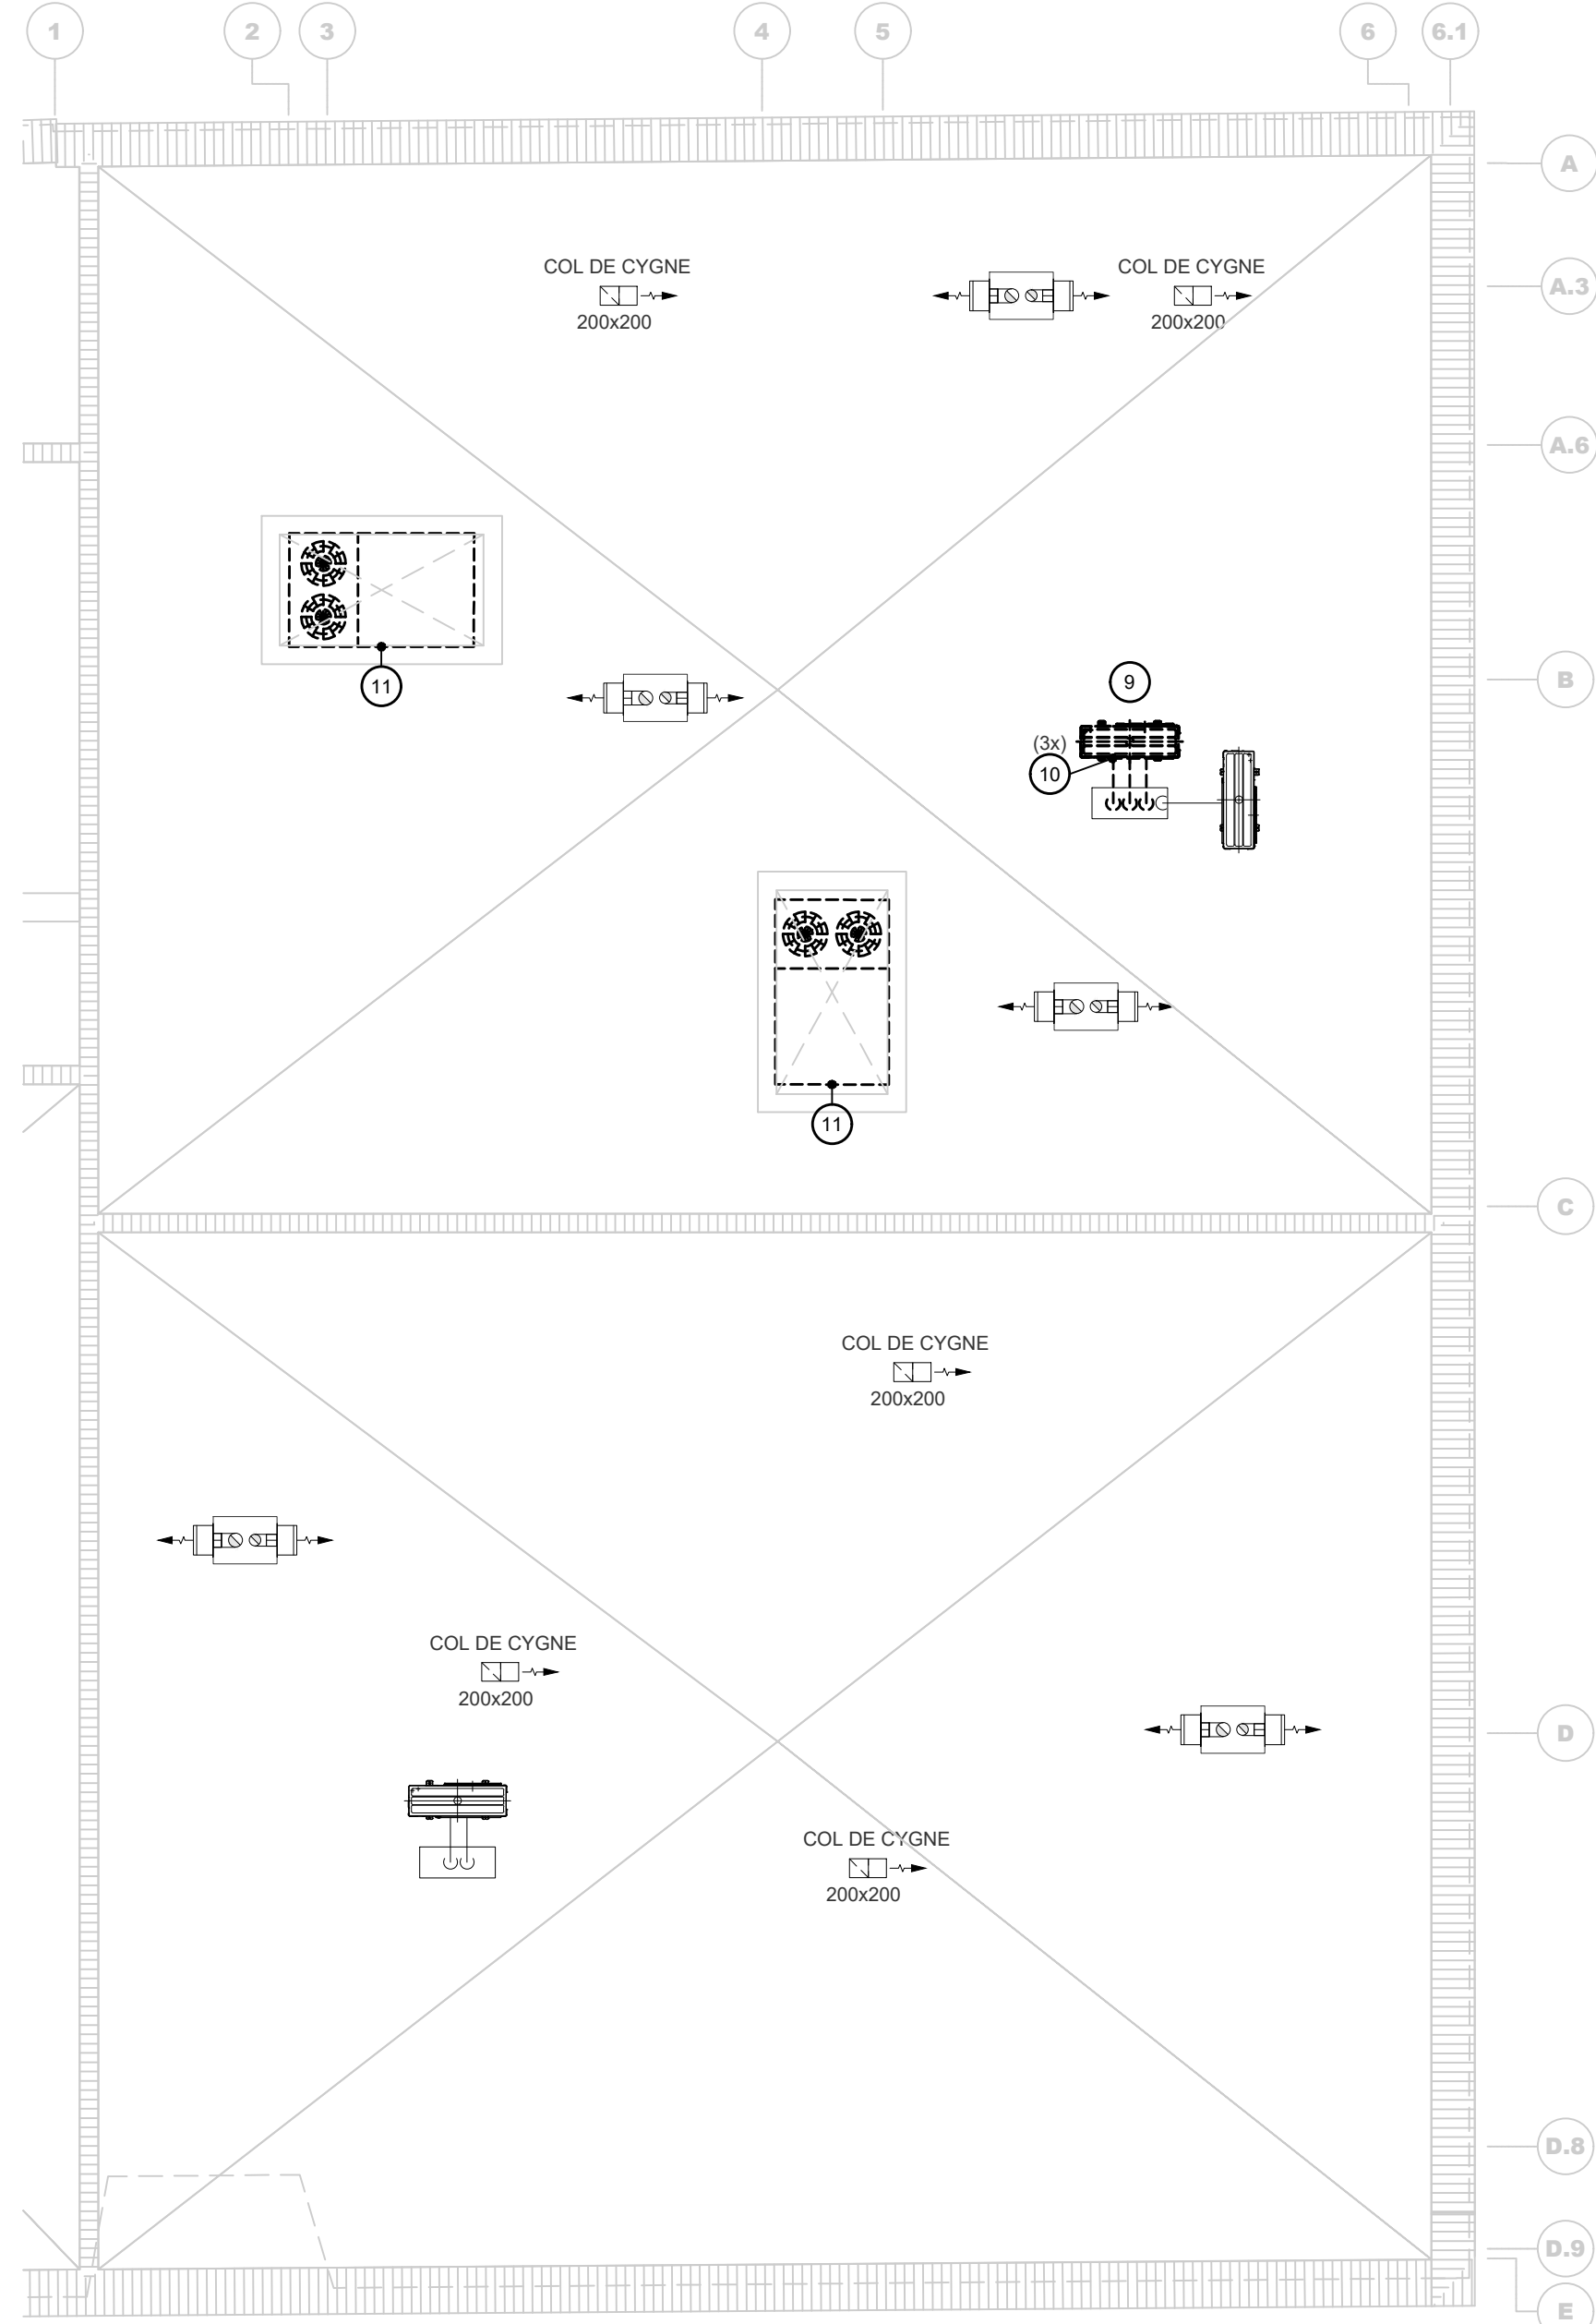

EXTRAIT DU TOIT | CVCA | DÉMOLITION
ÉCHELLE: 1:100

NOTE CVCA DÉMOLITION	
1	CONDUIT DE VENTILATION EXISTANT À DÉBRANCHER ET ENLEVER À PARTIR DE CE POINT. BOUCHER L'OUVERTURE DE FAÇON ÉTANCHE C/A ISOLATION THERMIQUE.
2	CONDUIT DE VENTILATION EXISTANT À DÉBRANCHER ET ENLEVER À PARTIR DE CE POINT.
3	DIFFUSEUR EXISTANT À DÉBRANCHER ET RELOCALISÉ C/A TOUS CES ACCESSOIRES. VOIR LE PLAN D'AMÉNAGEMENT POUR LE NOUVEL EMPLACEMENT.
4	GRILLE EXISTANTE À ENLEVER.
5	THERMOSTAT, MINUTERIE ET CONTRÔLEUR DE VRE EXISTANT À DÉBRANCHER ET ENLEVER C/A TOUS SES ACCESSOIRES ET FILIERES.
6	HOTTE DE CUISINE EXISTANTE À DÉBRANCHER ET ENLEVER C/A TOUS SES ACCESSOIRES.
7	ÉCHANGEUR D'AIR EXISTANT À DÉBRANCHER ET ENLEVER C/A TOUS SES ACCESSOIRES.
8	SERPENTIN DE CHAUFFAGE ÉLECTRIQUE À DÉBRANCHER ET ENLEVER C/A TOUS SES ACCESSOIRES.
9	ÉVAPORATEUR / CONDENSEUR EXISTANT À DÉBRANCHER ET ENLEVER C/A TOUS SES ACCESSOIRES.
10	TUYAUTERIE DE RÉFRIGÉRANT EXISTANT À DÉBRANCHER ET ENLEVER À PARTIR DE CE POINT.
11	UNITÉ DE VENTILATION DE TOITURE EXISTANTE À DÉBRANCHER ET ENLEVER C/A TOUS SES ACCESSOIRES.



RENDRE LES BÂTIMENTS VIVANTS
BRINGING BUILDINGS TO LIFE 1844-2024

CONSULTANTS EN MÉCANIQUE ET EN ÉLECTRICITÉ
MECHANICAL AND ELECTRICAL CONSULTANTS
178, boulevard Gréber, Suite 105, Gatineau, Québec, J8T 6Z6
T: 819.205.3283 www.cosmel.ca info@cosmel.ca

architecte architect



ingénieur en structure structural engineer



ingénieur civil civil engineer



client



sceaux stamps



01	SOUSSION	2026/06/25
no.	émis pour issued for	date

projet project


**VALLÉE JEUNESSE
OUTAOUAIS
AGRANDISSEMENT**

92, rue Eddy, Gatineau, Québec.


titre title

**MÉCANIQUE
CVCA
PLAN DU REZ-DE-CHAUSSÉE
PLAN DU NIVEAU 2 ET DU TOIT
DÉMOLITION**


dessiné par / drawn by S. TRÉPANIÉ	no. de contrat / contract no. KK26-031
conçu par / designed by H. DAVIDSON-ROY, ING.	date AVRIL 2026
approuvé par / approved by H. DAVIDSON-ROY, ING.	plan no. / drawing no.
échelle / scale 1:75	M08

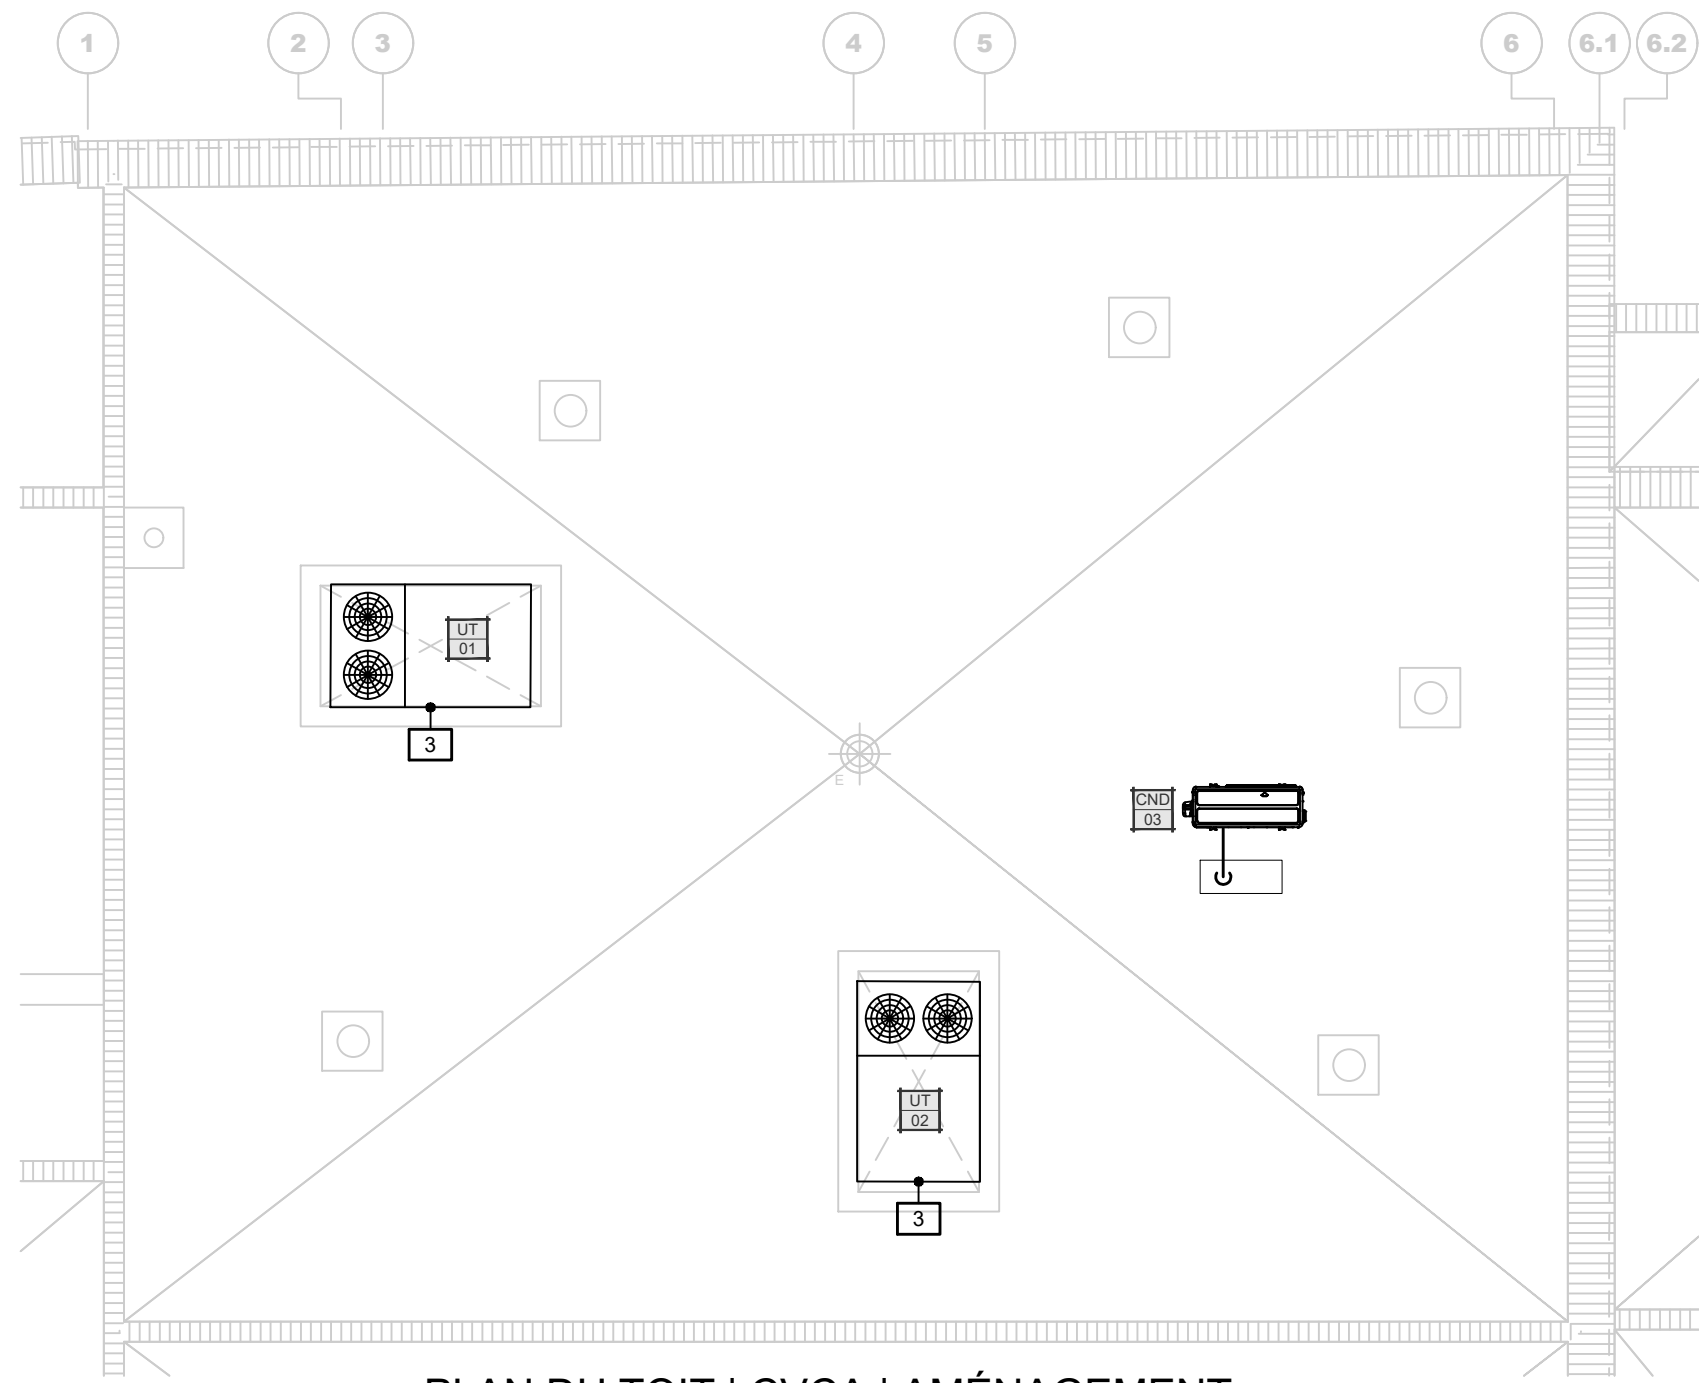

PLAN DU TOIT | CVCA | AMÉNAGEMENT
ÉCHELLE: 1:100

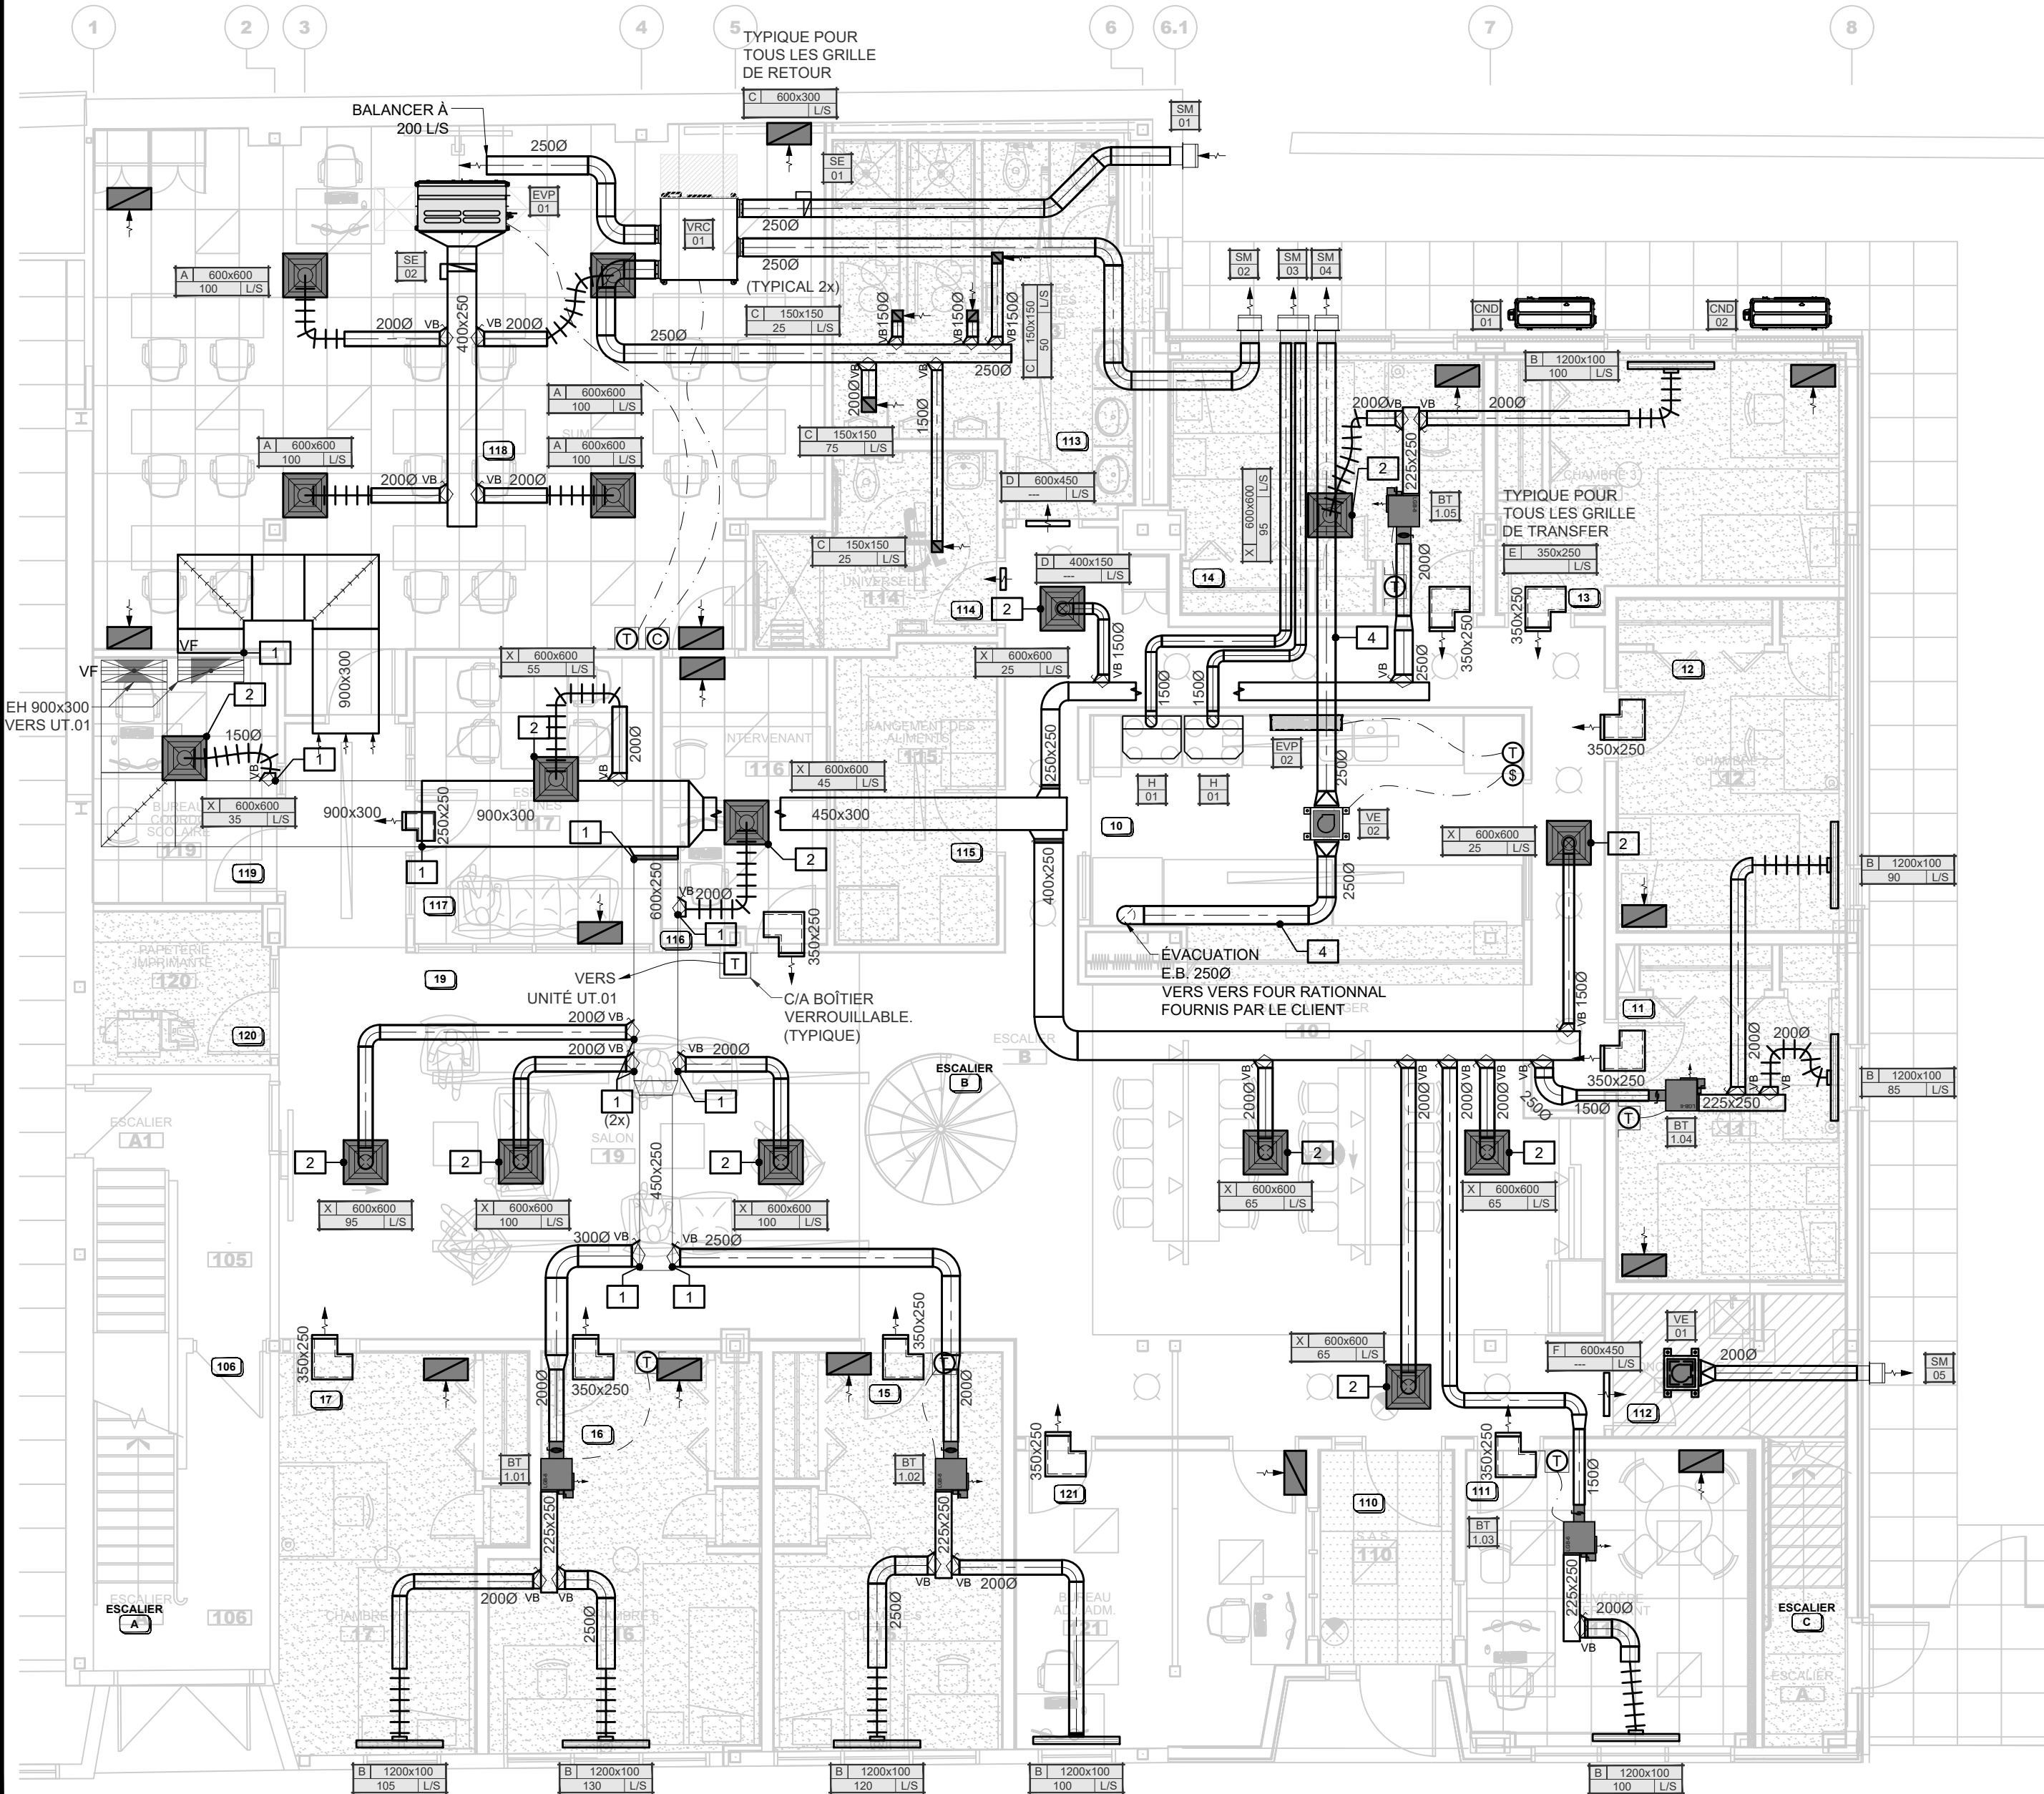

PLAN DU REZ-DE-CHAUSSÉE | CVCA | AMÉNAGEMENT
ÉCHELLE: 1:75

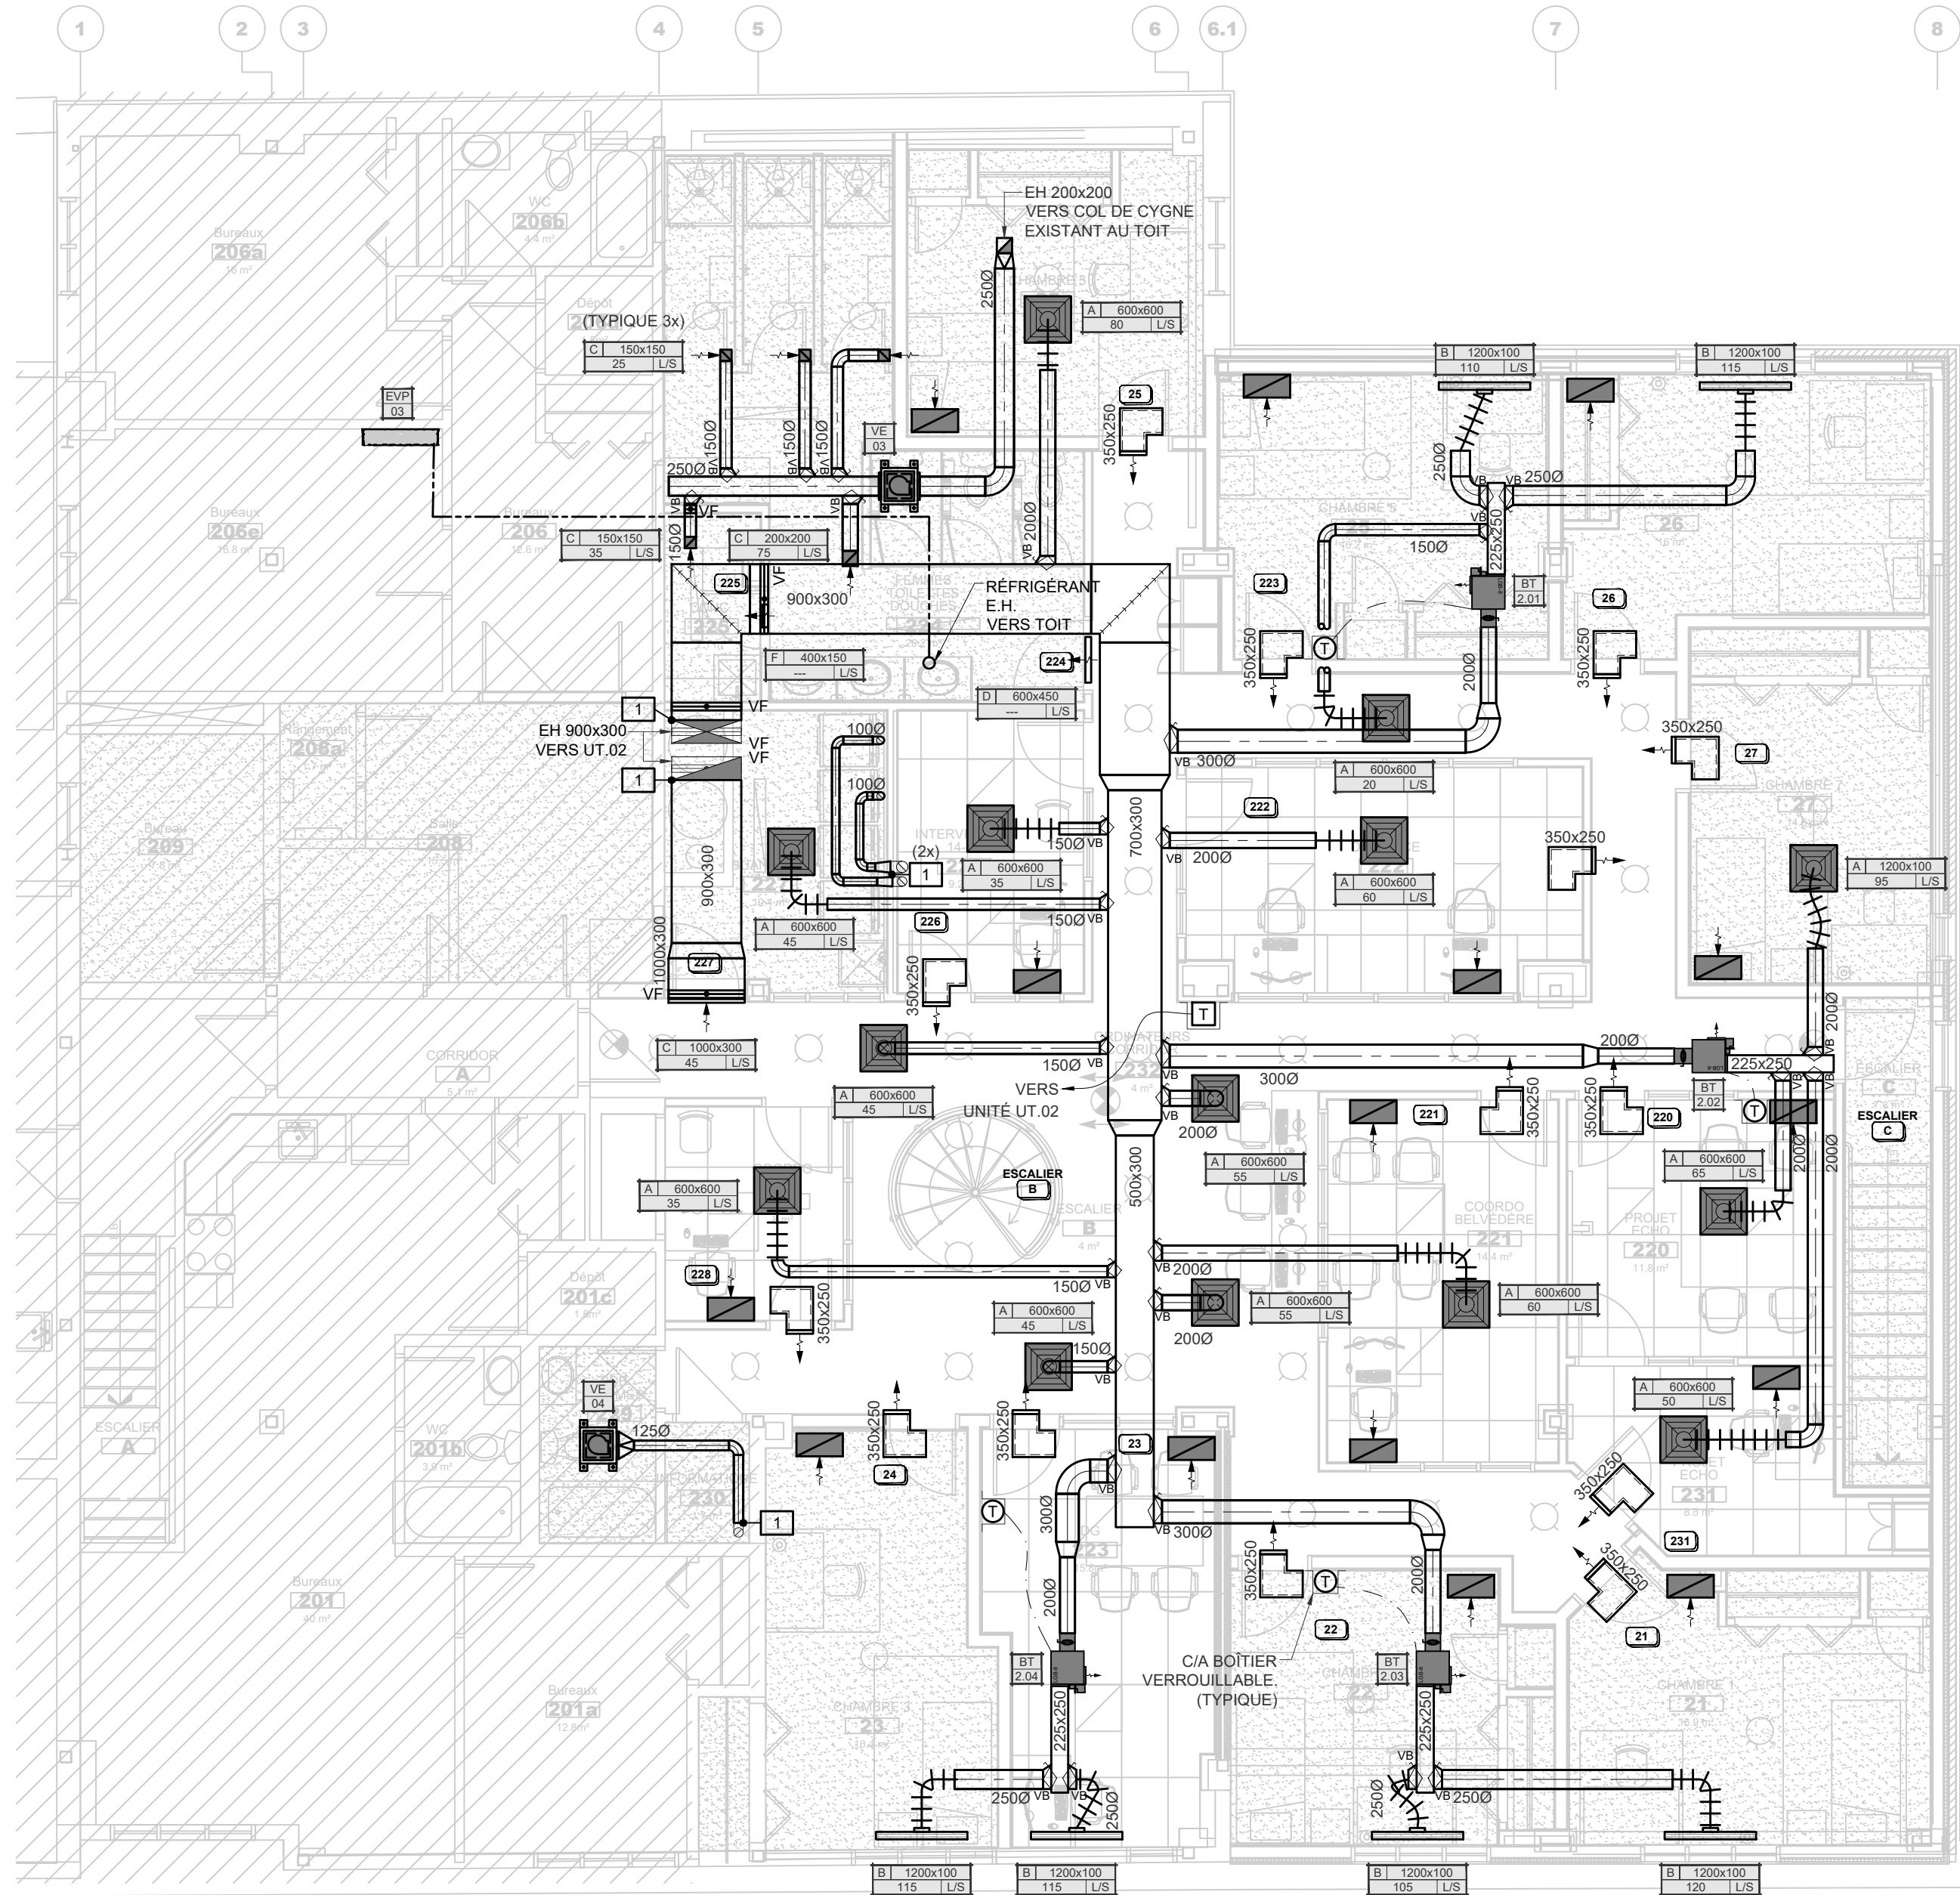

PLAN DU NIVEAU 2 | CVCA | AMÉNAGEMENT
ÉCHELLE: 1:75

NOTE | CVCA | AMÉNAGEMENT

- 1 NOUVEAU CONDUIT DE VENTILATION À RACCORDER À L'EXISTANT À CE POINT.
- 2 DIFFUSEUR EXISTANT RELOCALISÉ À CE POINT.
- 3 NOUVELLE UNITÉ DE VENTILATION DE TOITURE À INSTALLER À CE POINT.
- 4 PRÉVOIR UN CONDUIT D'ÉVACUATION EN ACIER INOXYDABLE 304 POUR L'ÉVACUATION DU FOUR RATIONNAL.



CONSULTANTS EN MÉCANIQUE ET EN ÉLECTRICITÉ
MECHANICAL AND ELECTRICAL CONSULTANTS
178, boulevard Gréber, Suite 105, Gatineau, Québec, J8T 6Z6
T: 819.205.3283 www.cosmel.ca info@cosmel.ca

architecte architect



ingénieur en structure structural engineer

DWB
CONSULTANTS

ingénieur civil civil engineer

DWB
CONSULTANTS

client



sceaux stamps



01	SOUSSION	2026/06/25
no.	émis pour / issued for	date

projet	projet
--------	--------

VALLÉE JEUNESSE
OUTAOUAIS
AGRANDISSEMENT

92, rue Eddy, Gatineau, Québec.

titre	titre
-------	-------

MÉCANIQUE
CVCA
PLAN DU REZ-DE-CHAUSSÉE
PLAN DU NIVEAU 2 ET DU TOIT
AMÉNAGEMENT

dessiné par / drawn by	no. de contrat / contract no.
S. TRÉPANIER	KK26-031

conçu par / designed by	date
H. DAVIDSON-ROY, ING.	AVRIL 2026

approuvé par / approved by	plan no. / drawing no.
H. DAVIDSON-ROY, ING.	

échelle / scale	M09
1:75	

IDEN.	DÉBIT (L/s)	PRESSION STATIQUE (Pa)	MOTEUR	ALIMENTATION ÉLECTRIQUE (V/ph./Hz./Amp.)	CONTRÔLE	MANUFACTURIER	MODÈLE	NOTES
VE 01	100	70	136 W	115/1/60/0.46	EN CONTINUE	GREENHECK	CSP-A200	1-2-3
VE 02	190	75	199 W	115/1/60/3.3	INTERRUPTEUR	GREENHECK	CSP-A510	1-2-3
VE 03	185	75	42 W	115/1/60/4.75	EN CONTINUE	GREENHECK	CSP-A1050-VG	1-2-3
VE 04	25	70	18 W	115/1/60/0.16	ÉCLAIRAGE	GREENHECK	SP-B80	1-2-3

NOTES:
 1- AMORTISSEURS DE VIBRATIONS
 2- SECTIONNEUR
 3- VARIATEUR DE VITESSE

NOTES: 1- AMORTISSEURS DE VIBRATIONS
 2- SECTIONNEUR
 3- VARIATEUR DE VITESSE

TABLEAU - GRILLES ET DIFFUSEURS			
IDEN.	MANUFACTURIER	MODÈLE	NOTES
A	EH PRICE	SCD	1-2-3-4-5-6
B	EH PRICE	SDS	1-2-3-4-5-6
C	EH PRICE	80	1-3-4-6
D	EH PRICE	STG	1-4-6
E	EH PRICE	510	1-4-6
F	NAILOR	61DGO-FR	1-4-7
X		EXISTANT	

NOTES:

1. COULEUR AU CHOIX DE L'ARCHITECTE
2. VOIR PLAN POUR DIMENSION DES COLLETS
3. VOIR PLAN POUR TYPE DE PLAFOND
4. VOIR PLAN POUR DIMENSION
5. VOIR PLAN POUR DÉBIT
6. PRÉVOIR TOUT LES TRANSITIONS, COUDES ET BÔÎTER AFIN DE PERMETTRE LE RACCORDEMENT DES GRILLES
7. C/A RÉSISTANCE COUPE-FEU

TABLEAU HOTTES DE CUISINE								
IDEN.	DÉBIT EVACUATION (L/S)		NIVEAU DE BRUIT (SONES)		MANUFACTURIER	MODELE	ALIMENTATION ELECTRIQUE (V/pH/Hz/amp)	NOTES
	BASSE VITESSE	HAUTE VITESSE	BASSE VITESSE	HAUTE VITESSE				
H-01	75	165	1.5	8.5	BROAN	ALT4306SS	120V/60/2.0	1-2-3-4
NOTES:								
1- FINI EN ACIER INOXYDABLE								
2- C/A FILTRES EN ALUMINIUM								
3- AMPOULE LED INTEGRE								
4- C/A HOMOLOGATION: HWI-2100								

STRUCTURE

DISTANCE MINIMALE DE 50mm (2")

HAUTEUR D'INSTALLATION MAXIMALE de 425mm SOUS LES POUTRELLES

ÉVAPORATEUR

VB

CONDUIT D'APPORT D'AIR EXTÉRIEUR DES ÉCHOS C/A VOILET DE BALANCEMENT, INSTALLÉ EN LIGNE AVEC L'OUVREURE DE RETOUR DE L'ÉVAPORATEUR À MAXIMUM 150mm

MAX. 150mm

COUSSIN EN NEOPHRENE ENTRE LE BOULON ET LE SUPPORT "UNISTRUT"

SUPPORT DU TYPE "UNISTRUT" (2x) OU SELON LES RECOMMANDATIONS DE L'INGÉNIEUR EN SISMIQUE

TIGE FILETÉE DE 6mm (1/4") BOLLONNÉE À LA STRUCTURE ET AU SUPPORT "UNISTRUT" OU SELON LES RECOMMANDATIONS DE L'INGÉNIEUR EN SISMIQUE

NOTE:
À MOINS D'INDICATION CONTRAIRE,
TOUS LES ÉVAPORATEURS DOIVENT ÊTRE INSTALLÉS DANS LES CORRIDORS.

DÉTAIL | INSTALLATION TYPIQUE DES ÉVAPORATEURS

ÉCHELLE: AUCUNE

25mm D'ISOLATION ACOUSTIQUE

MIN 300mm

MIN 600mm

ACTUATEUR

CONTRÔLEUR

TUBE D'ÉCOULEMENT

DIMENSION DE L'ENTRÉE DE LA BOÎTE TERMINAL TEL QU'INDIQUÉ DANS LE TABLEAU

DEBIT

DÉTAIL | BRANCHEMENT DES BOÎTES THERMICAL

ÉCHELLE : AUCUNE

- - - - - FILAGE ET CONDUIT PAR ENTREPRENEUR EN ÉLECTRICITÉ
 - - - - - FILAGE ET CONDUIT PAR ENTREPRENEUR EN CONTRÔLE

AIR FRAIS
 RETOUR D'AIR
 TR
 S
 R
 C
 OFF
 ON
 ALIMENTATION ÉLECTRIQUE
 PAR ENTREPRENEUR EN ÉLECTRICITÉ
 ALIMENTATION D'AIR
 TA
 SONDÉ DE TEMPÉRATURE
 DE RETOUR
 SONDÉ DE TEMPÉRATURE
 D'ALIMENTATION

DIAGRAMME | UNITÉ DE VENTILATION
 ÉCHELLE: AUCUNE

CONDUIT RECTANGULAIRE JUSQU'À 500mm de LARGEUR

SANGLE DE SUSPENSION CONSTRUITE AVEC LE MEME CALIBRE QUE L'ACIER DES CONDUITS

SANGLE DE SUSPENSION VISSE AU CONDUIT AVEC DES VIS A TÔLE 800mm c/c MAXIMUM

50mm

CONDUIT CIRCULAIRE JUSQU'À 600mmØ

SANGLE DE SUSPENSION CONSTRUITE AVEC LE MEME CALIBRE QUE L'ACIER DES CONDUITS 8mmØ EROU ET BOULON EN ACIER GALVANISE

BANDE POUR CONDUIT de 50mm de LARGEUR CONSTRUITE AVEC LE MEME CALIBRE QUE L'ACIER DES CONDUITS

NOTES:

- TOUTES LES TIGES ET SANGLES DE SUSPENSION DOIVENT ÊTRE FERMEMENT ATTACHÉES À LA STRUCTURE EN ACIER
- LES SUPPORTS POUR CONDUIT JUSQU'À UNE DIMENSION DE 1500mm DOIVENT ÊTRE INSTALLÉS @ 1200mm c/c MAX.

DÉTAIL | SUPPORT POUR CONDUIT

ÉCHELLE: AUCUNE

DÉTAIL | CONDUIT DE TRANSFERT

ÉCHELLE: AUCUNE

DÉTAIL | INSTALLATION DU CONDENSEUR

ÉCHELLE: AUCUNE

DÉTAIL | BRANCHEMENTS

ÉCHELLE: AUCUNE

DIAGRAMME DE CONTRÔLE | ÉVAPORATEUR DANS L'ENTREPLAFOND

ÉCHELLE: AUCUNE

SÉQUENCE D'OPÉRATION

DESCRIPTION

- LE SYSTÈME SERT À FOURNIR LA VENTILATION, LA CLIMATISATION AINSI QUE LE CHAUFFAGE.
- LE SYSTÈME FONCTIONNE SELON UN HORAIRES ÉTABI.
- L'UNITÉ EST CONTRÔLÉE AFIN DE MANTENIR LA TEMPÉRATURE DE RETOUR. LE POINT DE CONSIGNE AINSI QU'EST-ELLE AJUSTABLE VIA LA SÉRIE DE COMMANDES DE PIÈCE.
- L'ENTREPRENEUR SERA RESPONSABLE DE LA PROGRAMMATION DES HORAIREX SELON LES BESOINS DU CLIENT.

MODE OCCUPÉ

- LES VENTILATEURS SONT ACTIVÉS ET FONCTIONNENT EN CONTINUE.
- SUR DÉTECTION DU FONCTIONNEMENT DU VENTILATEUR, TOUS LES AUTRES SÉQUENCES SONT ACTIVÉS SUR DEMANDE DU THERMOSTAT D'UNITE, L'UNITÉ TOMBE SONT EN MODE CHAUFFAGE OU EN MODE CLIMATISATION.
- CLIMATISATION
 - LES COMPRESSEURS SONT ACTIVÉS EN STAGE AFIN DE MAINTENIR LE POINT DE CONSIGNE DE TEMPÉRATURE DE RETOUR À 23°C (AJUSTABLE).
 - CHAUFFAGE (GAS)
 - LES STAGES DE CHAUFFAGE SONT ACTIVÉS AFIN DE MANTENIR LE POINT DE CONSIGNE DE TEMPÉRATURE DE RETOUR À 20°C (AJUSTABLE).
 - SI LA TEMPÉRATURE DE RETOUR DESCEND EN DESSOUS DE 14°C (AJUSTABLE) AU MONTE AU DESSUS DE 30°C (AJUSTABLE), LA CLIMATISATION OÙ LE CHAUFFAGE ARRÊTÉ.
 - SI LA TEMPÉRATURE D'ALIMENTATION DESCEND EN DESSOUS DE 9°C (AJUSTABLE) AU MONTE AU DESSUS DE 9°C (AJUSTABLE), LA CLIMATISATION OÙ LE CHAUFFAGE ARRÊTÉ.
 - SI LA TEMPÉRATURE D'ALIMENTATION DESCEND EN DESSOUS DE LA LIMITE MINIMALE DE 4°C (AJUSTABLE), LE VENTILATEUR D'ALIMENTATION ARRÊTÉ.
- LE MODE OCCUPÉ EST BASÉ SUR L'HORAIRE DU BÂTIMENT, SOIT DE 7H00 À 20H00 (AJUSTABLE)

MODE INOCCUPÉ

- LES VENTILATEURS SONT À L'ARRÊT ET EN ATTENTE (MODE AUTOMATIQUE).
- LE POINT DE CONSIGNE DU THERMOSTAT D'UNITE EST MONTE OU DESCENDU POUR LA CLIMATISATION OÙ LE CHAUFFAGE.
- QUAND LE BOUTON OVRIDE OÙ LE THERMOSTAT D'UNITE EST ACTIF, LE SYSTÈME TOMBE SUR LE CHAUFFAGE.
- LE MODE INOCCUPÉ EST BASE SUR L'HORAIRE DU BÂTIMENT, SOIT DE 21H00 À 04H00 (AJUSTABLE)

MODE AUTOMATIQUE

- SUR UNE DEMANDE DE CLIMATISATION OU DE CHAUFFAGE PLUS GRANDE QUE 10% (AJUSTABLE), LE VENTILATEUR DÉMARCHE ET EST EN FONCTION JUSQU'A TEMPS QUE LA DEMANDE DE CLIMATISATION OÙ CHAUFFAGE EST ATTEINTE.

NOTE:

L'ENDROIT EXACT DE CHAQUE RELAIS ET LA QUANTITÉ TOTALE UTILISÉE POUR CHAQUE ZONE (C/A QUANTITE DE CONTACT) DOIT ÊTRE COORDONNÉ ENTRE L'ENTREPRENEUR EN CONTRÔLE ET L'ENTREPRENEUR ÉLECTRIQUE. AJUSTER LES CONDUTS ET LA FILIERIE AU BESOIN.

VOIR L'EMPLACEMENT DES BOITES DE JONCTION SUR LES PLANS ÉLECTRIQUES

— — — FILAGE ET CONTRÔLE PAR L'ENTREPRENEUR EN CONTRÔLE

— — — PAR L'ENTREPRENEUR ÉLECTRIQUE

ALIMENTATION

M

N

O

P

Q

R

S

T

U

V

W

X

Y

Z

NOUVEAU RELAI 120V /24V.
FOURNI, INSTALLER ET
RACCORDER PAR
L'ENTREPRENEUR EN
CONTRÔLE (TIPIQUE)

AO

AI

PVS MOD

PDS

VERS ALIMENTATION
EXISTANTE
120V.

BOITE TERMINALE VAV:
DURANT LA PÉRIODE OCCUPÉ, LA BOITE TERMINALE VAV
MODULERA ENTRE LE DÉBIT D'AIR MAXIMUM ET MINIMUM
AFIN DE MAINTENIR LE POINT DE CONSIGNE DE LA PIÈCE
(AJUSTABLE).

DURANT LA PÉRIODE INOCCUPÉ, LA BOITE TERMINALE VAV
MODULERA ENTRE LE DÉBIT D'AIR MAXIMUM ET MINIMUM
AFIN DE MAINTENIR LE POINT DE CONSIGNE "INOCCUPÉ" DE
LA PIÈCE (AJUSTABLE).

BOITE DE JONCTION 120V
FOURNI, INSTALLER ET
RACCORDER PAR
L'ENTREPRENEUR EN
ÉLECTRICITÉ (TIPIQUE)

DIAGRAMME DE CONTRÔLE BOITE TERMINALE VAV PÉRIMÉTRIQUE

ÉCHELLE : AUCUNE

FORMAT ARCH D 24X36